


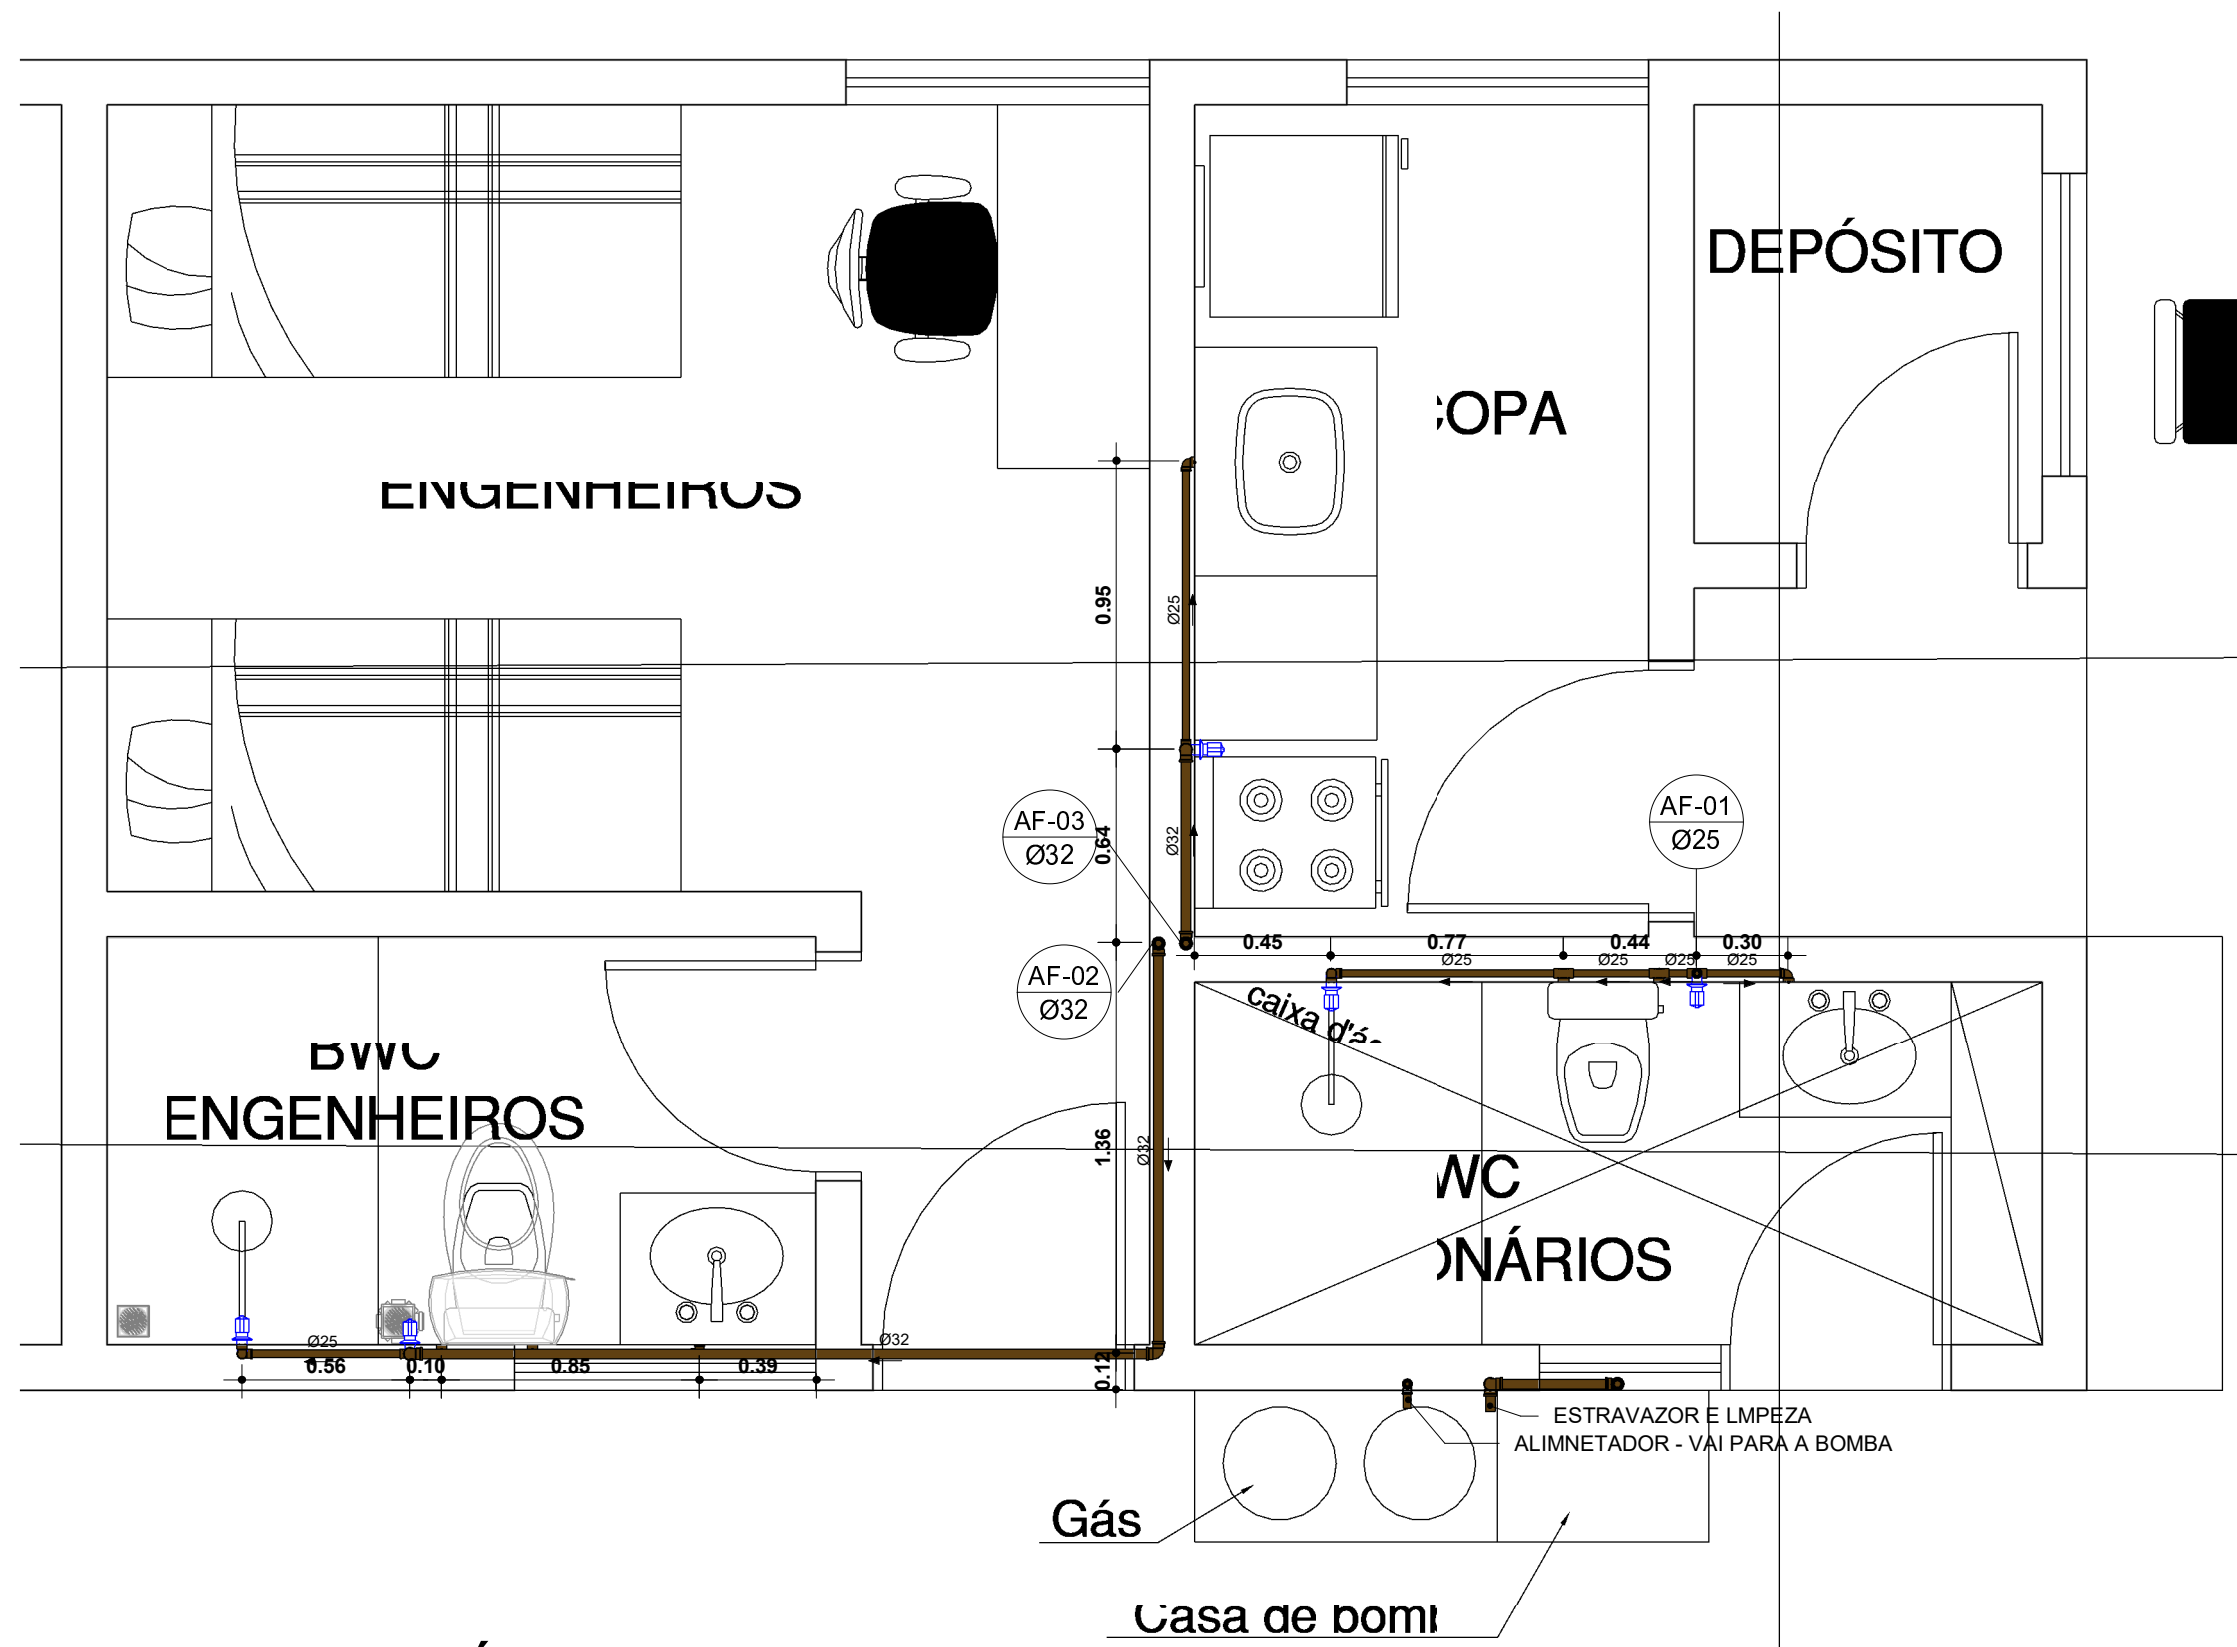

1 Nível Térreo - Água fria
1 : 25



Número	Descrição	Data


Proprietário: TRIBUNAL
DE JUSTIÇA (AL)
PROJETO - ÁGUA FRIA

USINA FOTOVOLTAICA

Número do projeto: 0006
Data: 25/10/2023
Desenho: GREYSSON HENRIQUE DE O. BARBOSA
Supervisor: JÚLIO ALEXANDRE SOARES SOUZA

01

Escala 1 : 25

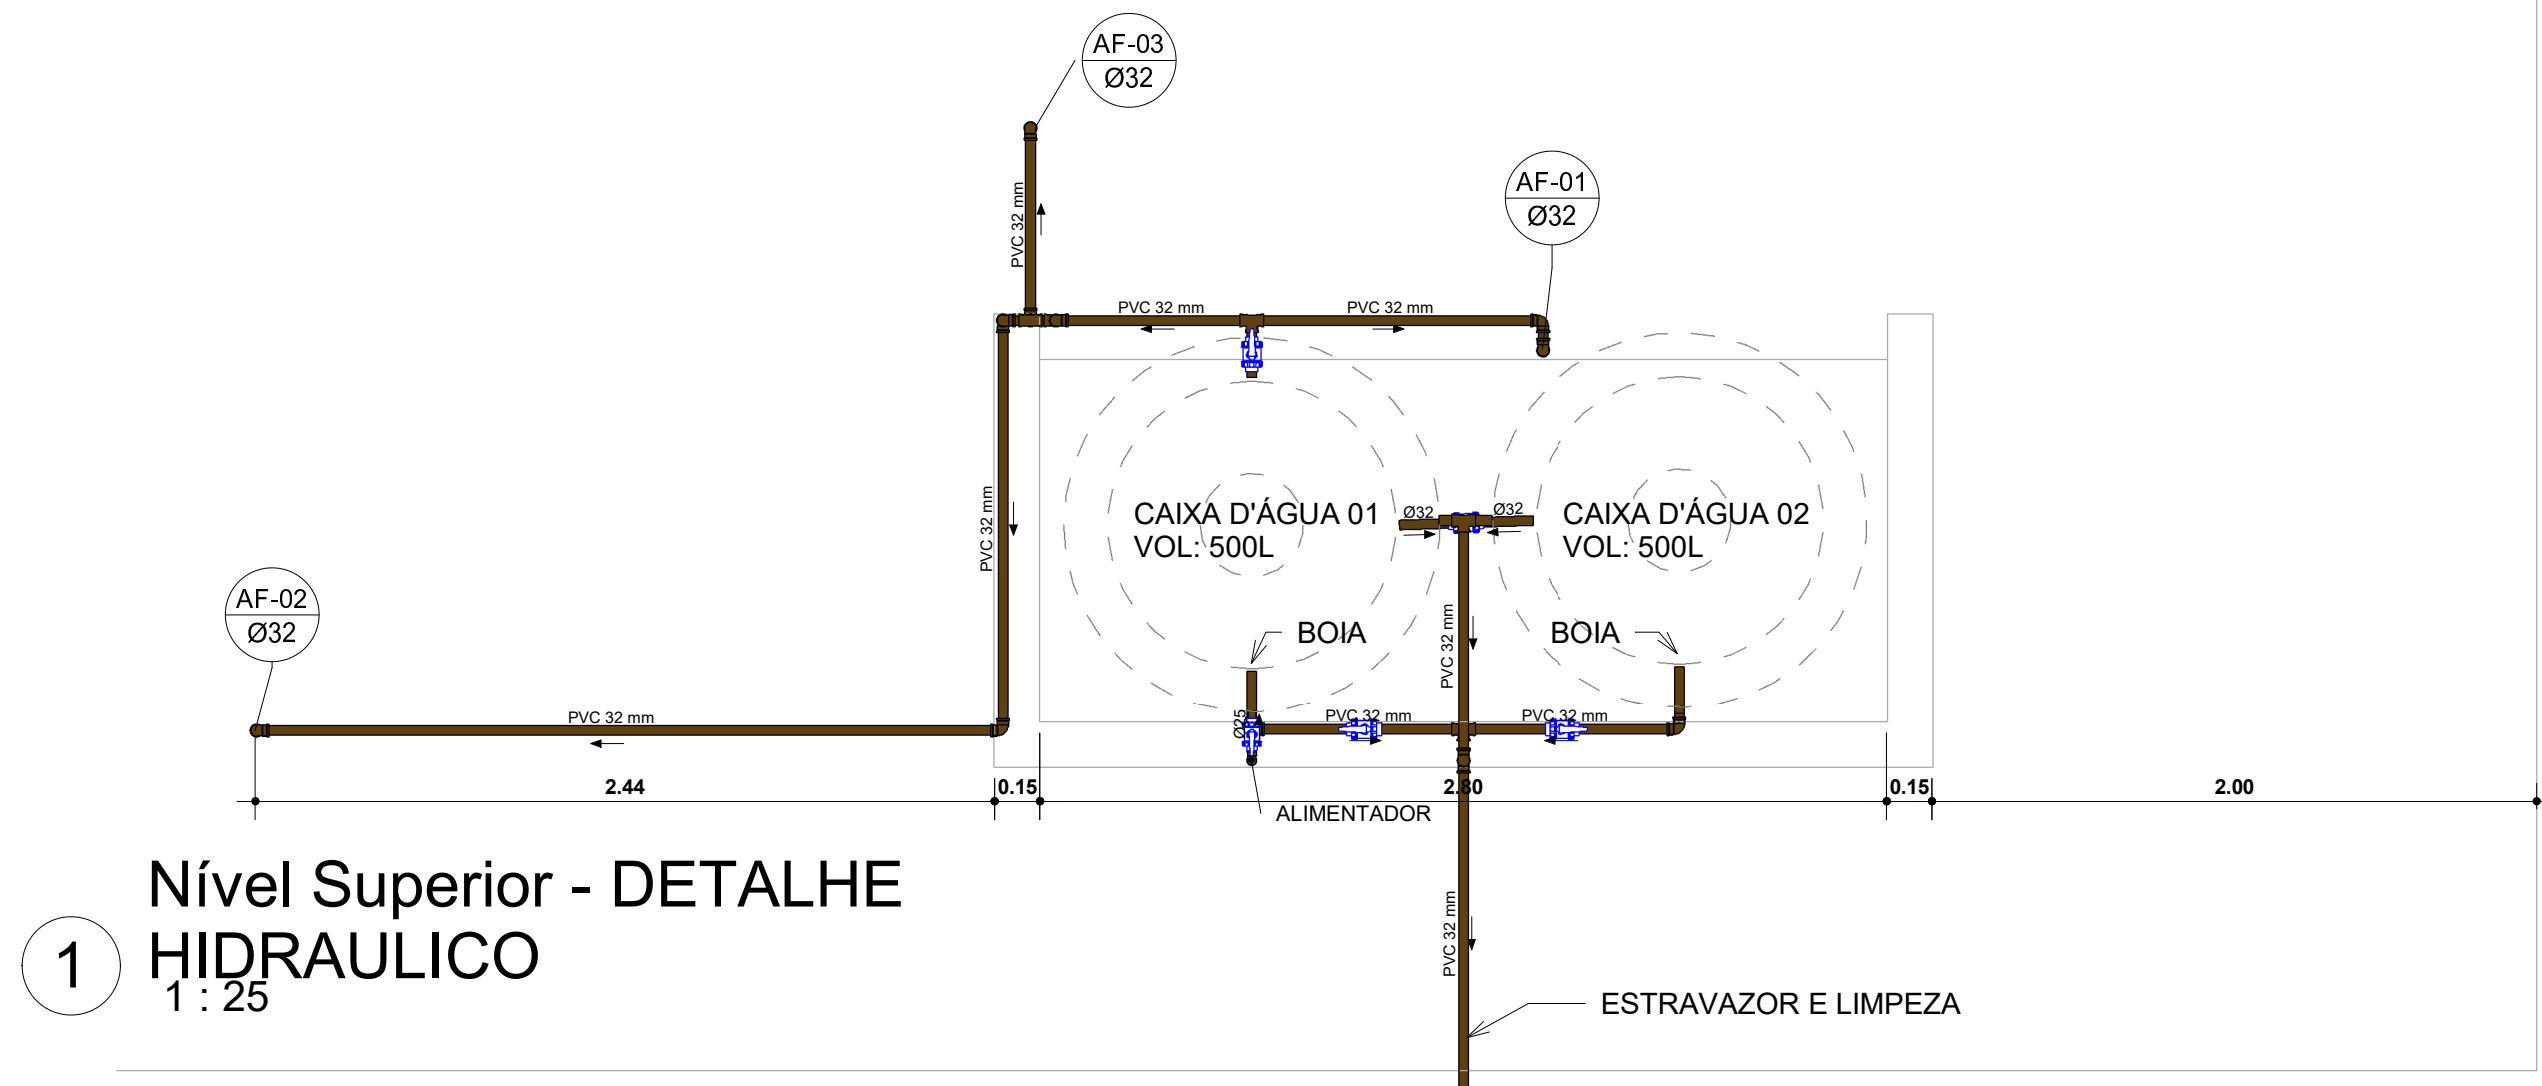


1 Nível Superior - DETALHE
HIDRAULICO
1 : 25




Número	Descrição	Data

Proprietário: TRIBUNAL
DE JUSTIÇA (AL)
PROJETO - ÁGUA FRIA


USINA FOTOVOLTAICA		
Número do projeto:	0002	02
Data:	25/10/2023	
Desenho:	GREYSSON HENRIQUE DE O. BARBOSA	
Supervisor:	JÚLIO ALEXANDRE SOARES SOUZA	
		Escala 1 : 25

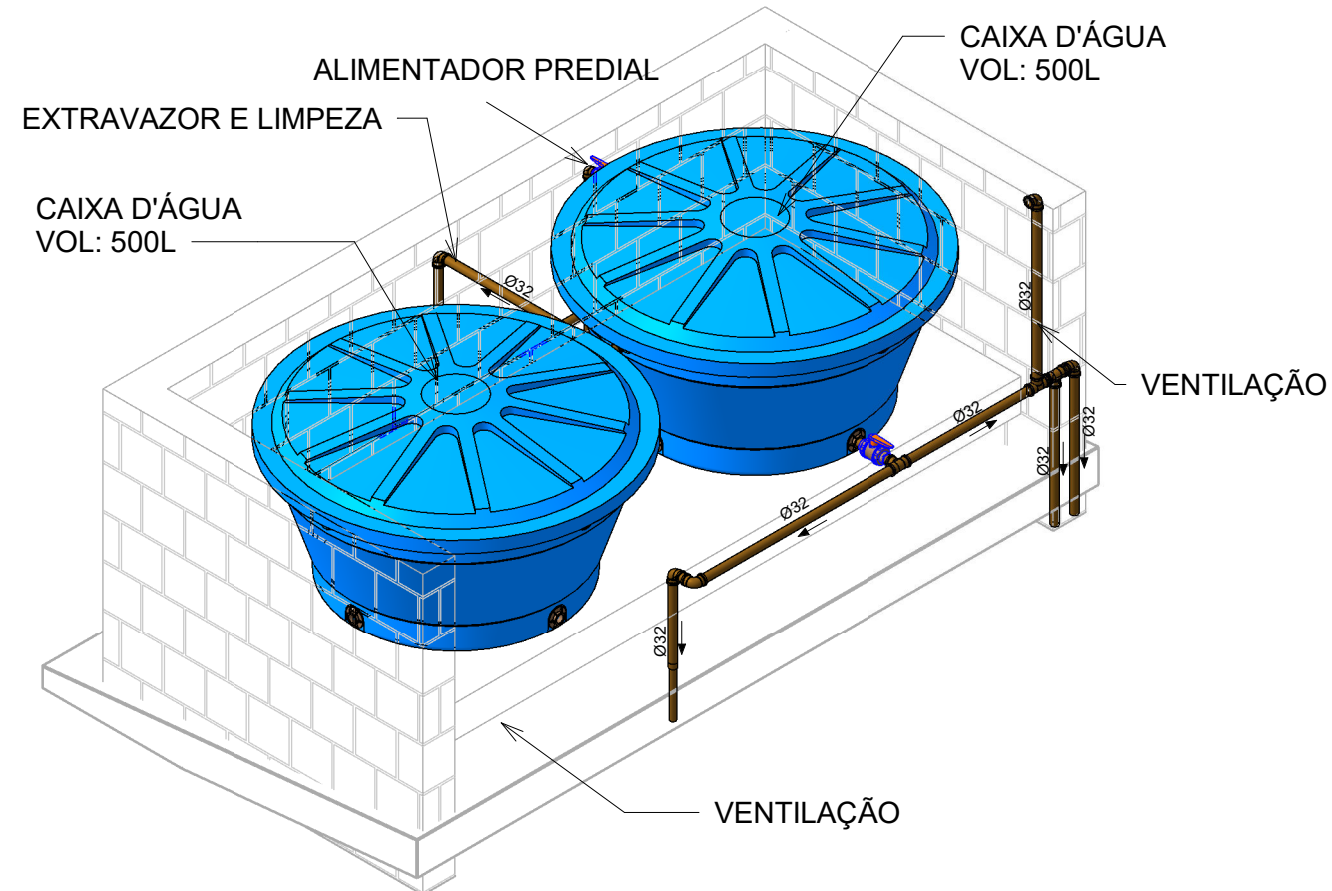

1 DETALHE-CAIXA D'ÁGUA

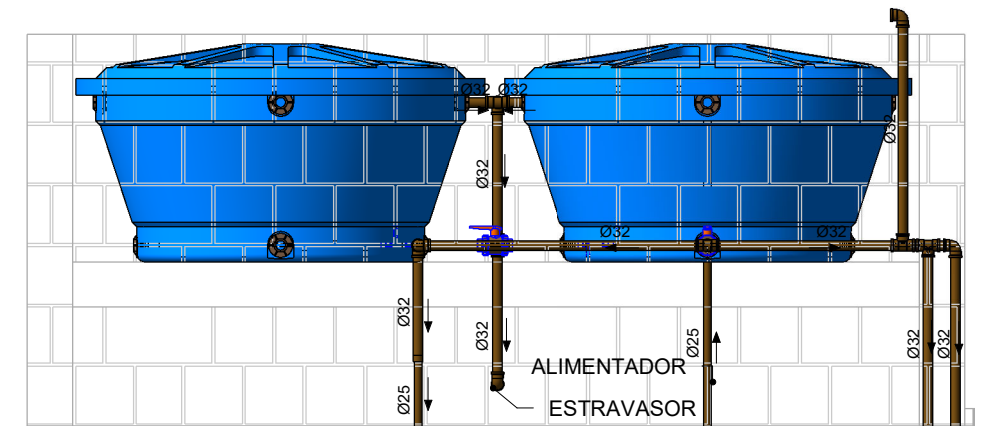

2 DETALHE-CAIXA D'ÁGUA

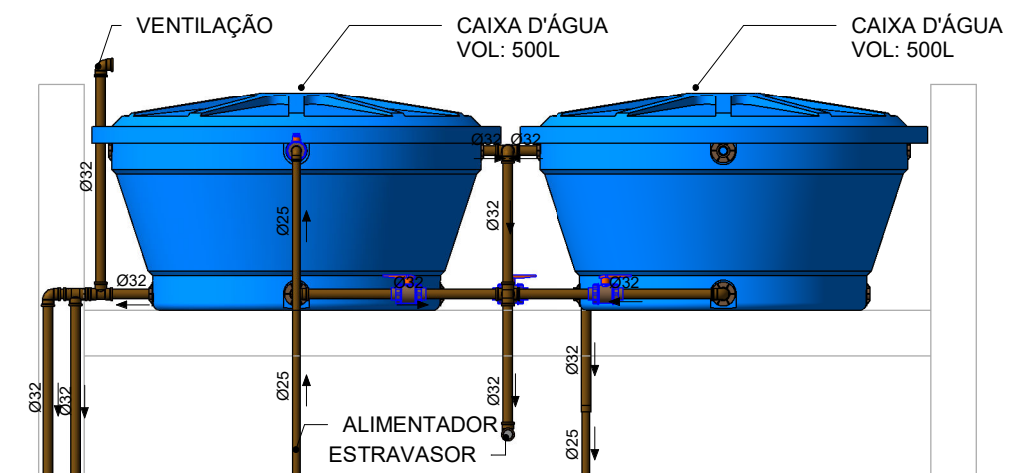

3 DETALHE - CAIXA D'ÁGUA



Número	Descrição	Data


Proprietário: TRIBUNAL DE JUSTIÇA (AL)
PROJETO - ÁGUA FRIA

USINA FOTOVOLTAICA


Número do projeto: 0003
Data: 25/10/2023
Desenho: GREYSSON HENRIQUE DE O. BARBOSA
Supervisor: JÚLIO ALEXANDRE SOARES SOUZA

03


Escala

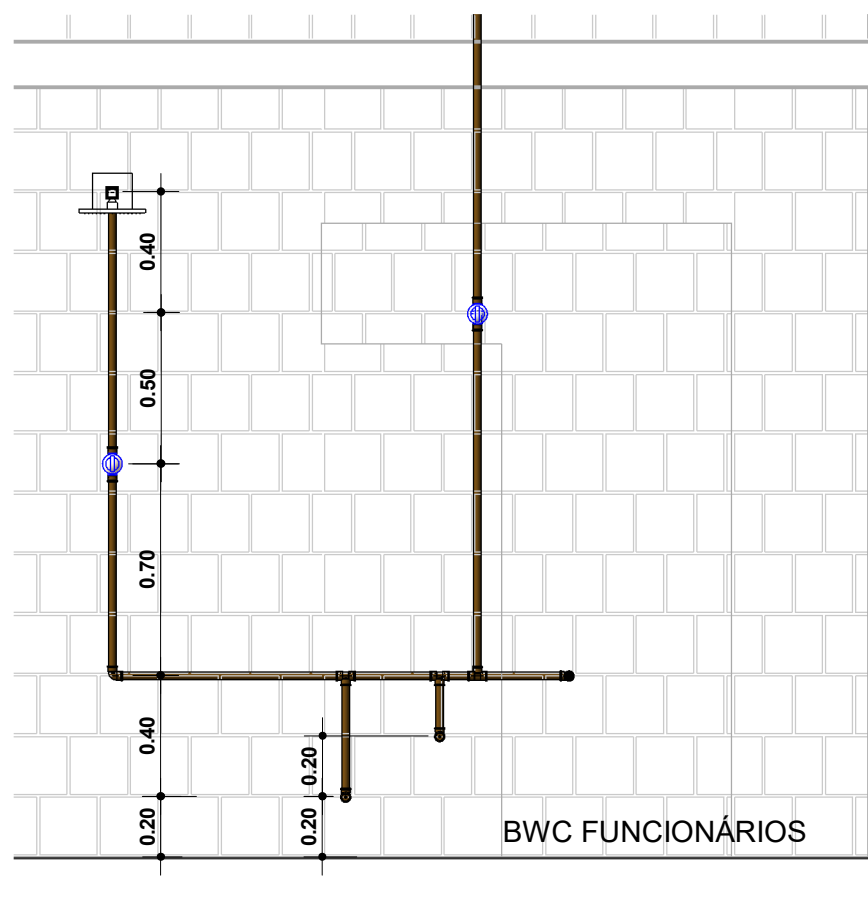

LEGENDA		
ITEM	DESCRIÇÃO	ALTURA (h)m
Ch	CHUVEIRO	2,20
Du	DUCHA HIGIÊNICA	0,40
Rg	REGISTRO DE GAVETA	1,80
Rp	REGISTRO DE PRESSÃO	1,10
Ca	CAIXA ACOPLADA	0,20
LAV.	LAVATÓRIO	0,60
TO.	TORNEIRA DA A. SERVIÇO	1,00
PIA	PIA	0,60
-	TORNEIRA	0,30

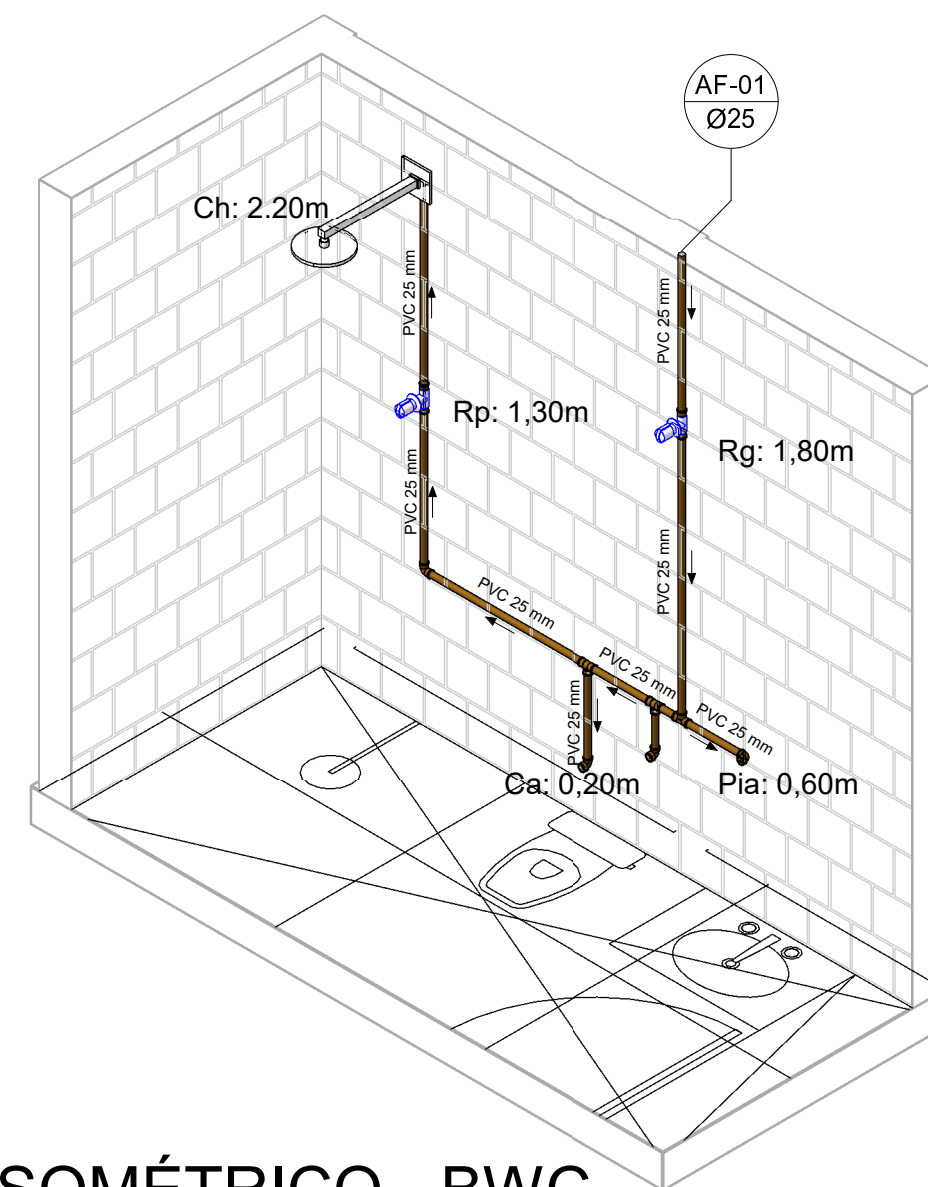

1 DETALHE 01
1 : 25

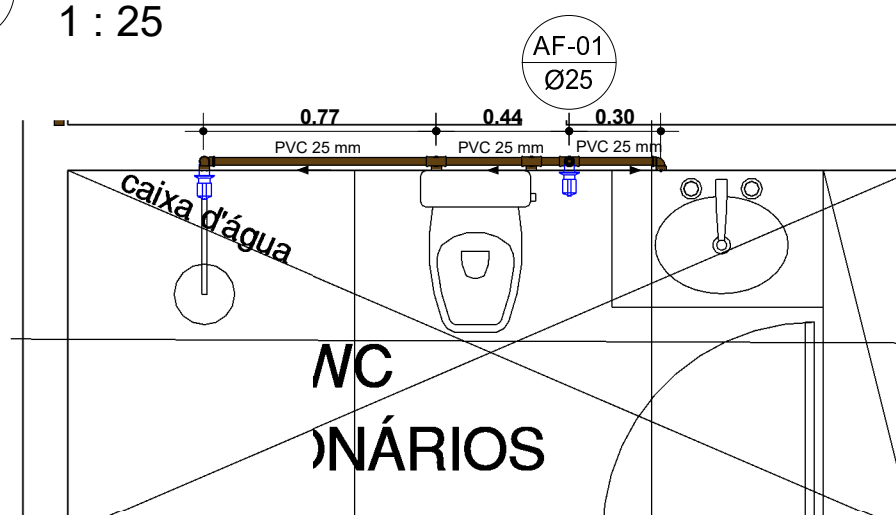

3 BWC FUNCIONÁRIOS
1 : 25

2 ISOMÉTRICO - BWC
FUNCIONÁRIOS



Número	Descrição	Data


Proprietário: TRIBUNAL
DE JUSTIÇA (AL)
PROJETO - ÁGUA FRIA

USINA FOTOVOLTAICA.


Número do projeto: 0006
Data: 25/10/2023
Desenho: GREYSSON HENRIQUE DE O. BARBOSA
Supervisor: JÚLIO ALEXANDRE SOARES SOUZA

04

Escala 1 : 25

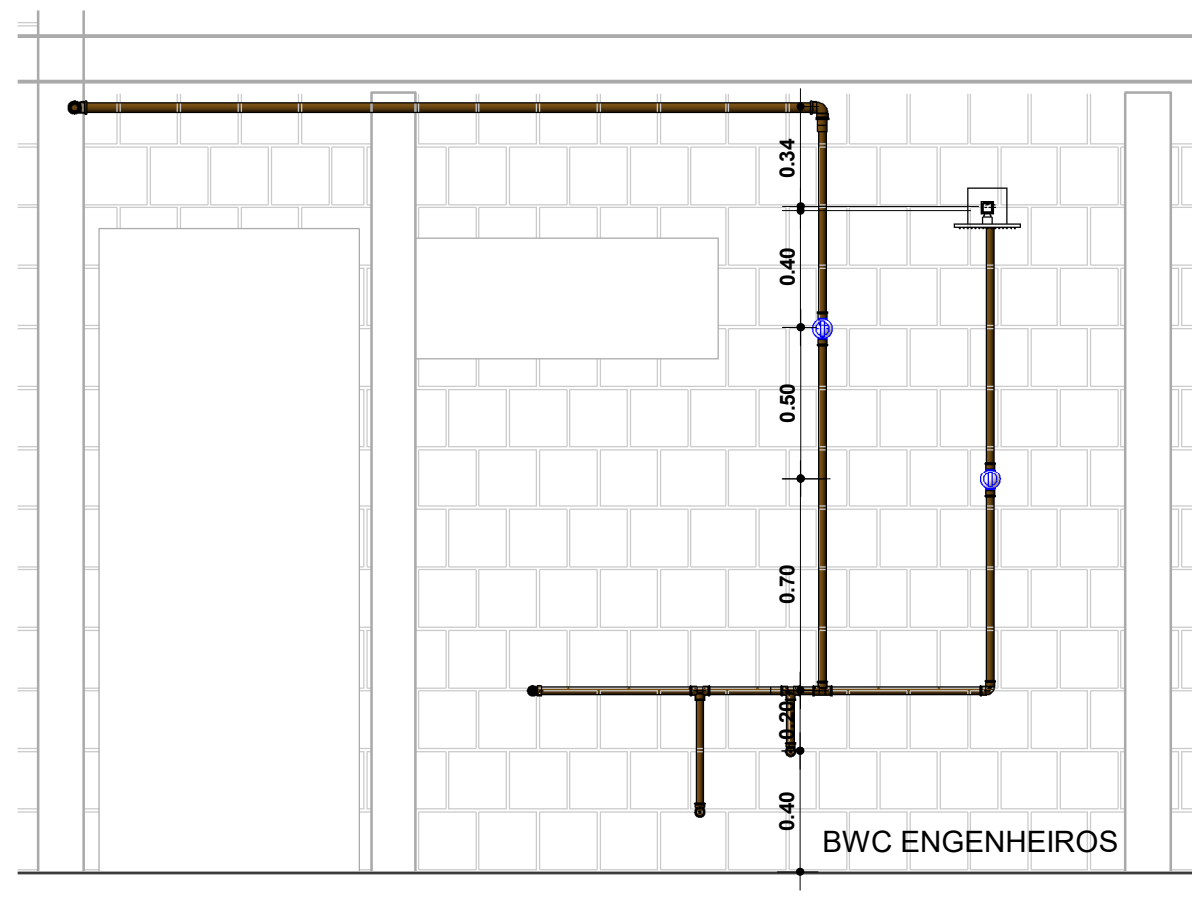


1 DETALHE 02
1 : 25

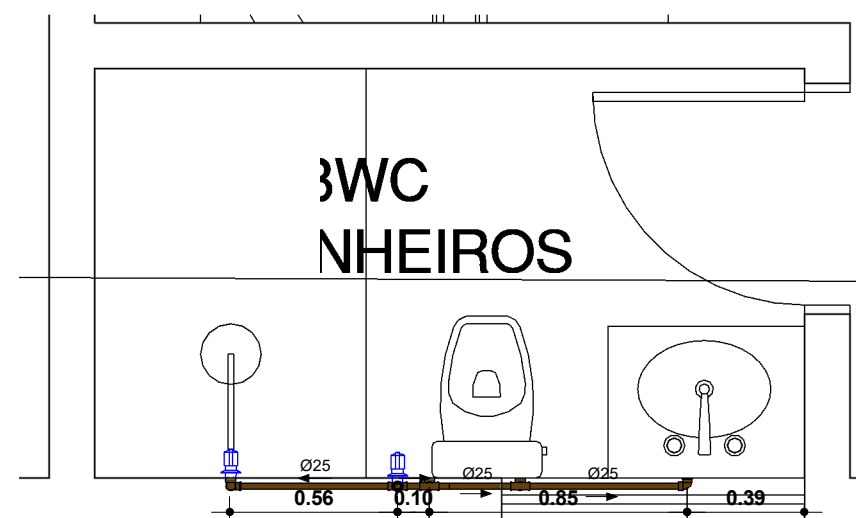

3 PLANTA BAIXA - ÁGUA FRIA
1 : 25

LEGENDA		
ITEM	DESCRIÇÃO	ALTURA (h)m
Ch	CHUVEIRO	2,20
Du	DUCHA HIGIÊNICA	0,40
Rg	REGISTRO DE GAVETA	1,80
Rp	REGISTRO DE PRESSÃO	1,10
Ca	CAIXA ACOPLADA	0,20
LAV.	LAVATÓRIO	0,60
TO.	TORNEIRA DA A. SERVIÇO	1,00
PIA	PIA	0,60
-	TORNEIRA	0,30

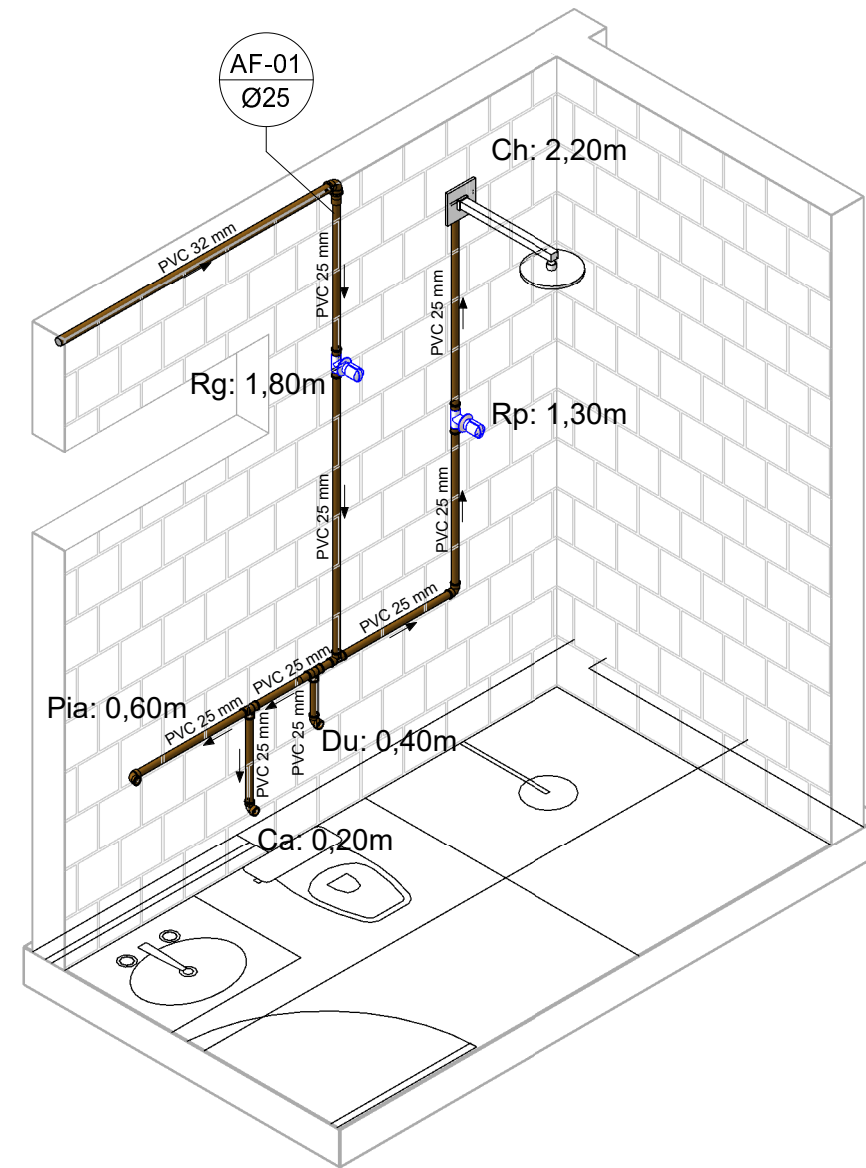

2 ISOMÉTRICO-BWC-ENGENHEIROS




Número	Descrição	Data

Proprietário: TRIBUNAL DE JUSTIÇA (AL)
PROJETO - ÁGUA FRIA

USINA FOTOVOLTAICA	
Número do projeto:	0005
Data:	25/10/2023
Desenho:	GREYSSON HENRIQUE DE O. BARBOSA
Supervisor:	JÚLIO ALEXANDRE SOARES SOUZA

05

Escala 1 : 25

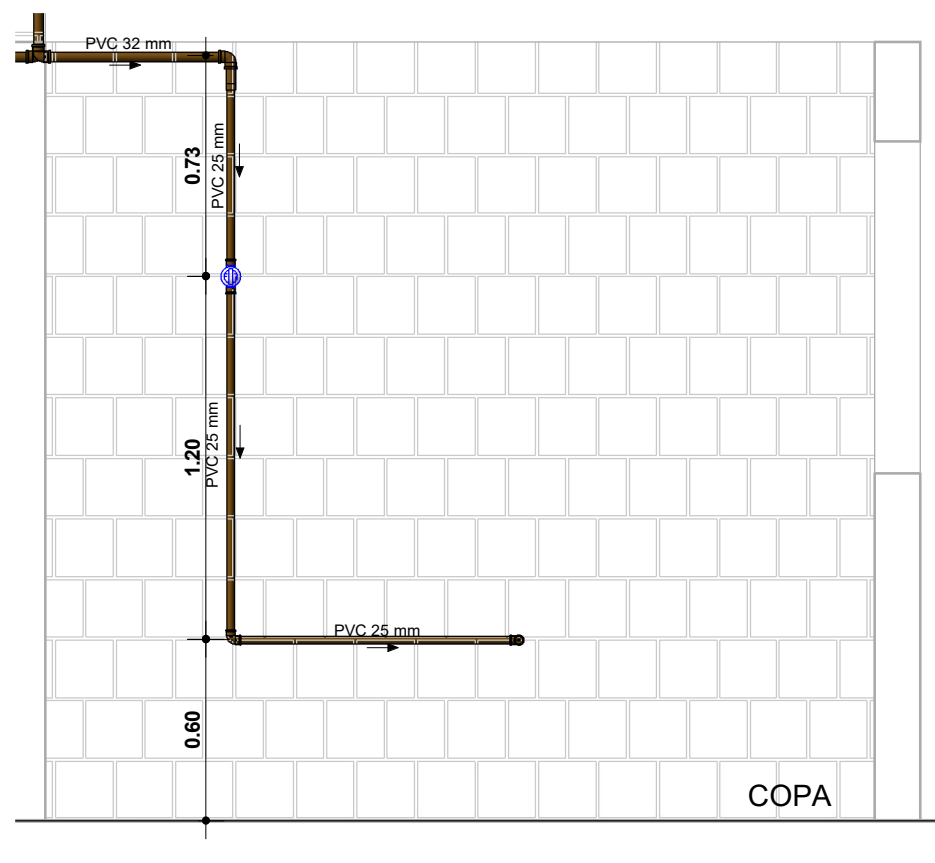


DETALHE - COPA

2

1 : 25

LEGENDA		
ITEM	DESCRIÇÃO	ALTURA (h)m
Ch	CHUVEIRO	2,20
Du	DUCHA HIGIÊNICA	0,40
Rg	REGISTRO DE GAVETA	1,80
Rp	REGISTRO DE PRESSÃO	1,10
Ca	CAIXA ACOPLADA	0,20
LAV.	LAVATÓRIO	0,60
TO.	TORNEIRA DA A. SERVIÇO	1,00
PIA	PIA	0,60
-	TORNEIRA	0,30

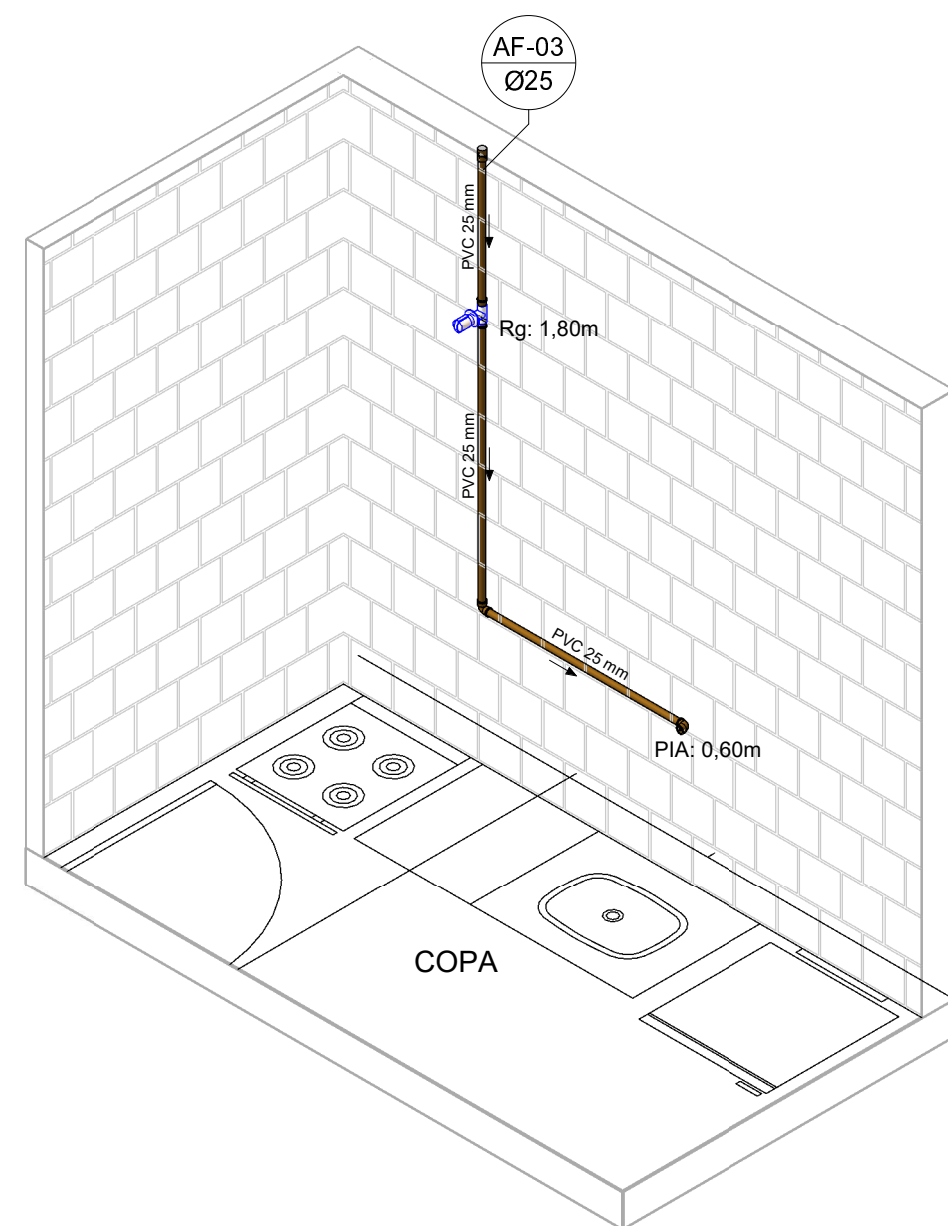

ISOMÉTRICO - COPA

1



Número	Descrição	Data

Proprietário: TRIBUNAL
DE JUSTIÇA (AL)
PROJETO - ÁGUA FRIA

USINA FOTOVOLTAICA

Número do projeto: 0006


Data: 25/10/2023

Desenho: GREYSSON HENRIQUE DE O. BARBOSA


Supervisor: JÚLIO ALEXANDRE SOARES SOUZA

06

Escala 1 : 25

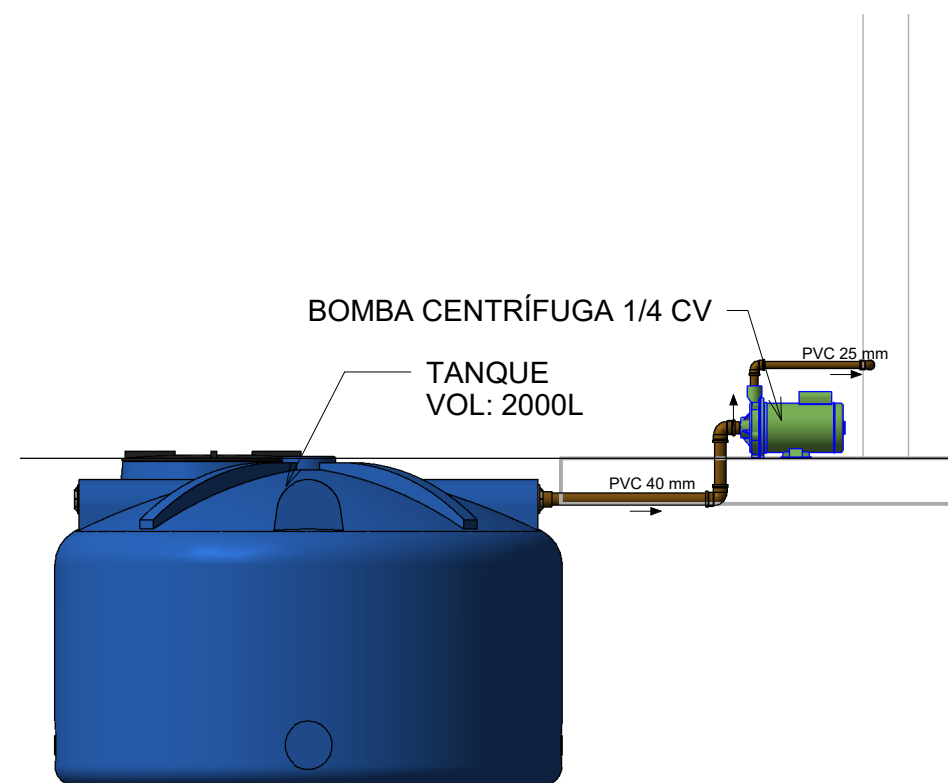

DETALHE - CASA DE BOMBA
1 : 25

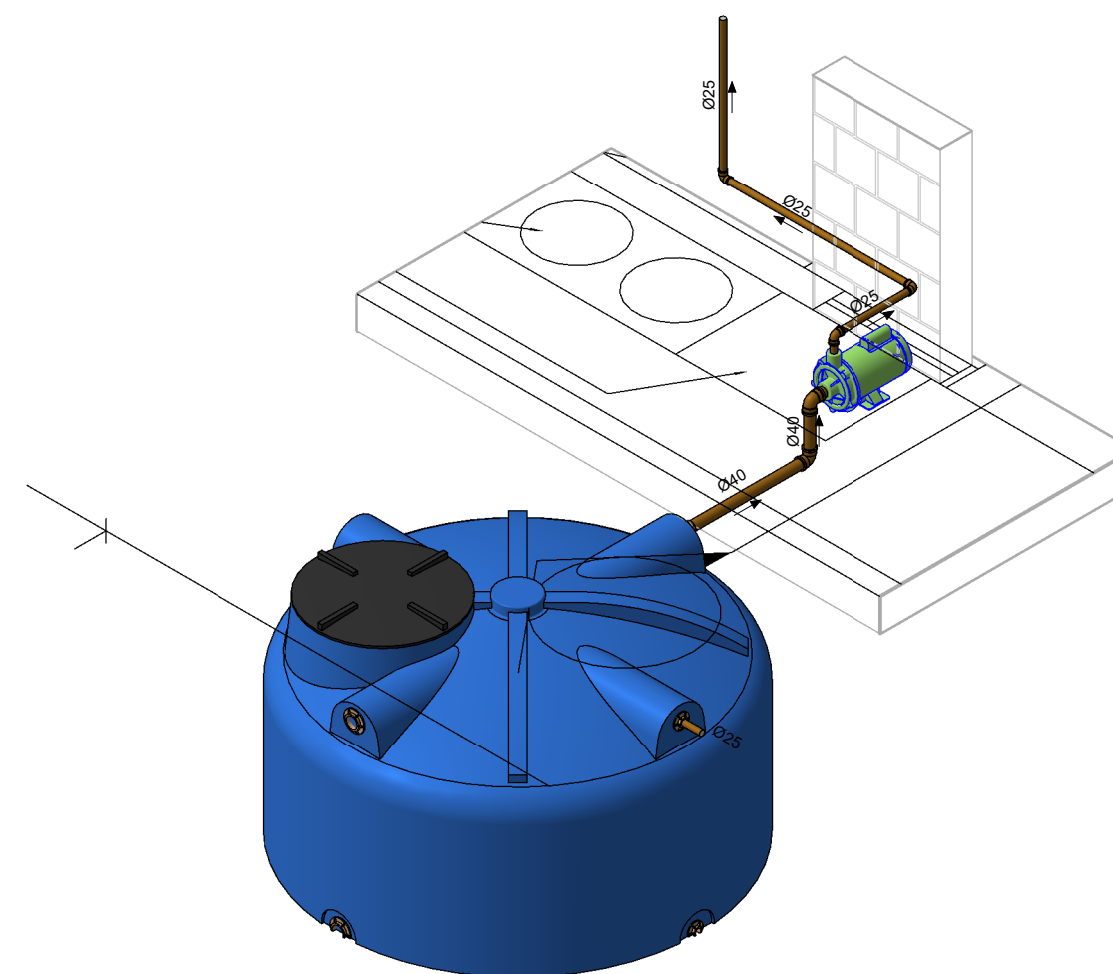

ISOMÉTRICO - CASA DE BOMBA



Número	Descrição	Data


Proprietário: TRIBUNAL DE JUSTIÇA (AL)
PROJETO - ÁGUA FRIA

USINA FOTOVOLTAICA


Número do projeto: 0012
Data: 25/10/2023
Desenho: GREYSSON HENRIQUE DE O. BARBOSA
Supervisor: JÚLIO ALEXANDRE SOARES SOUZA

07


Escala 1 : 25

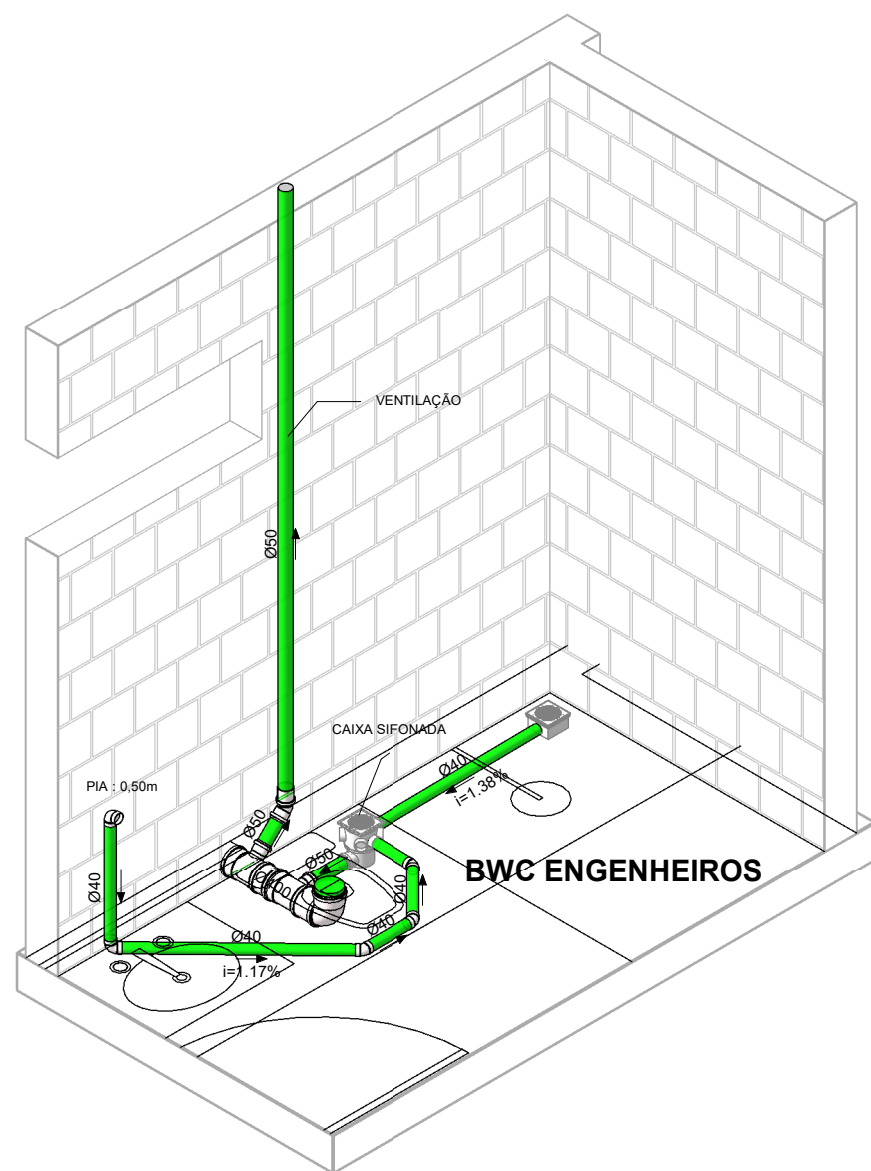

1 ISOMETRICO - ESGOTO -
BWC - ENGENHEIROS

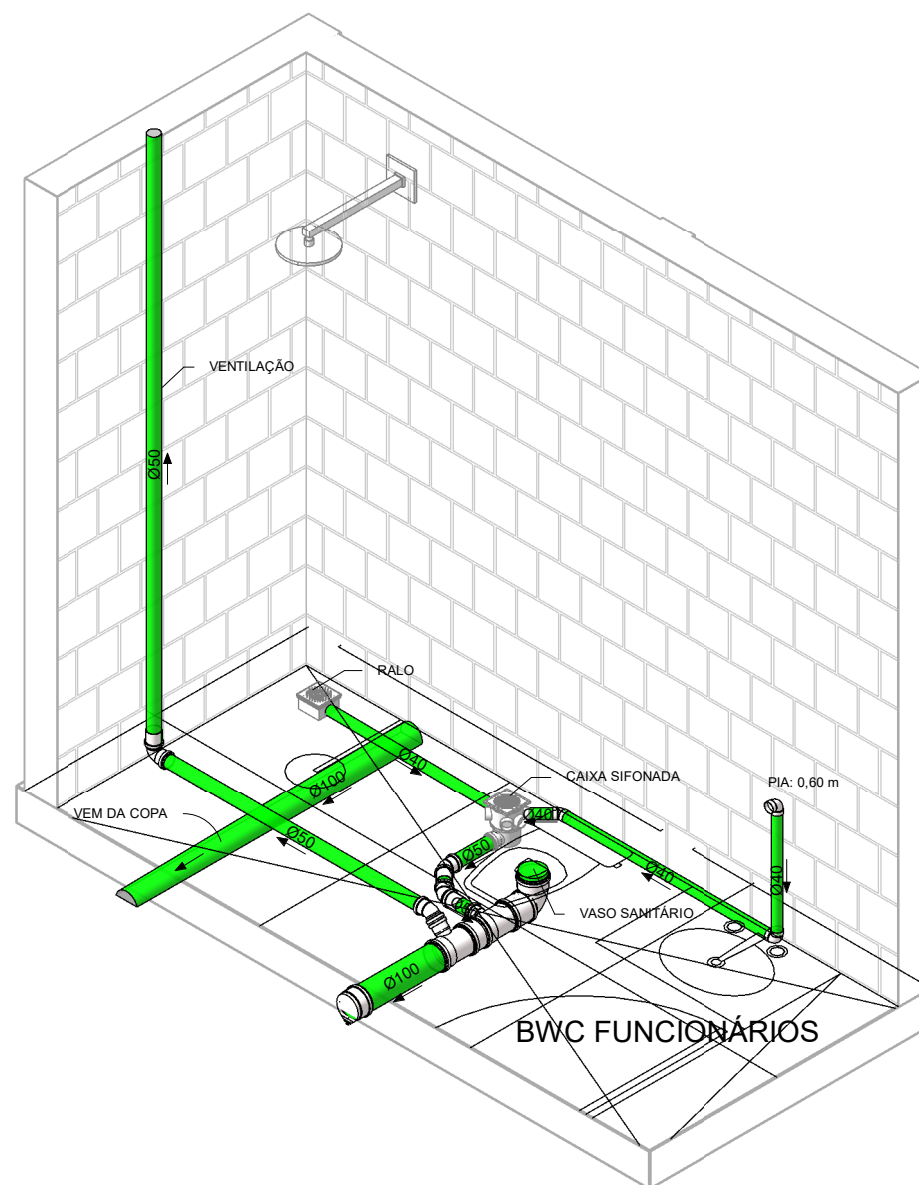

2 ISOMÉTRICO - ESGOTO -
BWC - FUNCIONÁRIOS

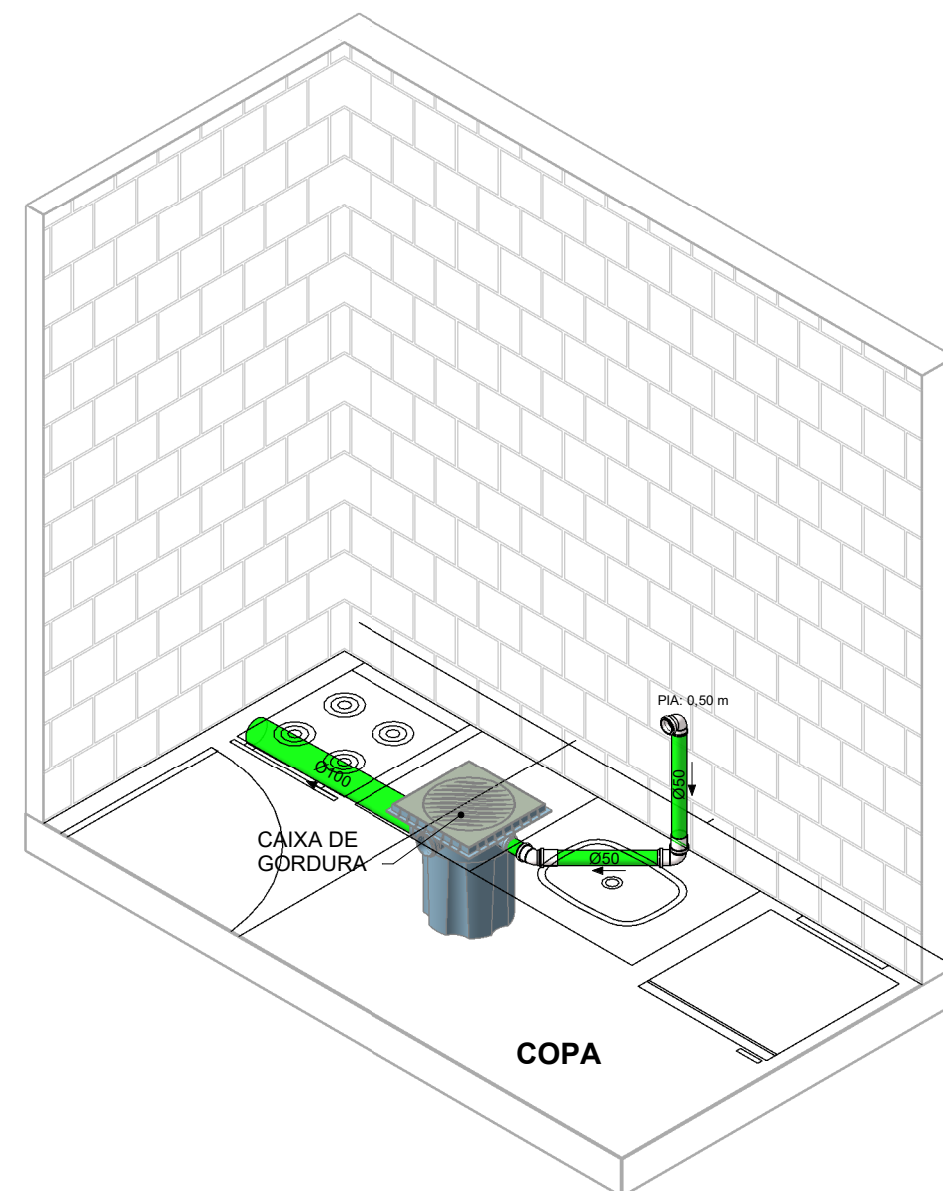

3 ISOMÉTRICO - ESGOTO -
COPA



Número	Descrição	Data


Proprietário: TRIBUNAL
DE JUSTIÇA (AL)
PROJETO - ESGOTO

USINA FOTOVOLTAICA

Número do projeto: 0012
Data: 25/10/2023
Desenho: GREYSSON HENRIQUE DE O. BARBOSA
Supervisor: JÚLIO ALEXANDRE SOARES SOUZA

08

Escala

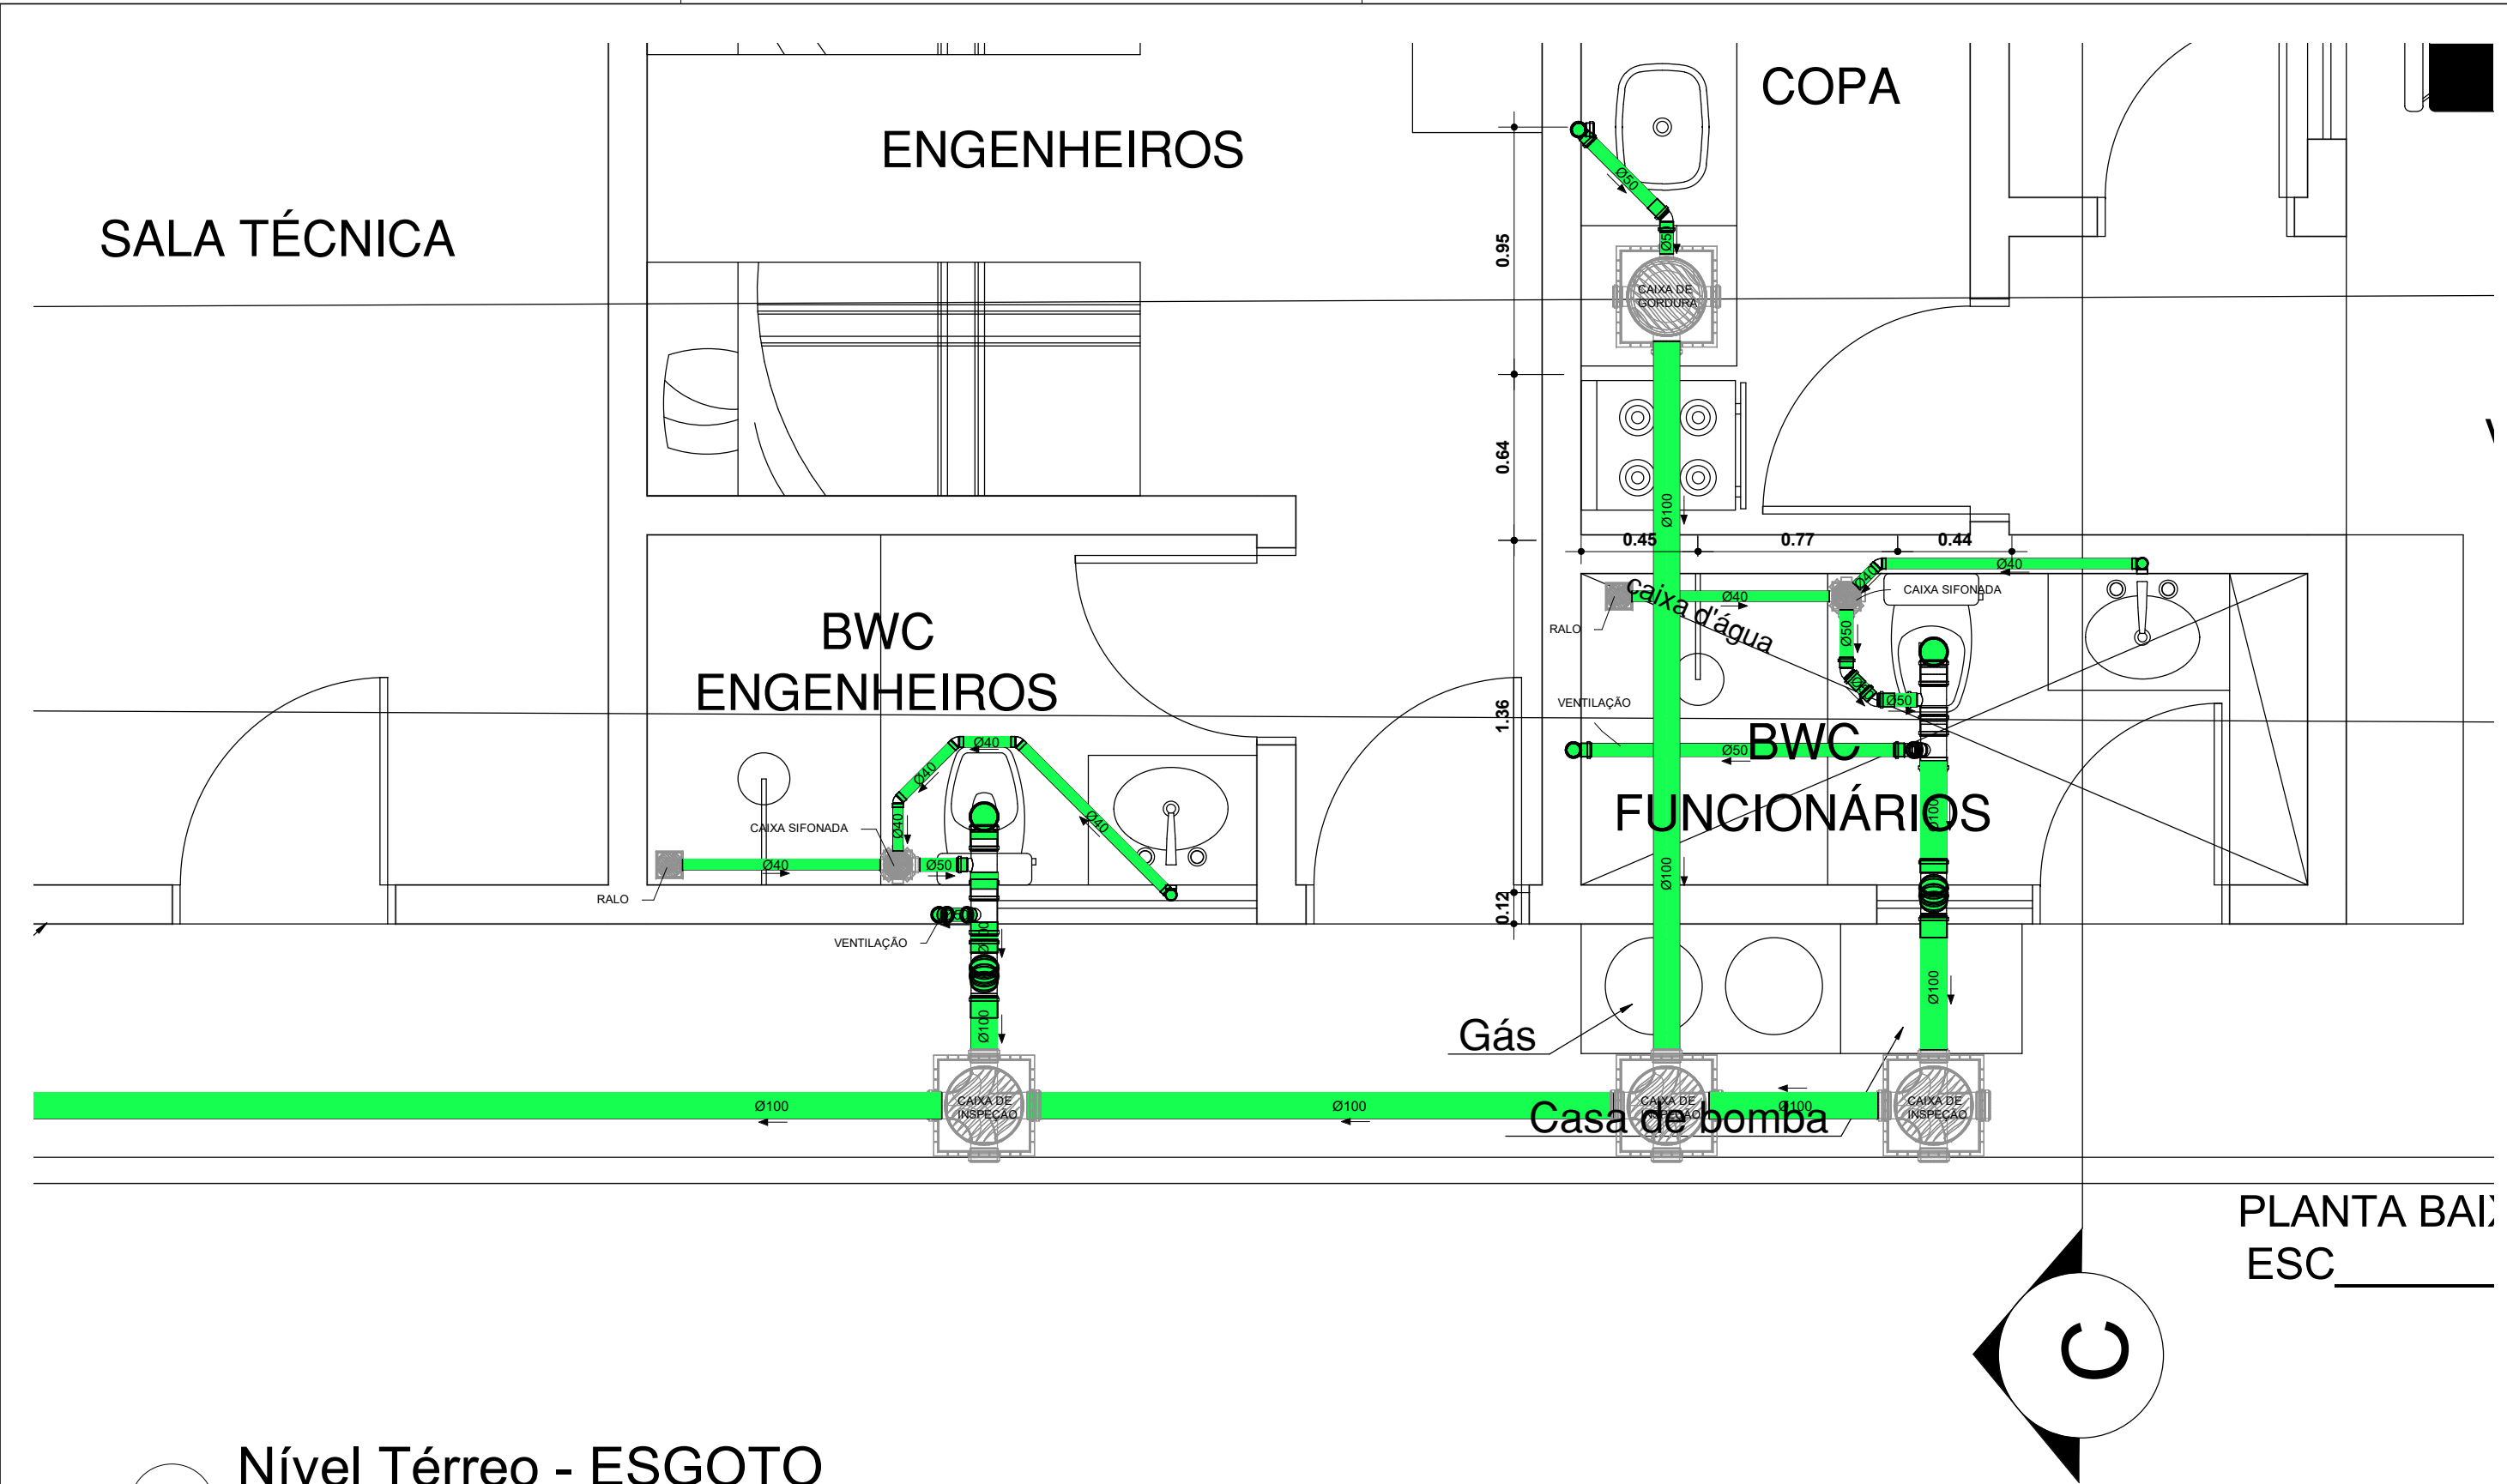


1 Nível Térreo - ESGOTO
1 : 25




Número	Descrição	Data

Proprietário: TRIBUNAL DE JUSTIÇA (AL)		USINA FOTOVOLTAICA	
PROJETO - ESGOTO		Número do projeto:	0012
		Data:	25/10/2023
		Desenho:	GREYSSON HENRIQUE DE O. BARBOSA
		Supervisor:	JÚLIO ALEXANDRE SOARES SOUZA
		09	
		Escala	1 : 25

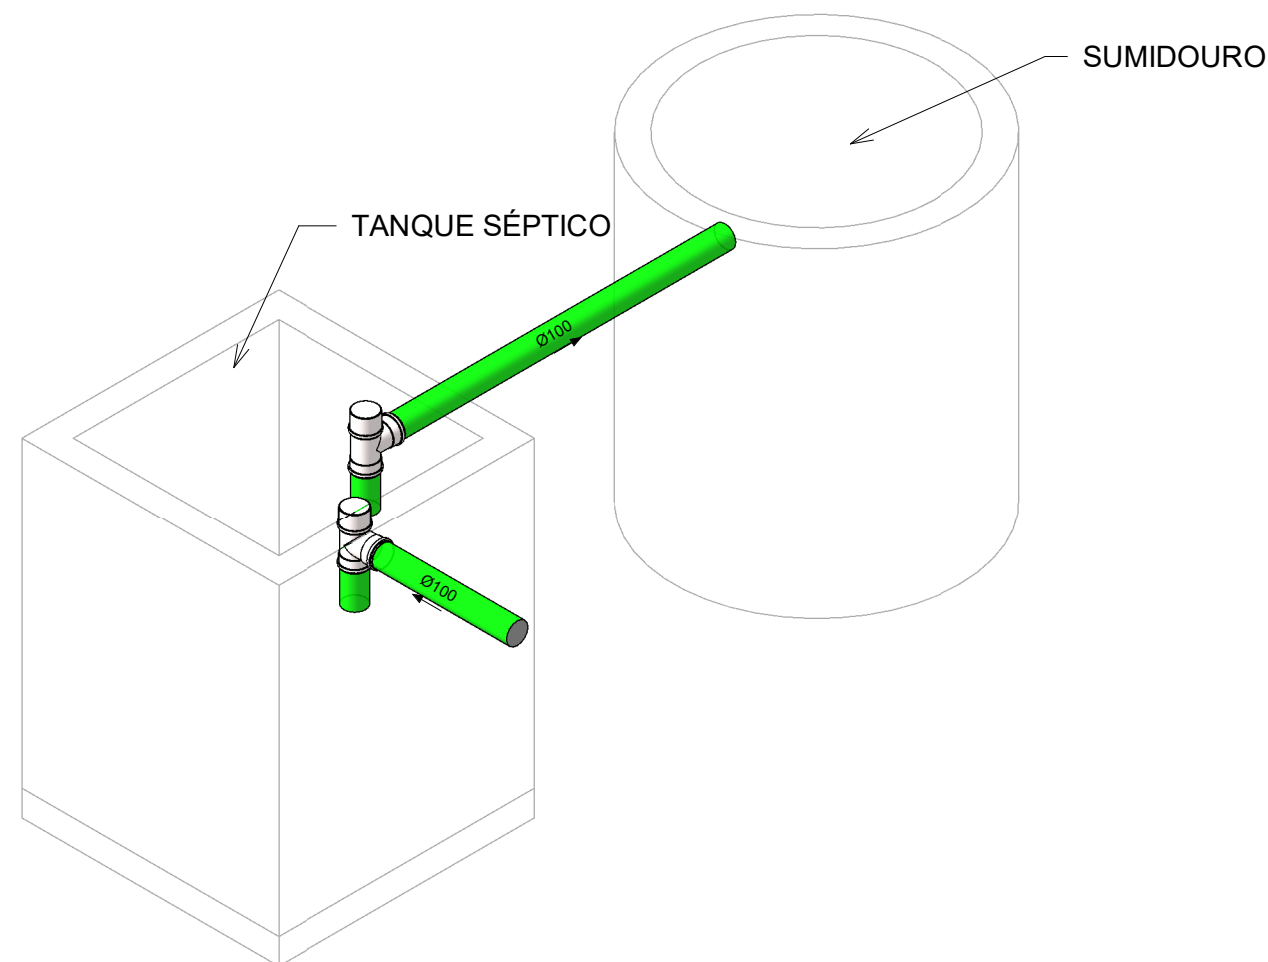

DETALHE - TANQUE SÉPTICO E SUMIDOURO


1

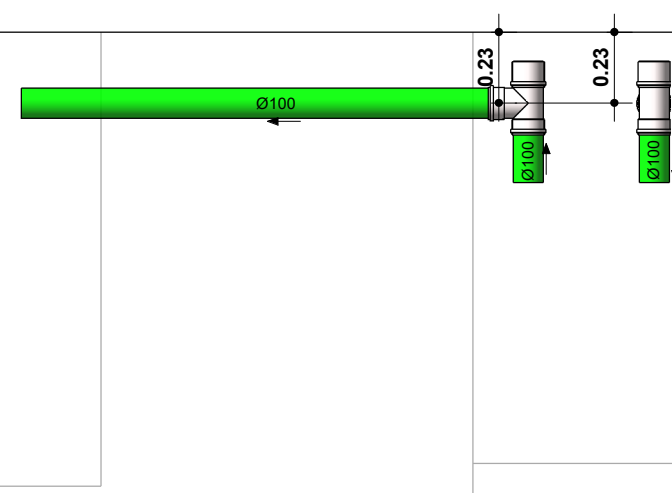

DETALHE - ESGOTO

2

1 : 25

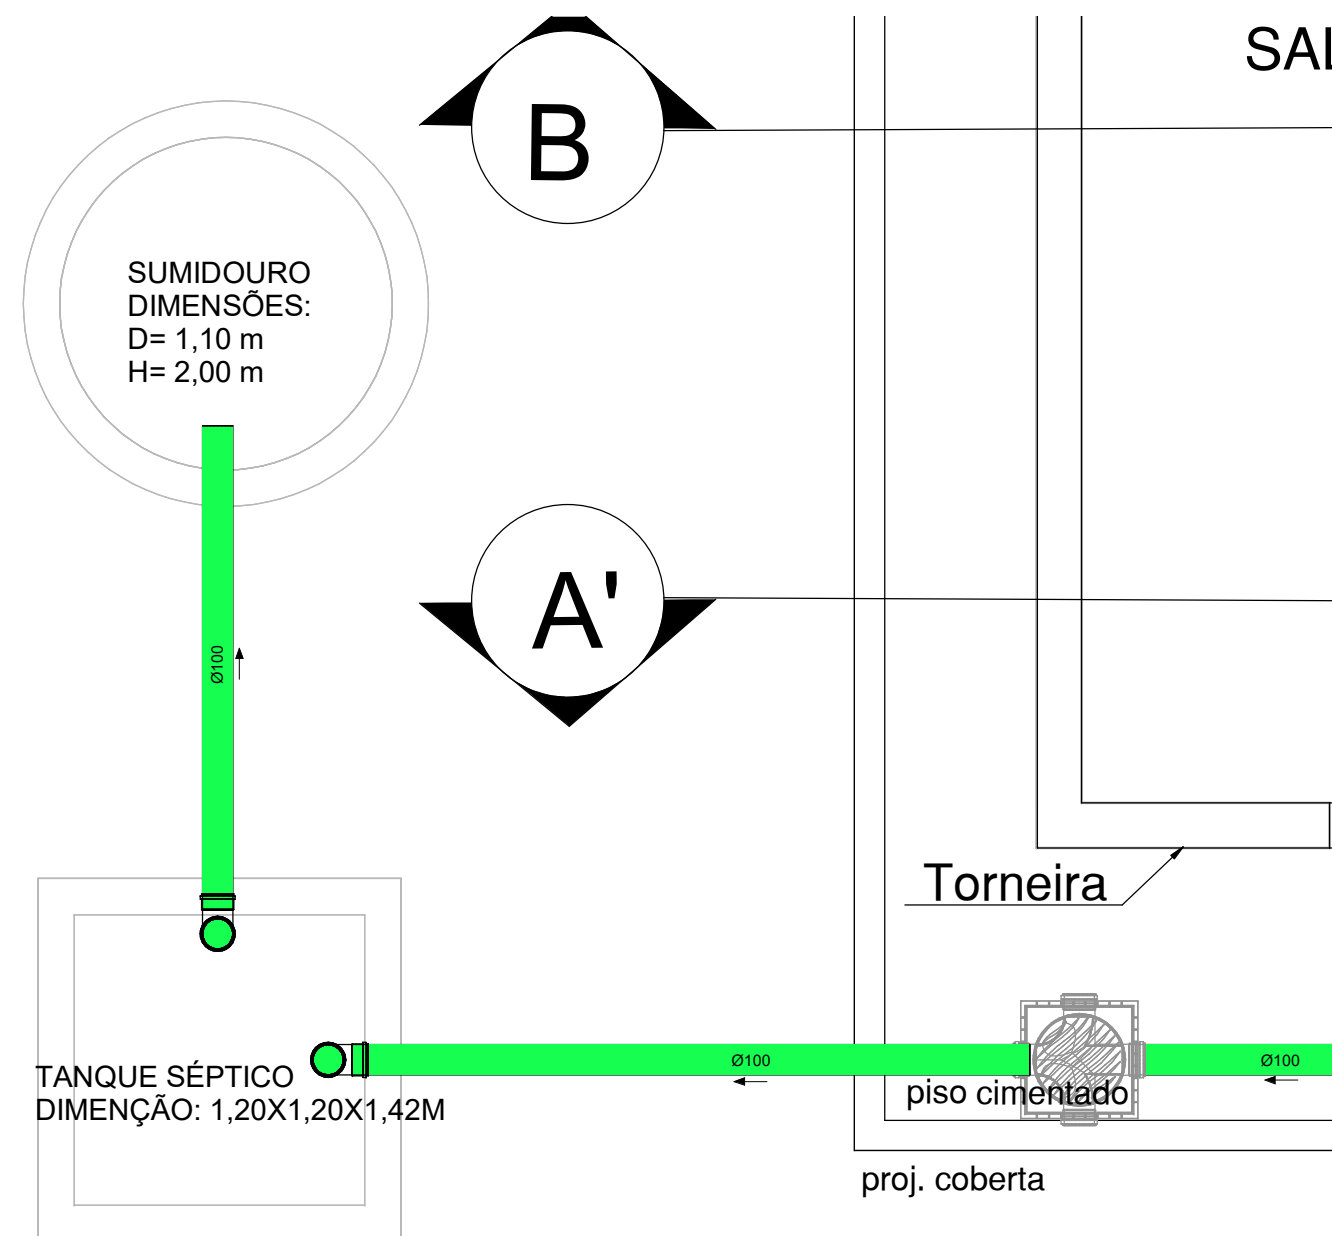

NÍVEL TÉRREO - ESGOTO - SUMIDOURO

3

1 : 25



Número	Descrição	Data

Proprietário: TRIBUNAL DE JUSTIÇA (AL)
PROJETO - ESGOTO

USINA FOTOVOLTAICA

Número do projeto: 0012
Data: 25/10/2023
Desenho: GREYSSON HENRIQUE DE O. BARBOSA
Supervisor: JÚLIO ALEXANDRE SOARES SOUZA

10

Escala 1 : 25