



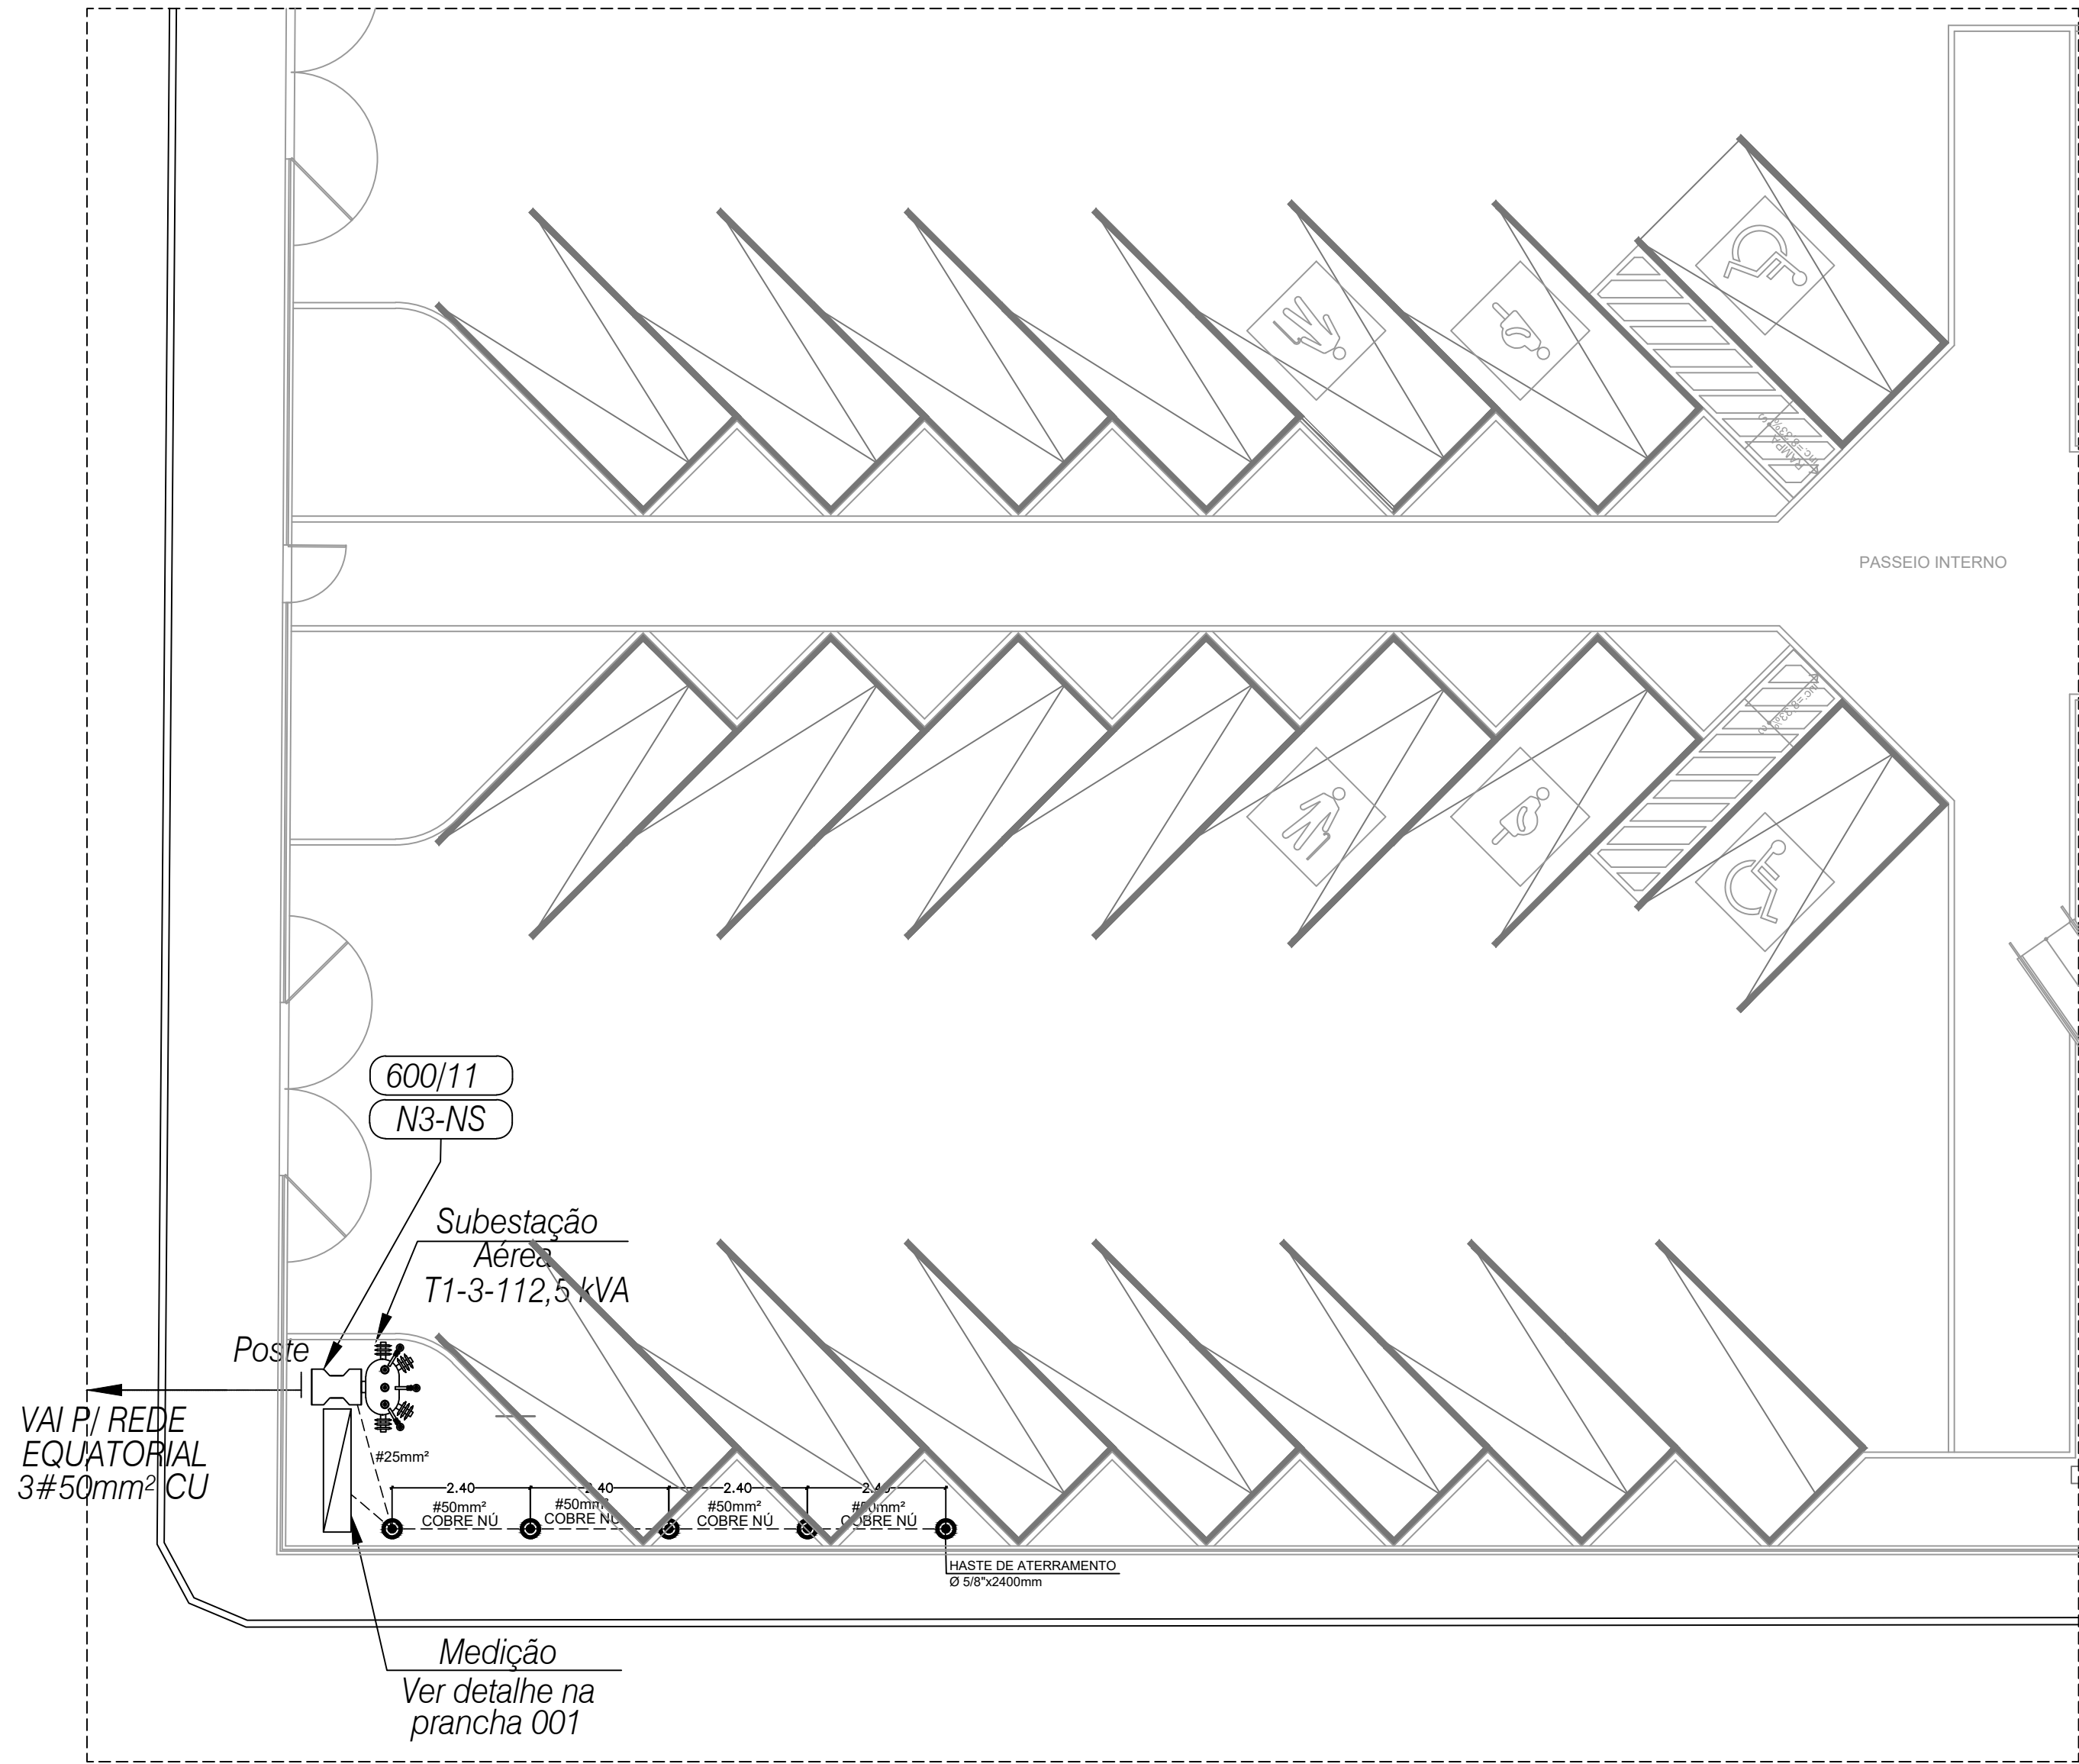

## 01 PLANTA BAIXA - LOCALIZAÇÃO - SUBESTAÇÃO 112,5 KVA

ESC.: 1/100

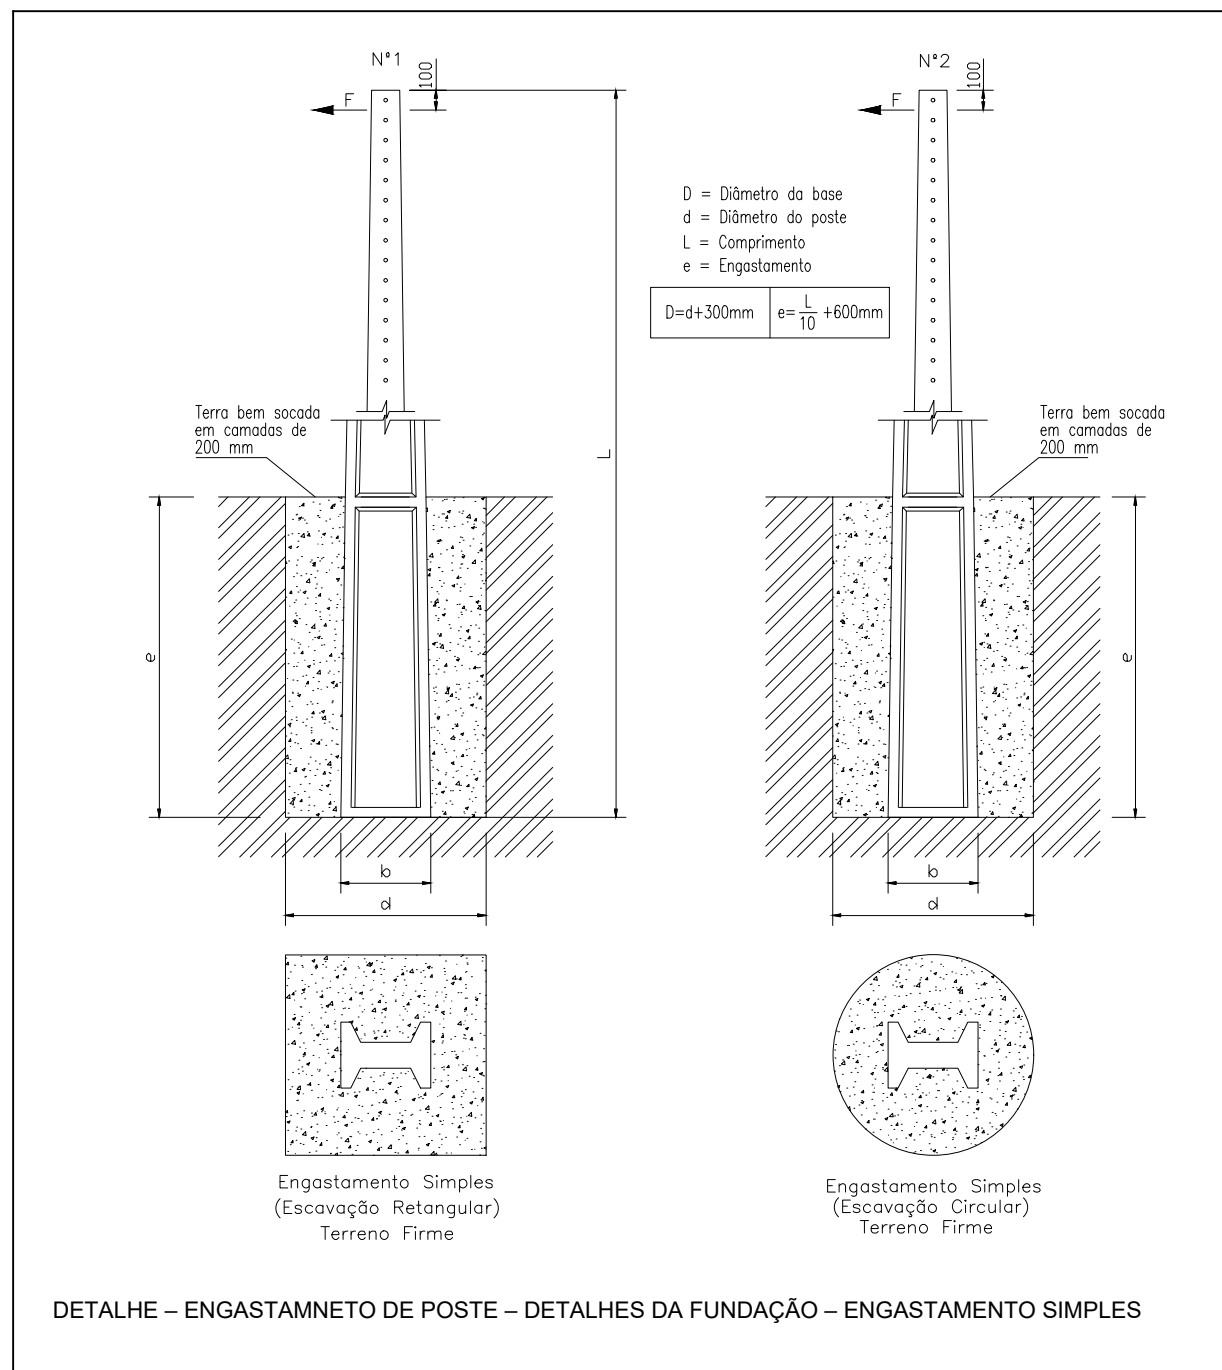

## 2 DETALHE 02 - ENGASTAMNETO DE POSTE - DETALHES DA FUNDAÇÃO - ENGASTAMENTO SIMPLES



SEM ESCALA

- NOTAS**
- 1 - A DISTÂNCIA ENTRE O POSTE E A PRIMEIRA HASTE DE ATERRAMENTO DEVERÁ SER DE 1,00 METRO, E DE 2,40 METROS ENTRE AS DEMAIS;
  - 2 - A PROFUNDIDADE MÍNIMA DA HASTE DE ATERRAMENTO DEVERÁ SER 0,60 METRO;
  - 3 - O ENGASTAMENTO DOS POSTES DEVERÁ SER DE 0,60 METRO + 10% DE SUA ALTURA.

### LEGENDA



- CAIXA DE INSPEÇÃO COM HASTE DE ATERRAMENTO 5/8" x 2400 mm.
- CABO DE COBRE NÚ - NO PISO

| LEGENDA            |                           |           |           |
|--------------------|---------------------------|-----------|-----------|
| ESPECIFICAÇÃO      | DESCRIÇÃO                 | EXISTENTE | PROJETADO |
| POSTE              | CONCRETO ARMADO DUPLO "T" |           |           |
| REDE PRIMÁRIA      | BITOLA DO CABO            |           |           |
| REDE SECUNDÁRIA    | BITOLA DO CABO            |           |           |
| FIM DE REDE        | CHAVE FUSÍVEL             |           |           |
| PROTEÇÃO E COMANDO | GRAMPO DE LINHA VIVA      |           |           |
|                    | ATERRAMENTO PROVISÓRIO    |           |           |
|                    | ATERRAMENTO PARA -RAIO    |           |           |

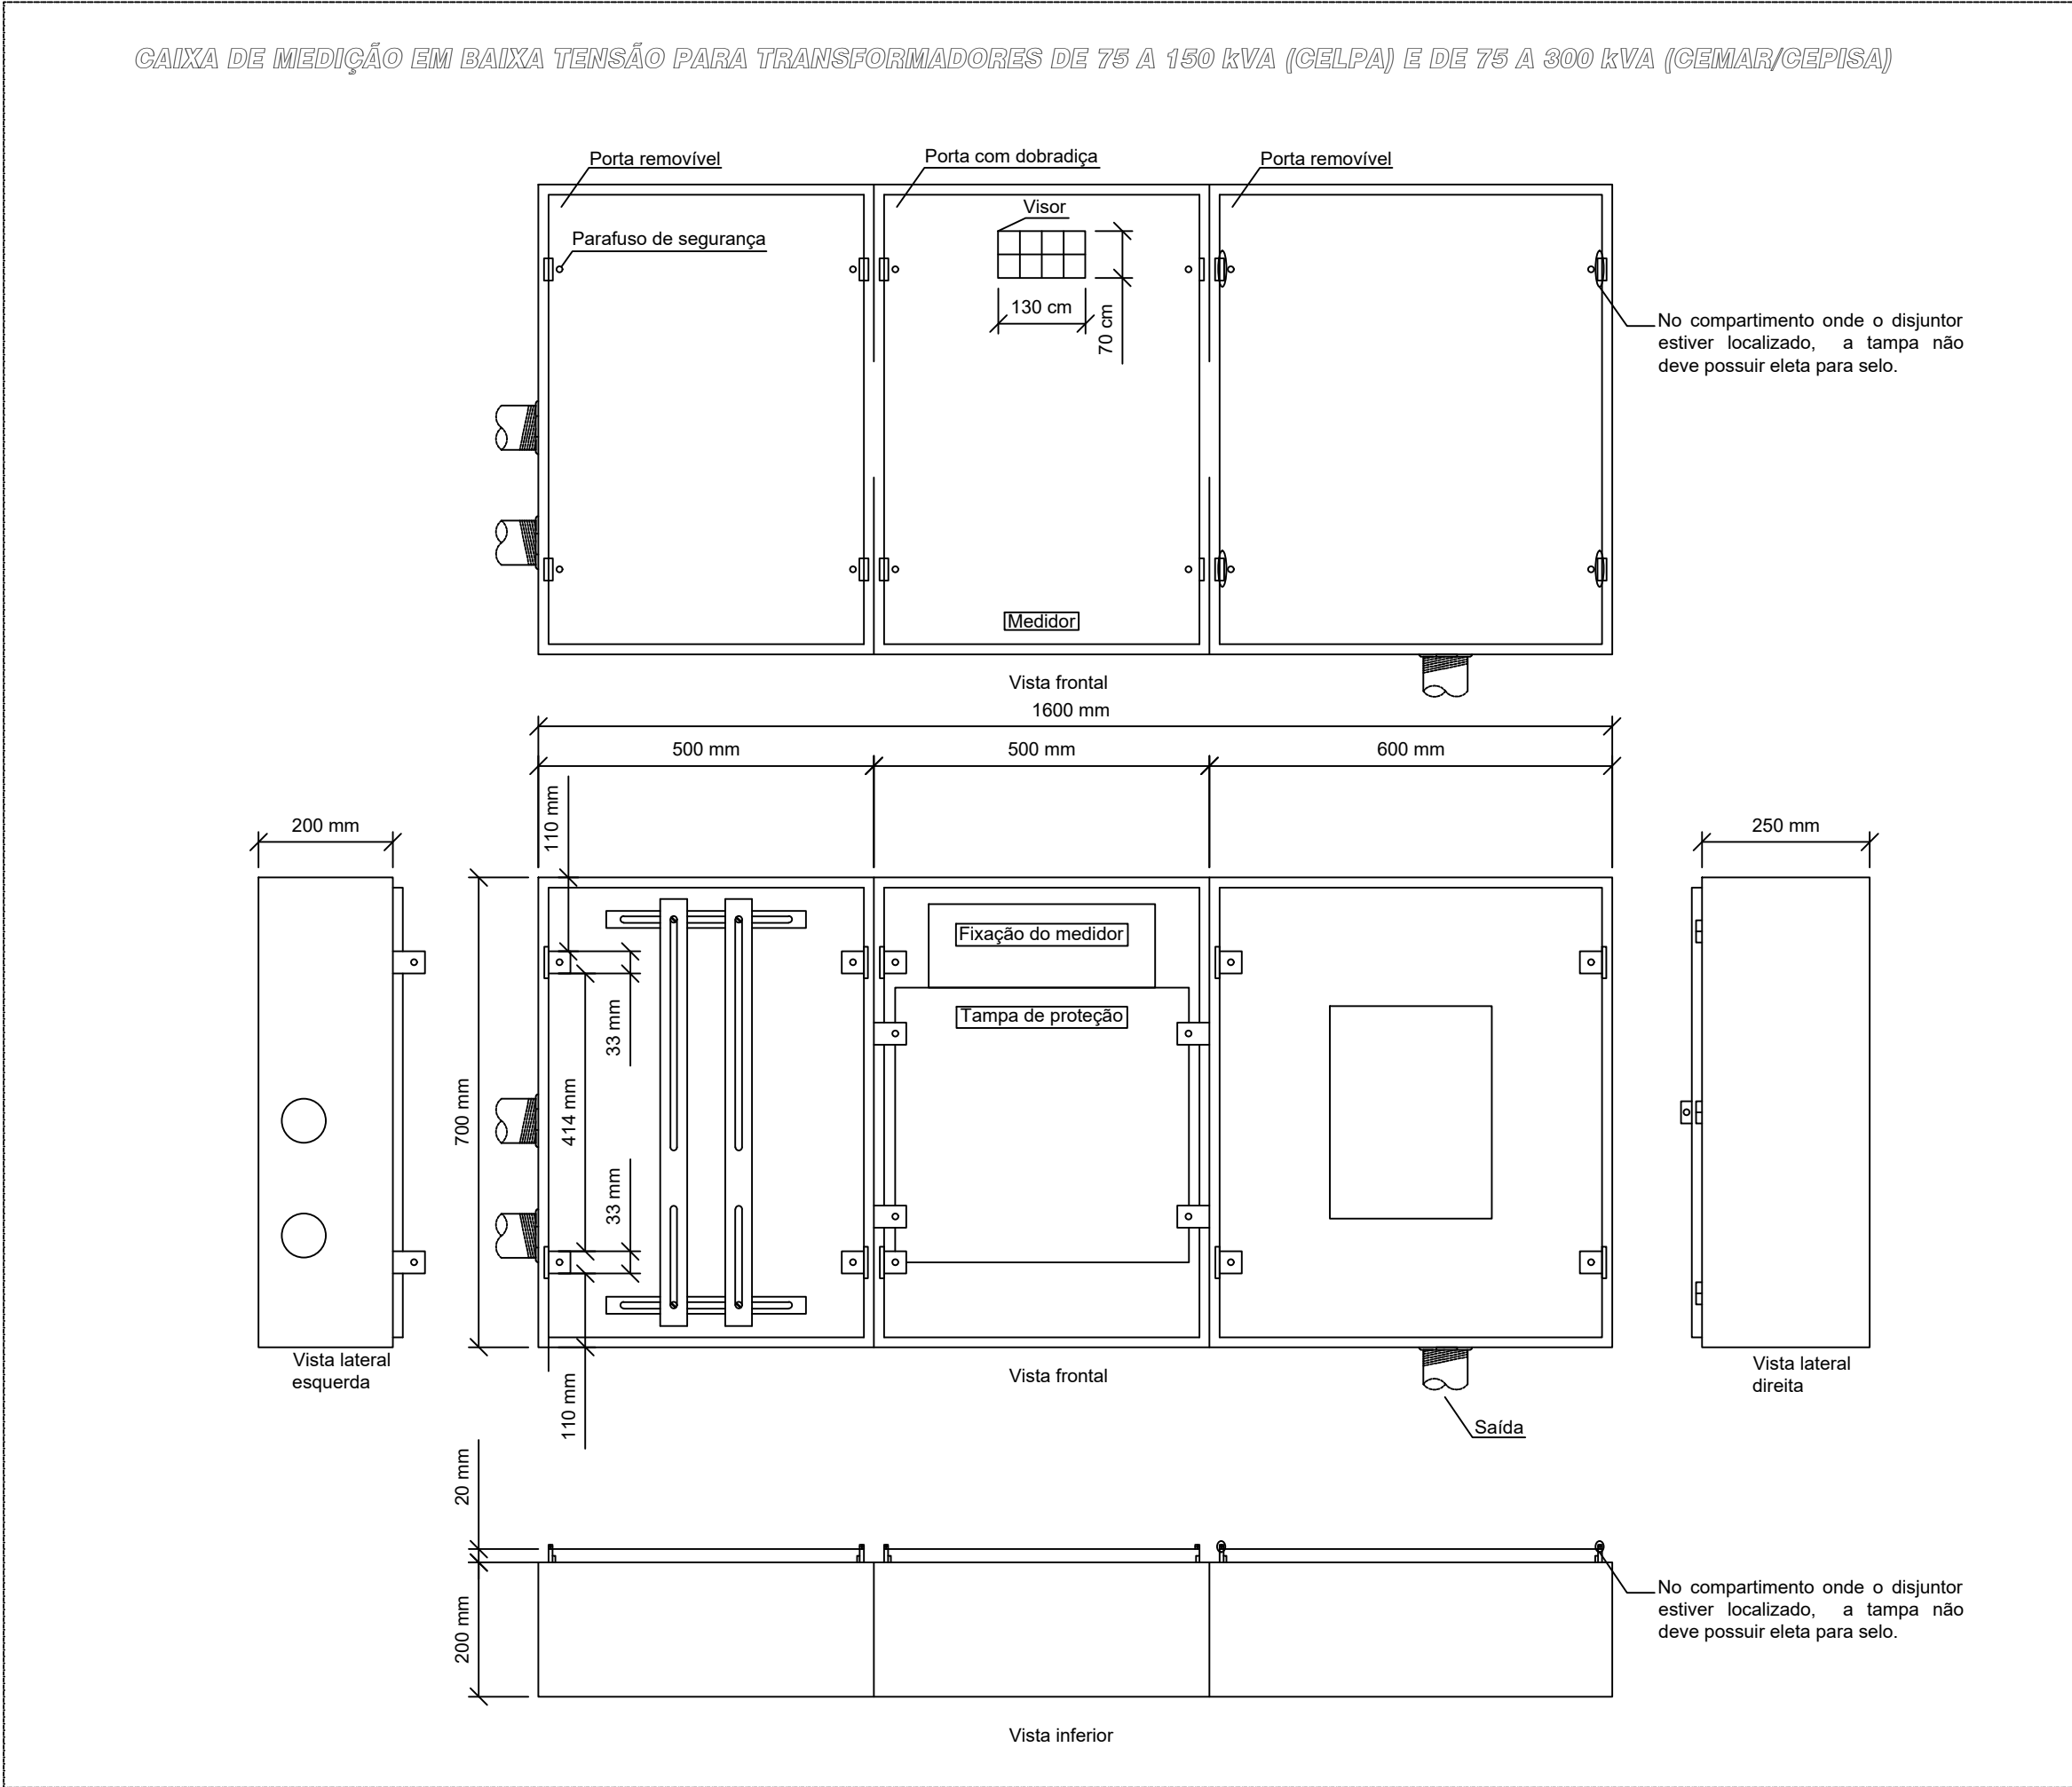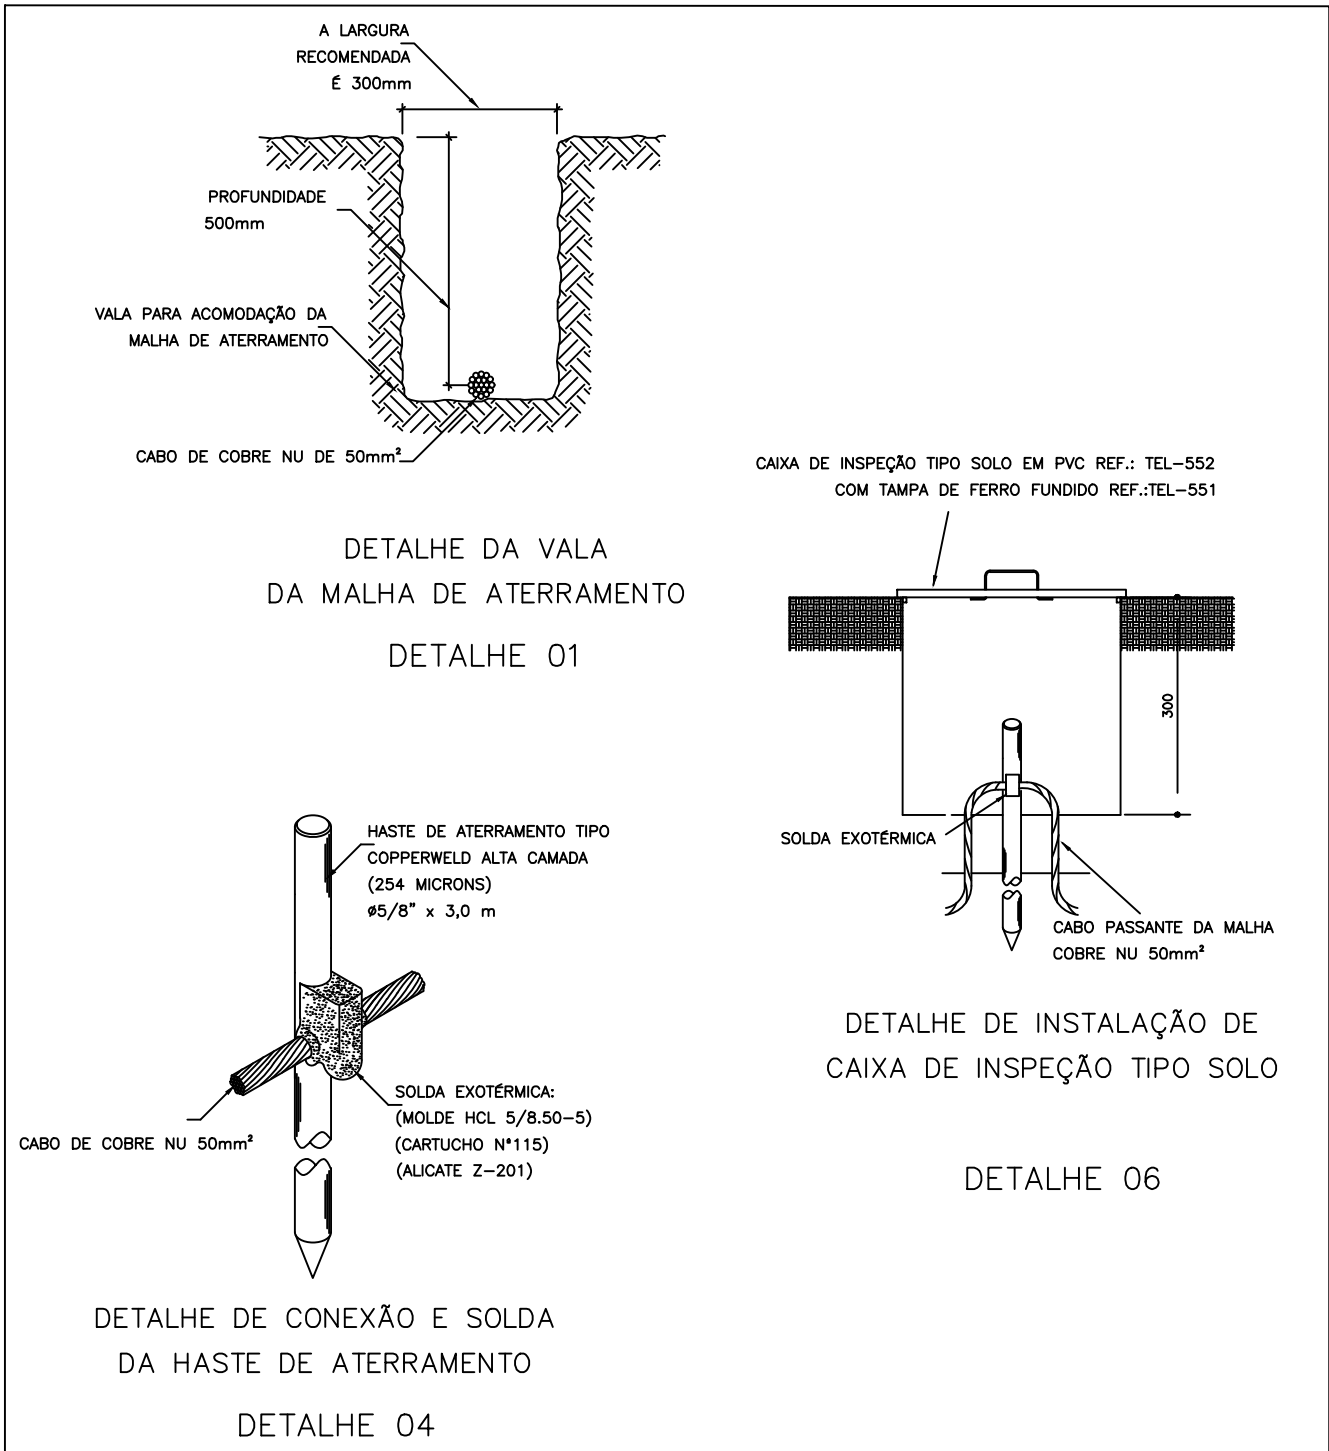

|                                                                                                                                          |                              |              |
|------------------------------------------------------------------------------------------------------------------------------------------|------------------------------|--------------|
|                                                                                                                                          |                              |              |
|                                                                                                                                          |                              |              |
|                                                                                                                                          |                              |              |
|                                                                                                                                          |                              |              |
| Nº REV.:                                                                                                                                 | DATA:                        | DESCRIÇÃO:   |
| <div><p>Av. Gustavo Paiva, 2789. Norcon Empresarial. Sala 28. Mangabeiras. CEP 57037-532. Maceló/AL.<br/>www.nortanprojets.com</p></div> |                              |              |
| ELÉTRICO DE MÉDIA TENSÃO                                                                                                                 |                              |              |
| Endereço: AV. LUÍS LIMA BELTRÃO, CORUPE - AL.                                                                                            |                              |              |
| Assunto: IMPLANTAÇÃO E LOCALIZAÇÃO DA SUBESTAÇÃO E DETALHES                                                                              |                              |              |
| Data: JUN/2023                                                                                                                           | Escala: INDICADA             | Folha: 02/04 |
| Desenho: TALES GOMES                                                                                                                     | Código: 109-2023-ELM-B-02-04 |              |
| Cliente: FÓRUM DA COMARCA DE CORURIPE                                                                                                    |                              |              |
| Proprietário: FÓRUM DA COMARCA DE CORURIPE                                                                                               |                              | Aprovações:  |
| Autor do projeto: TALES AUGUSTO COSTA GOMES<br>CFT AL 0595991645-2                                                                       |                              |              |
| Responsável técnico: TALES AUGUSTO COSTA GOMES<br>CFT AL 0595991645-2                                                                    |                              |              |
| Direitos autorais reservados. A reprodução ou uso deste documento está limitado a finalidade para o qual está sendo fornecido.           |                              |              |




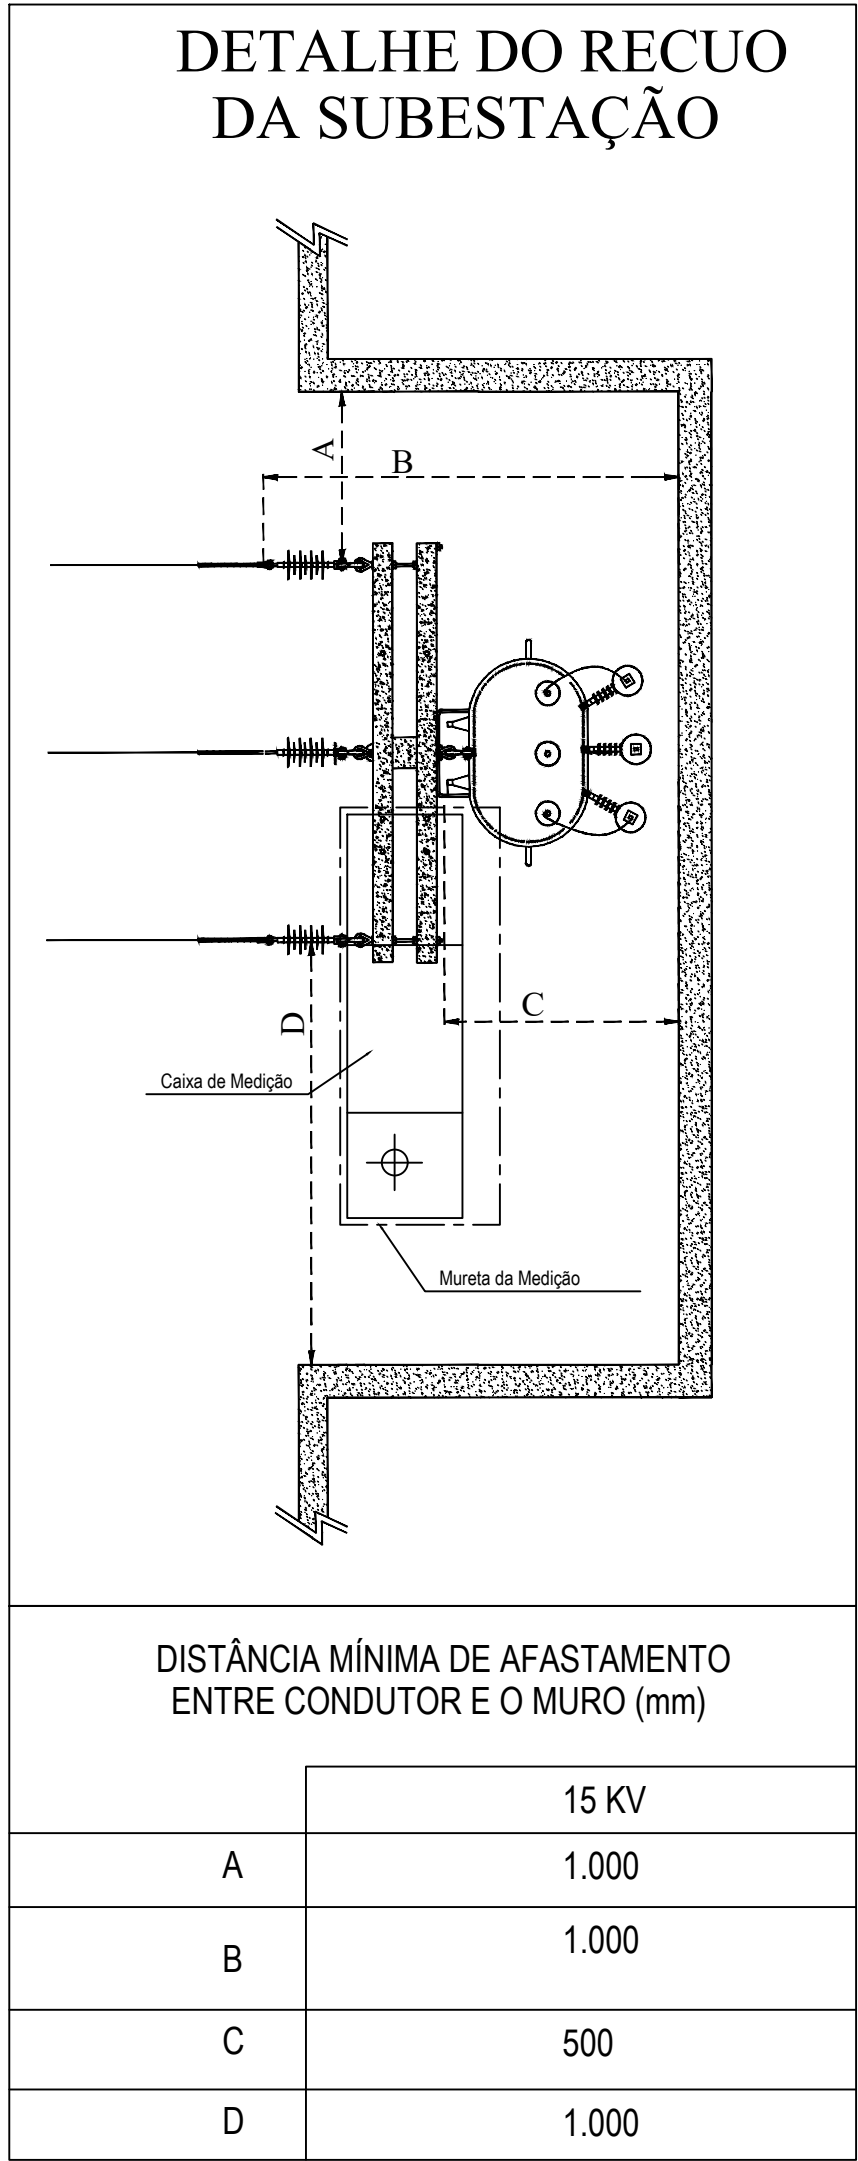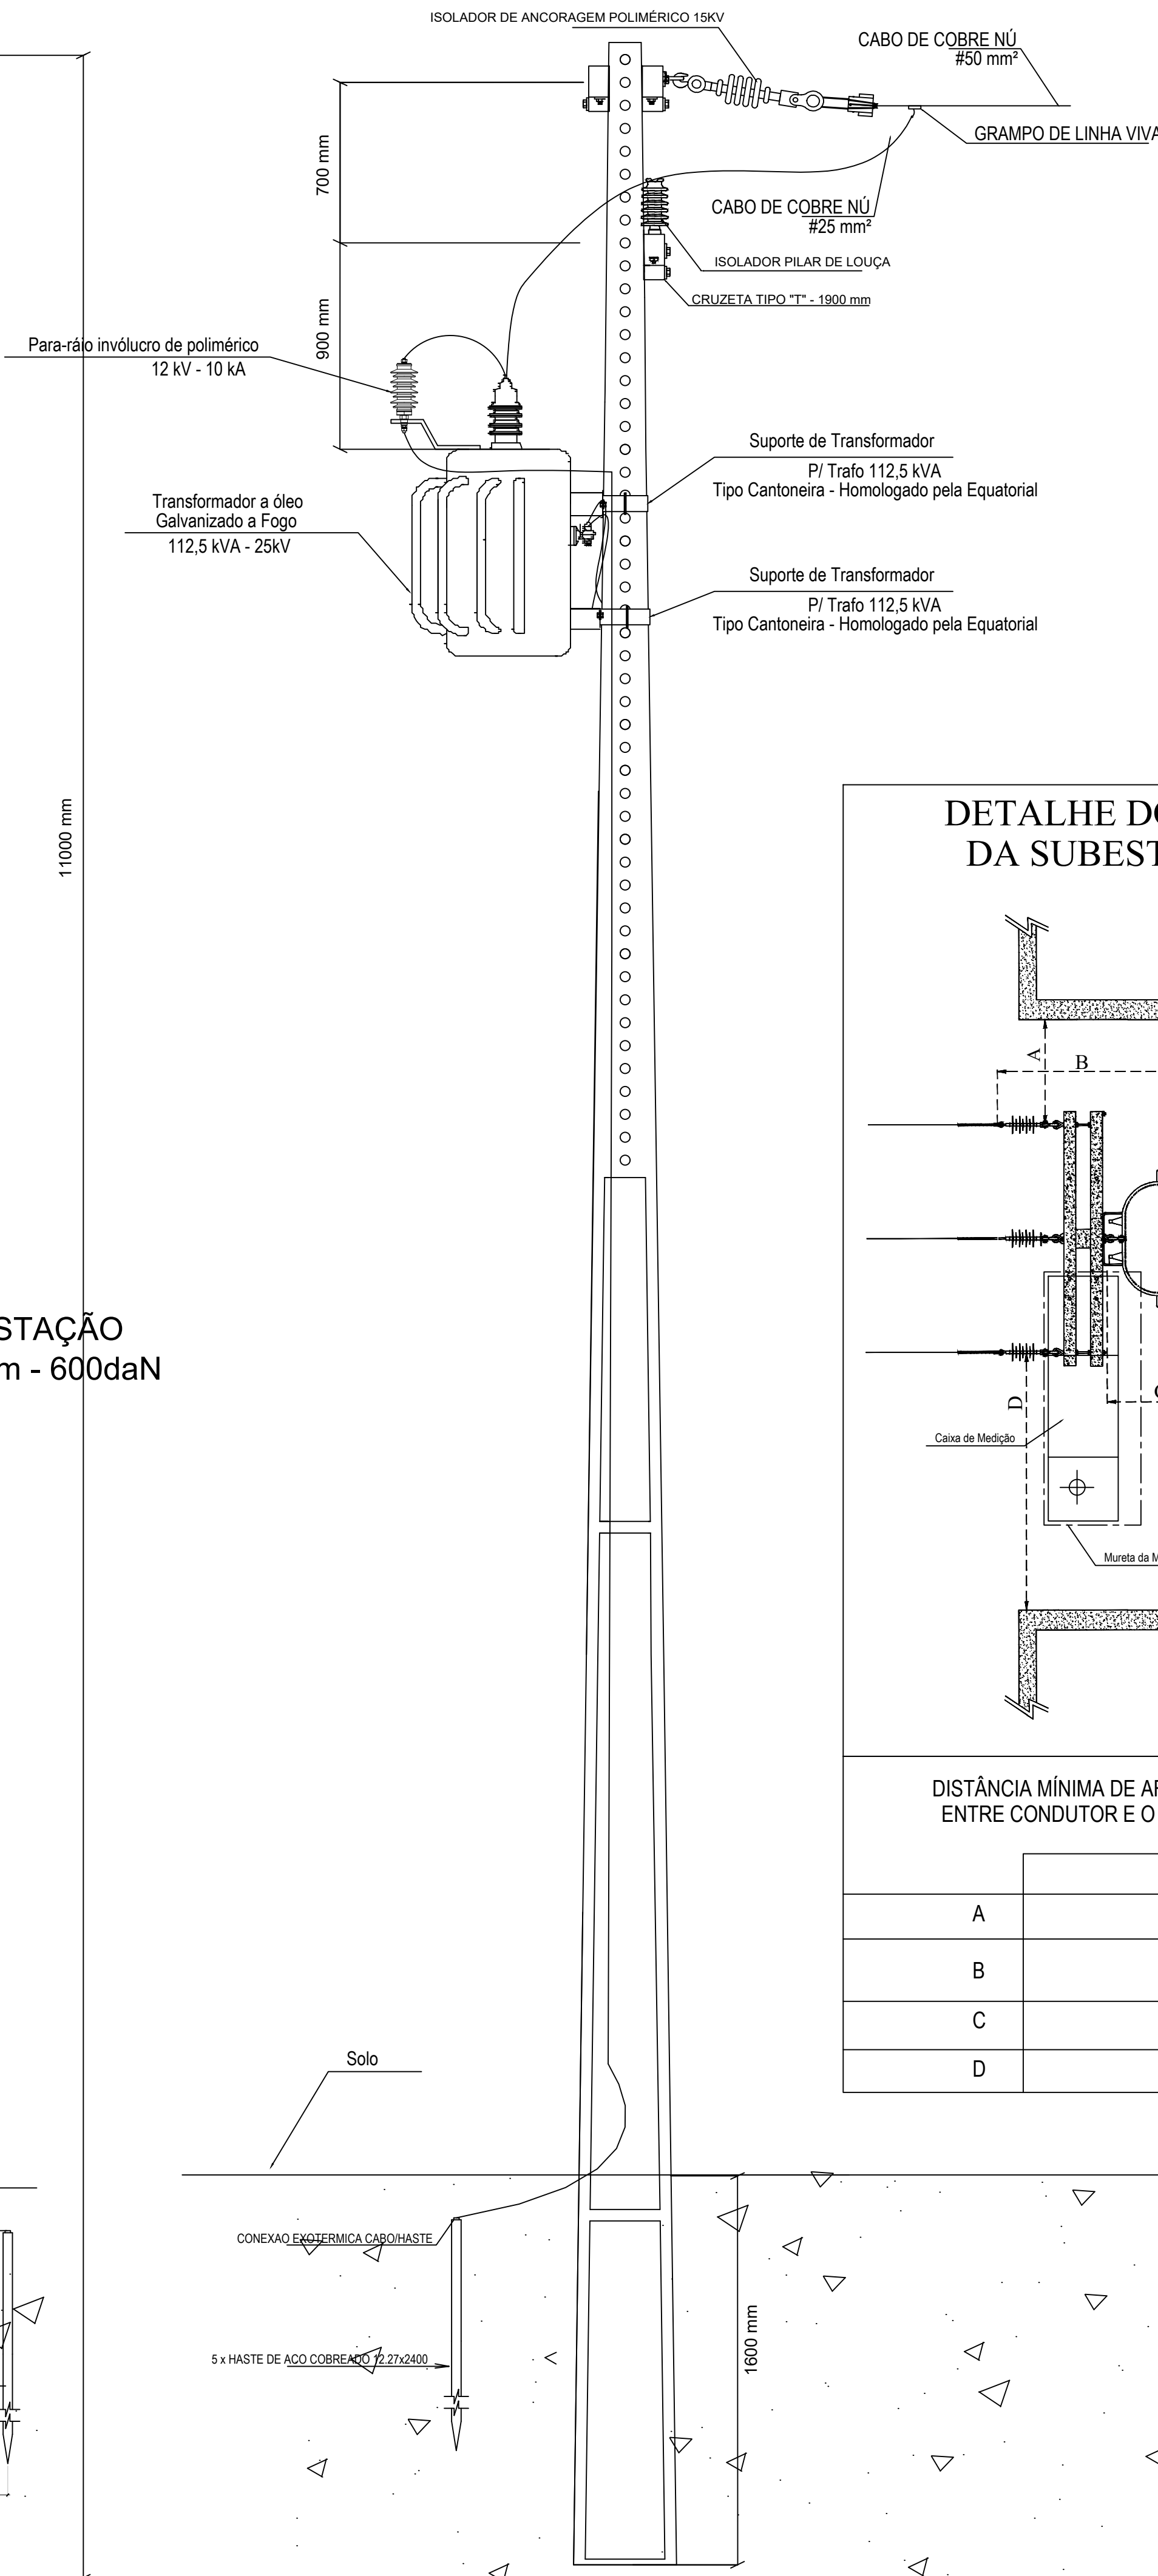

Assinado eletronicamente por **RODRIGO EVARISTO DE OLIVEIRA E SILVA, ANALISTA JUD. ESPECIALIZADO**, em 28/09/2023 20:28:51  
Para conferir a autenticidade do documento acesse o endereço <https://prj.tjaj.us.br/prj/acessoexterno/programaAcessoExterno.faces?codigo=670270> e informe a chancela SYFD.LMZW.2UIH.E4SH



DIAGRAMA UNIFILAR GERAL

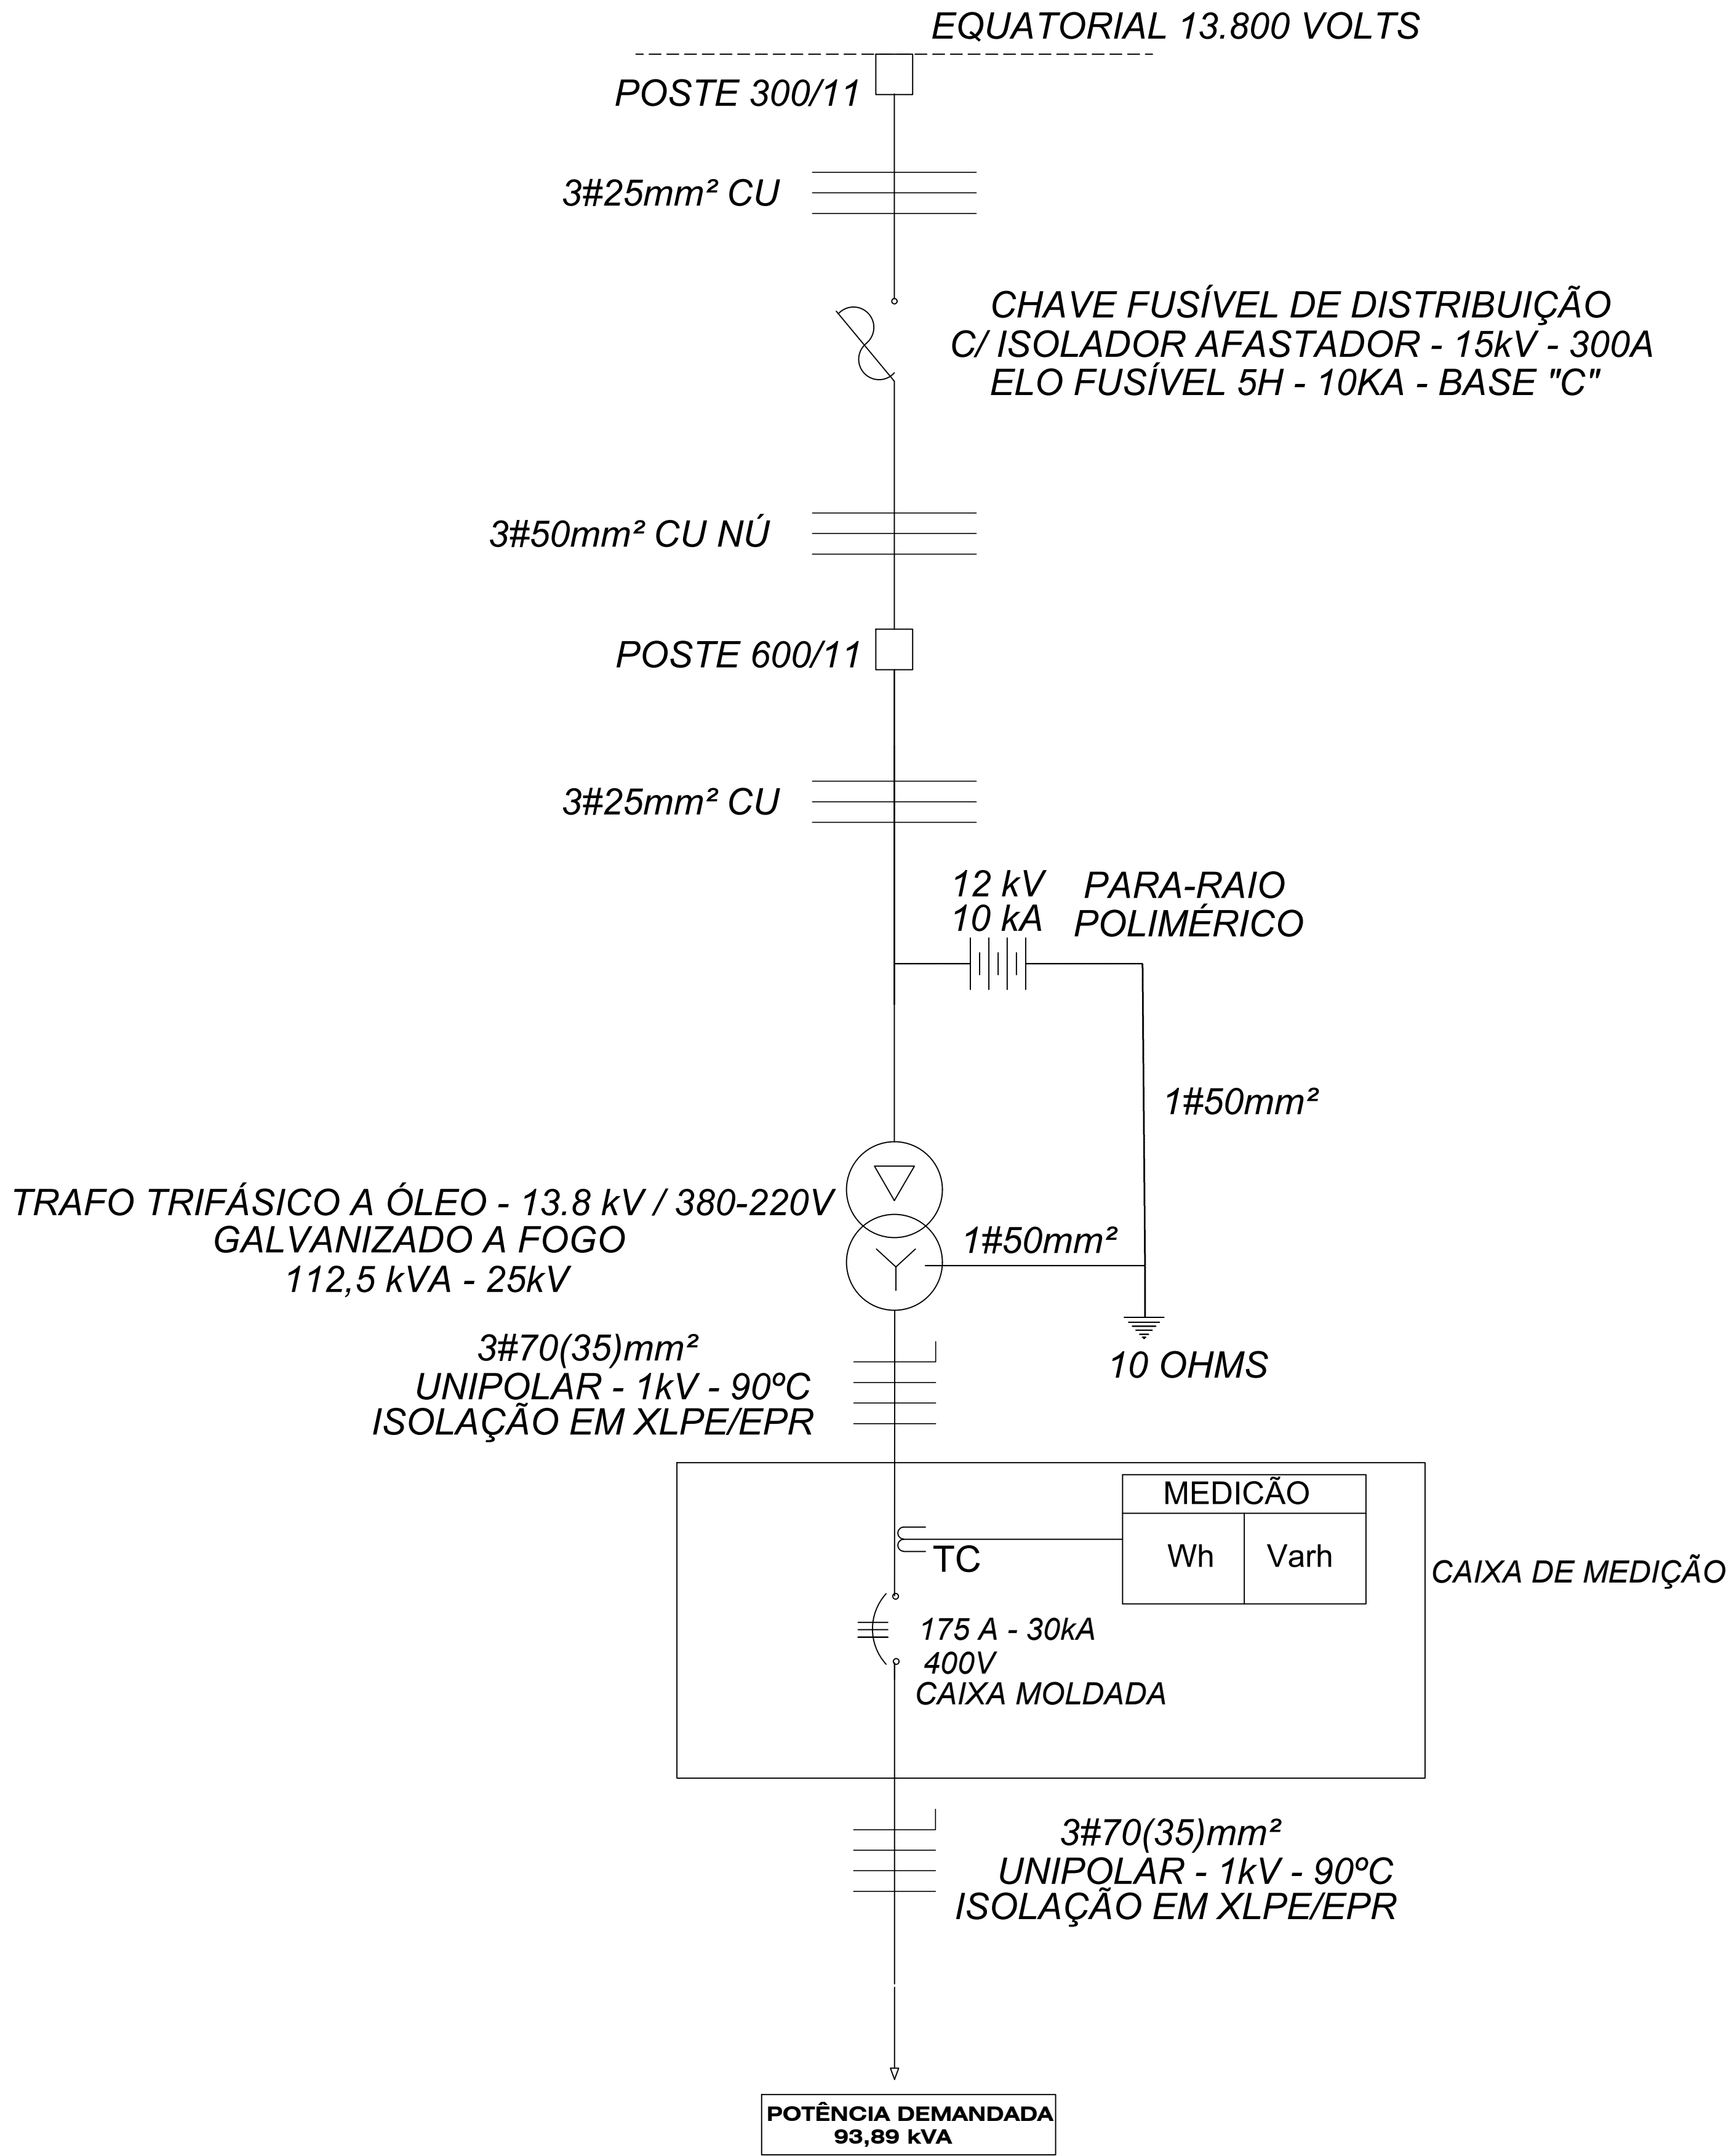


|                                                                                                                                                                                                                                |                                 |                            |
|--------------------------------------------------------------------------------------------------------------------------------------------------------------------------------------------------------------------------------|---------------------------------|----------------------------|
|                                                                                                                                                                                                                                |                                 |                            |
|                                                                                                                                                                                                                                |                                 |                            |
|                                                                                                                                                                                                                                |                                 |                            |
|                                                                                                                                                                                                                                |                                 |                            |
| Nº REV.:                                                                                                                                                                                                                       | DATA:                           | DESCRIÇÃO:                 |
| <div><p>Av. Gustavo Paiva, 2789. Norcon Empresarial. Sala 28. Mangabeiras. CEP 57037-532. Maceió/AL.<br/>www.nortanprojetos.com</p></div> |                                 |                            |
| ELÉTRICO DE MÉDIA TENSÃO                                                                                                                                                                                                       |                                 |                            |
| Endereço: AV. LUÍS LIMA BELTRÃO, CORUPE - AL.                                                                                                                                                                                  |                                 |                            |
| Assunto: DIAGRAMA UNIFILAR                                                                                                                                                                                                     |                                 |                            |
| Data:<br>JUN/2023                                                                                                                                                                                                              | Escala:<br>INDICADA             | Folha:<br><div>04/04</div> |
| Desenho:<br>TALES GOMES                                                                                                                                                                                                        | Código:<br>109-2023-ELM-B-04-04 |                            |
| Cliente:<br>FÓRUM DA COMARCA DE CORURUPE                                                                                                                                                                                       |                                 |                            |
| Proprietário:<br>FÓRUM DA COMARCA DE CORURUPE                                                                                                                                                                                  | Aprovações:                     |                            |
| Autor do projeto:<br>TALES AUGUSTO COSTA GOMES<br>CFT AL 0595991645-2                                                                                                                                                          |                                 |                            |
| Responsável técnico:<br>TALES AUGUSTO COSTA GOMES<br>CFT AL 0595991645-2                                                                                                                                                       |                                 |                            |
| Direitos autorais reservados. A reprodução ou uso deste documento está limitado a finalidade para o qual está sendo fornecido.                                                                                                 |                                 |                            |


## Lista Mestra de Documentos - Projeto Elétrico

| ITEM | IDENTIFICAÇÃO             | DESCRIÇÃO                                                                      | EMIÇÃO INICIAL | VERSÃO | REVISÃO | AUTOR       | RESPONSÁVEL TÉCNICO |
|------|---------------------------|--------------------------------------------------------------------------------|----------------|--------|---------|-------------|---------------------|
| 1    | 109-2023-ELM-B-001-004-00 | Projeto básico: Planta de situação                                             | 25/05/2023     | 1      | 0       | Tales Gomes | Tales Gomes         |
| 2    | 109-2023-ELM-B-002-004-00 | Projeto básico: Planta de implantação com localização da subestação e detalhes | 26/06/2023     | 1      | 0       | Tales Gomes | Tales Gomes         |
| 3    | 109-2023-ELM-B-003-004-00 | Projeto básico: Detalhe executivo da subestação de 112,5 kVA                   | 26/06/2023     | 1      | 0       | Tales Gomes | Tales Gomes         |
| 4    | 109-2023-ELM-B-004-004-00 | Projeto básico: Diagrama unifilar                                              | 26/06/2023     | 1      | 0       | Tales Gomes | Tales Gomes         |
| 5    |                           |                                                                                |                |        |         |             |                     |
| 6    |                           |                                                                                |                |        |         |             |                     |
| 7    |                           |                                                                                |                |        |         |             |                     |
| 8    |                           |                                                                                |                |        |         |             |                     |
| 9    |                           |                                                                                |                |        |         |             |                     |
| 10   |                           |                                                                                |                |        |         |             |                     |
| 11   |                           |                                                                                |                |        |         |             |                     |
| 12   |                           |                                                                                |                |        |         |             |                     |
| 13   |                           |                                                                                |                |        |         |             |                     |
| 14   |                           |                                                                                |                |        |         |             |                     |
| 15   |                           |                                                                                |                |        |         |             |                     |
| 16   |                           |                                                                                |                |        |         |             |                     |
| 17   |                           |                                                                                |                |        |         |             |                     |
| 18   |                           |                                                                                |                |        |         |             |                     |
| 19   |                           |                                                                                |                |        |         |             |                     |
| 20   |                           |                                                                                |                |        |         |             |                     |
| 21   |                           |                                                                                |                |        |         |             |                     |
| 22   |                           |                                                                                |                |        |         |             |                     |
| 23   |                           |                                                                                |                |        |         |             |                     |
| 24   |                           |                                                                                |                |        |         |             |                     |
| 25   |                           |                                                                                |                |        |         |             |                     |
| 26   |                           |                                                                                |                |        |         |             |                     |
| 27   |                           |                                                                                |                |        |         |             |                     |
| 28   |                           |                                                                                |                |        |         |             |                     |
| 29   |                           |                                                                                |                |        |         |             |                     |
| 30   |                           |                                                                                |                |        |         |             |                     |
| 31   |                           |                                                                                |                |        |         |             |                     |
| 32   |                           |                                                                                |                |        |         |             |                     |
| 33   |                           |                                                                                |                |        |         |             |                     |
| 34   |                           |                                                                                |                |        |         |             |                     |
| 35   |                           |                                                                                |                |        |         |             |                     |
| 36   |                           |                                                                                |                |        |         |             |                     |
| 37   |                           |                                                                                |                |        |         |             |                     |
| 38   |                           |                                                                                |                |        |         |             |                     |
| 39   |                           |                                                                                |                |        |         |             |                     |
| 40   |                           |                                                                                |                |        |         |             |                     |
| 41   |                           |                                                                                |                |        |         |             |                     |
| 42   |                           |                                                                                |                |        |         |             |                     |
| 43   |                           |                                                                                |                |        |         |             |                     |
| 44   |                           |                                                                                |                |        |         |             |                     |
| 45   |                           |                                                                                |                |        |         |             |                     |
| 46   |                           |                                                                                |                |        |         |             |                     |
| 47   |                           |                                                                                |                |        |         |             |                     |




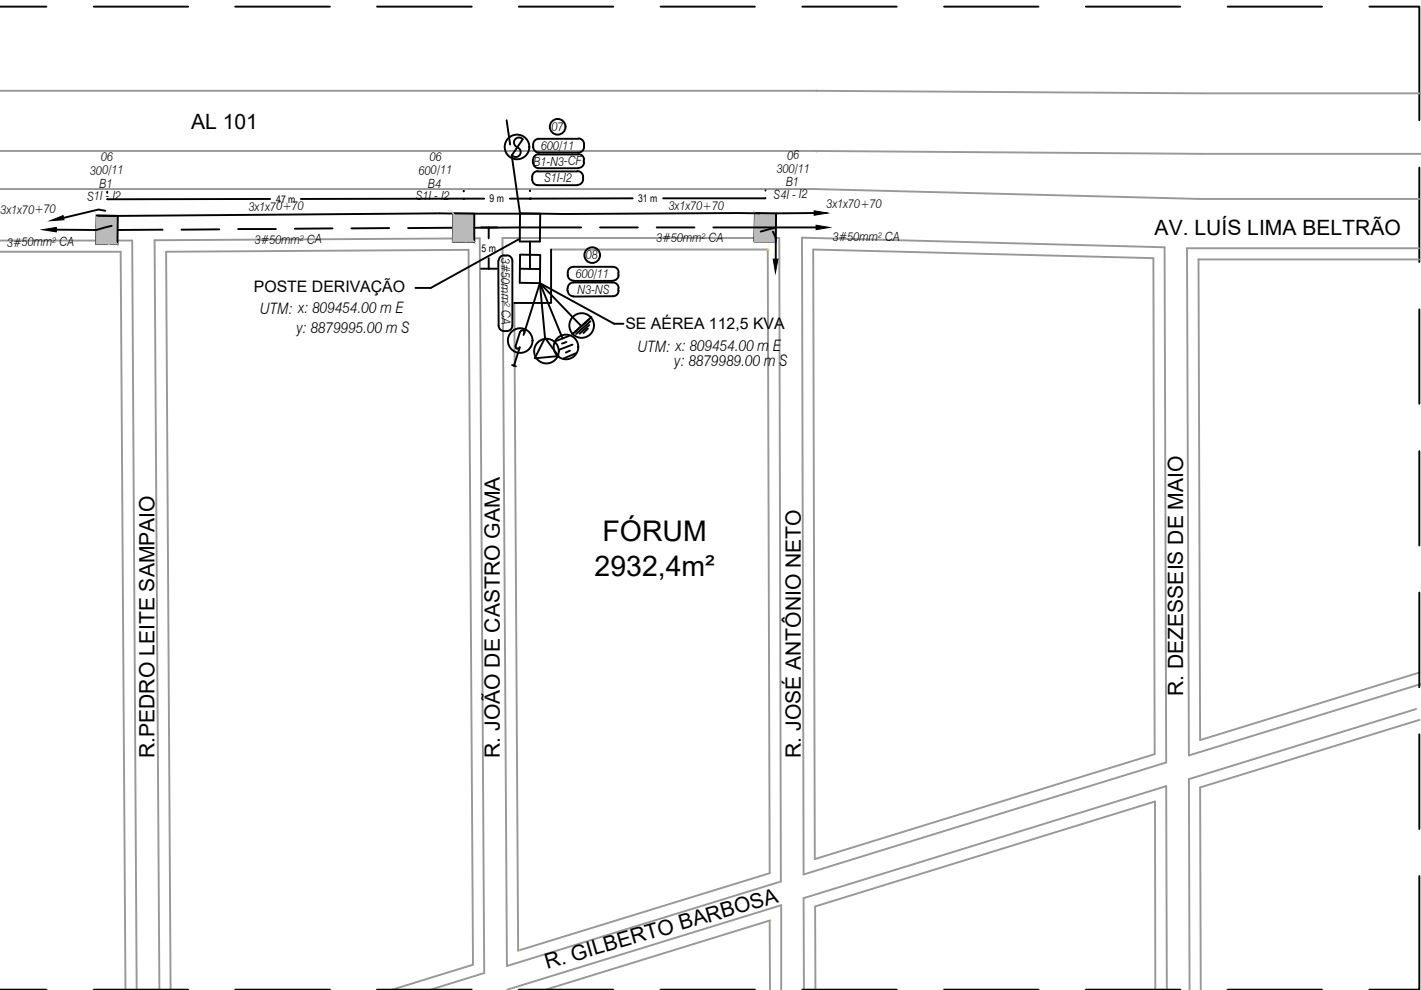


01 PLANTA DE SITUAÇÃO  
ESCALA 1:1000

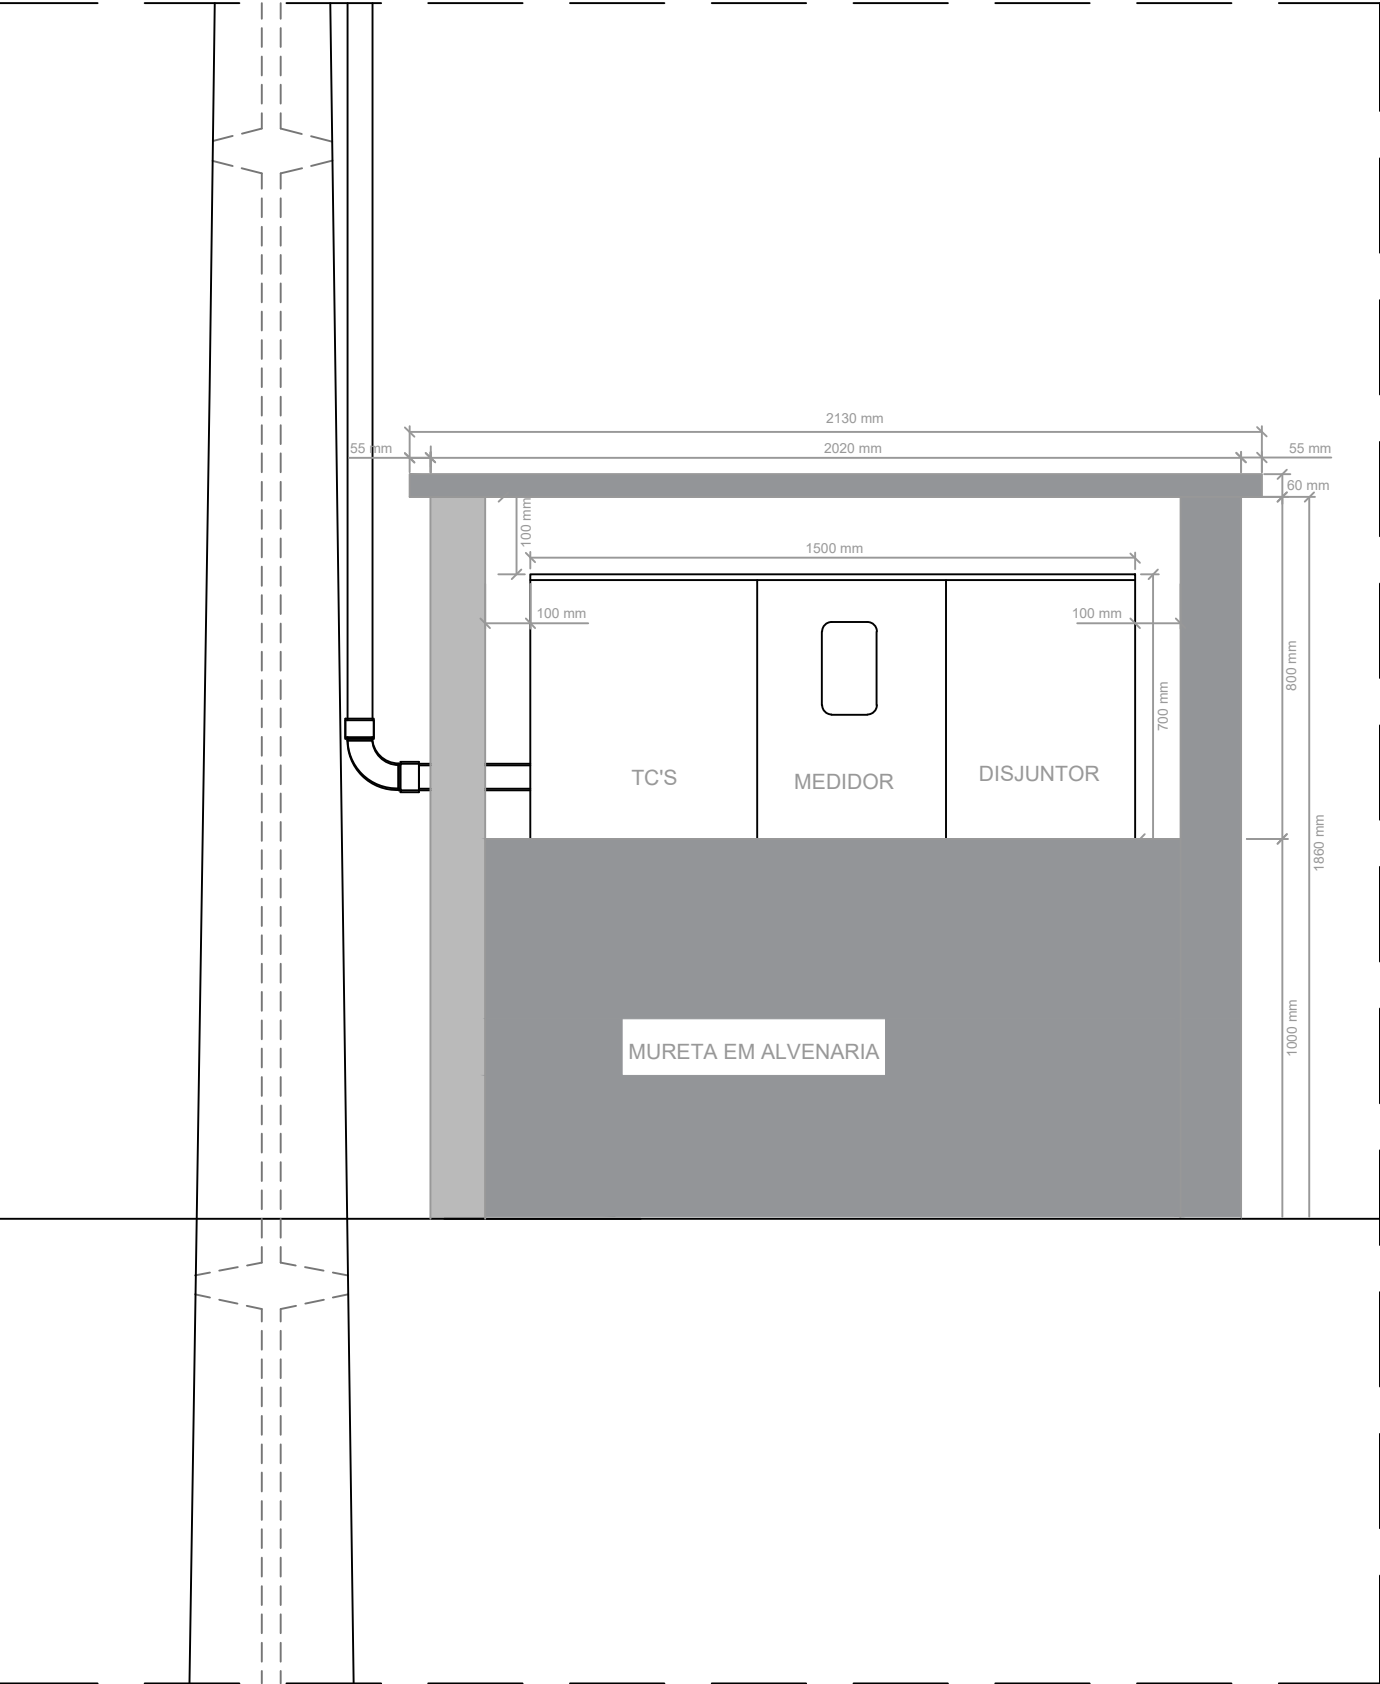

03 DETALHE DA MURETA DE MEDIÇÃO  
ESC.: 1/20

| LEGENDA            |                            |                |                |
|--------------------|----------------------------|----------------|----------------|
| ESPECIFICAÇÃO      | DESCRIÇÃO                  | EXISTENTE      | PROJETADO      |
| POSTE              | CONCRETO ARMADO DUPLO 'T'. |                |                |
| CONDUTOR           | REDE PRIMÁRIA.             | BITOLA DO CABO | BITOLA DO CABO |
|                    | REDE SECUNDÁRIA.           | BITOLA DO CABO | BITOLA DO CABO |
| PROTEÇÃO E COMANDO | FIM DE REDE                |                |                |
|                    | CHAVE FUSÍVEL.             |                |                |
|                    | GRAMPO DE LINHA VIVA.      |                |                |
|                    | ATERRAMENTO PROVISÓRIO.    |                |                |
|                    | ATERRAMENTO.               |                |                |
|                    | PÁRA - RAIOS.              |                |                |

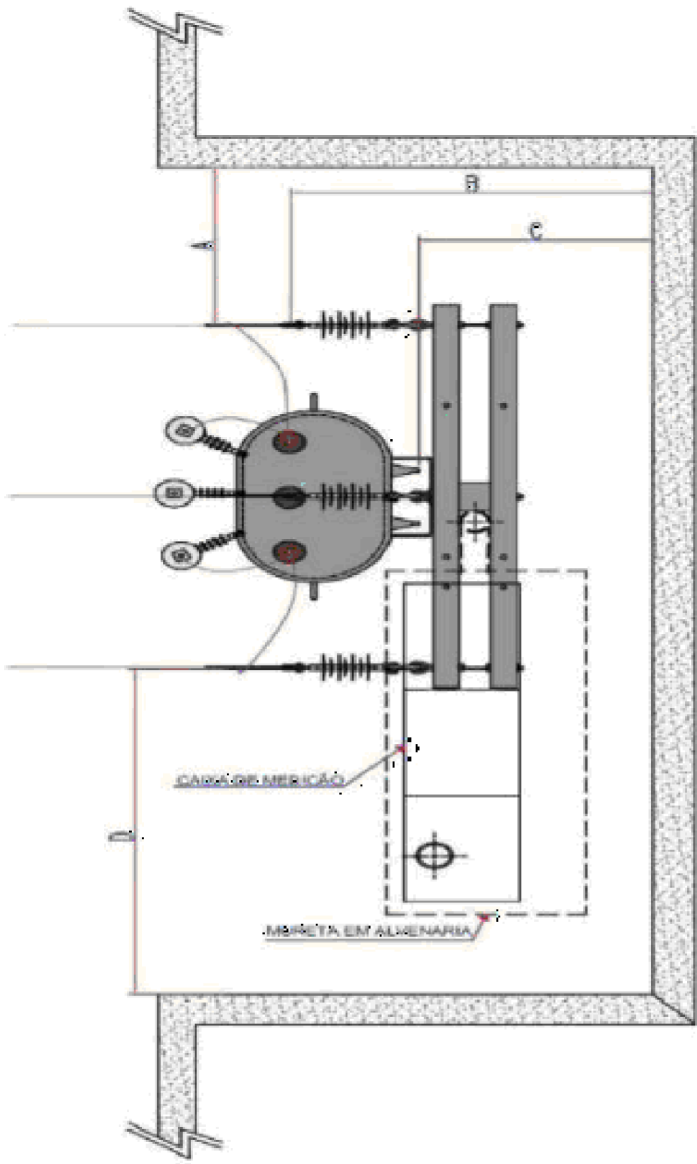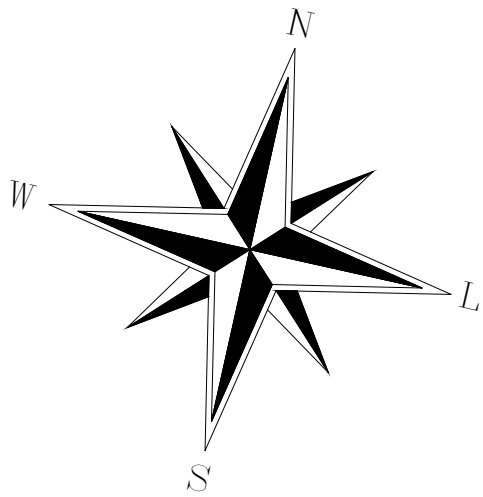

|    | 15 KV | 15 a 36,2 KV |
|----|-------|--------------|
| A* | 1000  | 1200         |
| B  | 1000  | 1200         |
| C  | 500   | 500          |
| D  | 1000  | 1200         |

02 DETALHE DA SUBESTAÇÃO  
ESC.: 1/20

COORDENADAS GEOGRÁFICAS DO EMPREENDIMENTO  
x= 809454.00 m E y= 8879989.00 m S

|                                                                                                                                                |                                 |            |
|------------------------------------------------------------------------------------------------------------------------------------------------|---------------------------------|------------|
|                                                                                                                                                |                                 |            |
|                                                                                                                                                |                                 |            |
|                                                                                                                                                |                                 |            |
|                                                                                                                                                |                                 |            |
| Nº REV.:                                                                                                                                       | DATA:                           | DESCRIÇÃO: |
| <div></div> <div>Av. Gustavo Paiva, 2789. Norcon Empresarial. Sala 28. Mangabeiras. CEP 57037-532. Maceió/AL.<br/>www.nortanprojetos.com</div> |                                 |            |
| ELÉTRICO DE MÉDIA TENSÃO                                                                                                                       |                                 |            |
| Endereço: AV. LUÍS LIMA BELTRÃO, CORUIPE - AL.                                                                                                 |                                 |            |
| Assunto: PLANTA DE SITUAÇÃO.                                                                                                                   |                                 |            |
| Data:<br>MAI/2023                                                                                                                              | Escala:<br>INDICADA             | Folha:     |
| Desenho:<br>LUCAS SOUZA                                                                                                                        | Código:<br>109-2023-ELM-B-01-04 | 01/04      |
| Cliente:<br>FÓRUM DA COMARCA DE CORUIPE                                                                                                        |                                 |            |
| Proprietário:<br>FÓRUM DA COMARCA DE CORUIPE                                                                                                   | Aprovações:                     |            |
| Autor do projeto:<br>TALES GOMES<br>CFT.0595991645-2                                                                                           |                                 |            |
| Responsável técnico:<br>TALES GOMES<br>CFT.0595991645-2                                                                                        |                                 |            |
| Direitos autorais reservados. A reprodução ou uso deste documento está limitado a finalidade para o qual está sendo fornecido.                 |                                 |            |