

USINA FOTOVOLTAICA PLANTA DE COBERTA E PLANTA BAIXA

Arquitectura:

CLÁUDIA LOPES LISBOA SOUZA
CAU A 87073-0

JULIANA DE OLIVEIRA PIMENTEL
CAU A 37335-4

SOFIA CAMPOS CHRISTOPOULOS
CAU A 73652-0

Obs 1.: conferir cotas no local



DATA:
JULHO / 2023





ESCALA
1/75

PRANCHIA



PODER, JUDICIÁRIO DE ALAGOAS

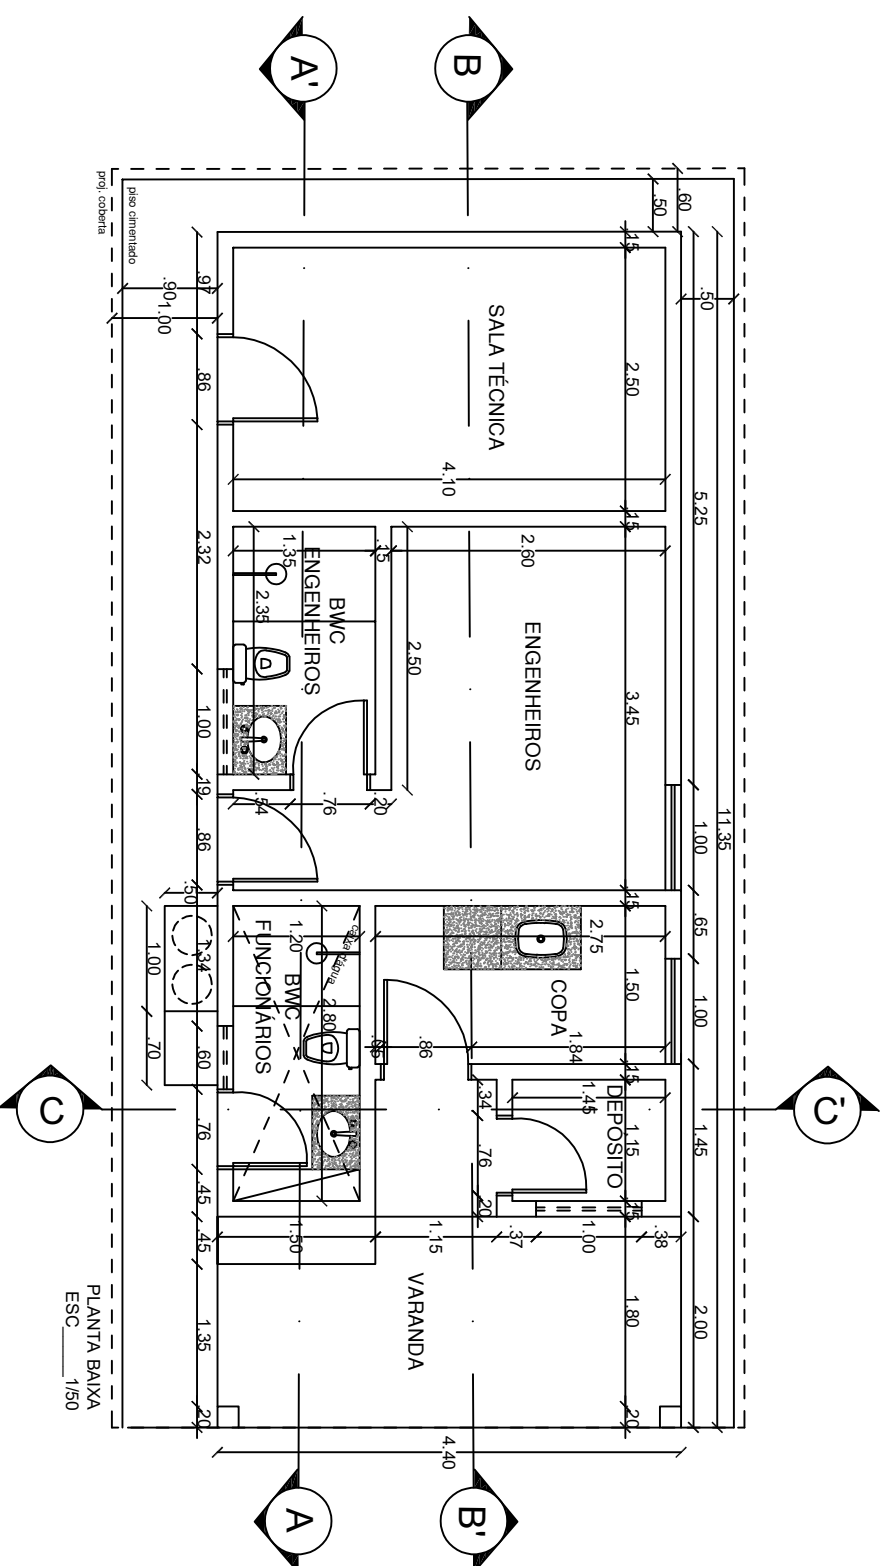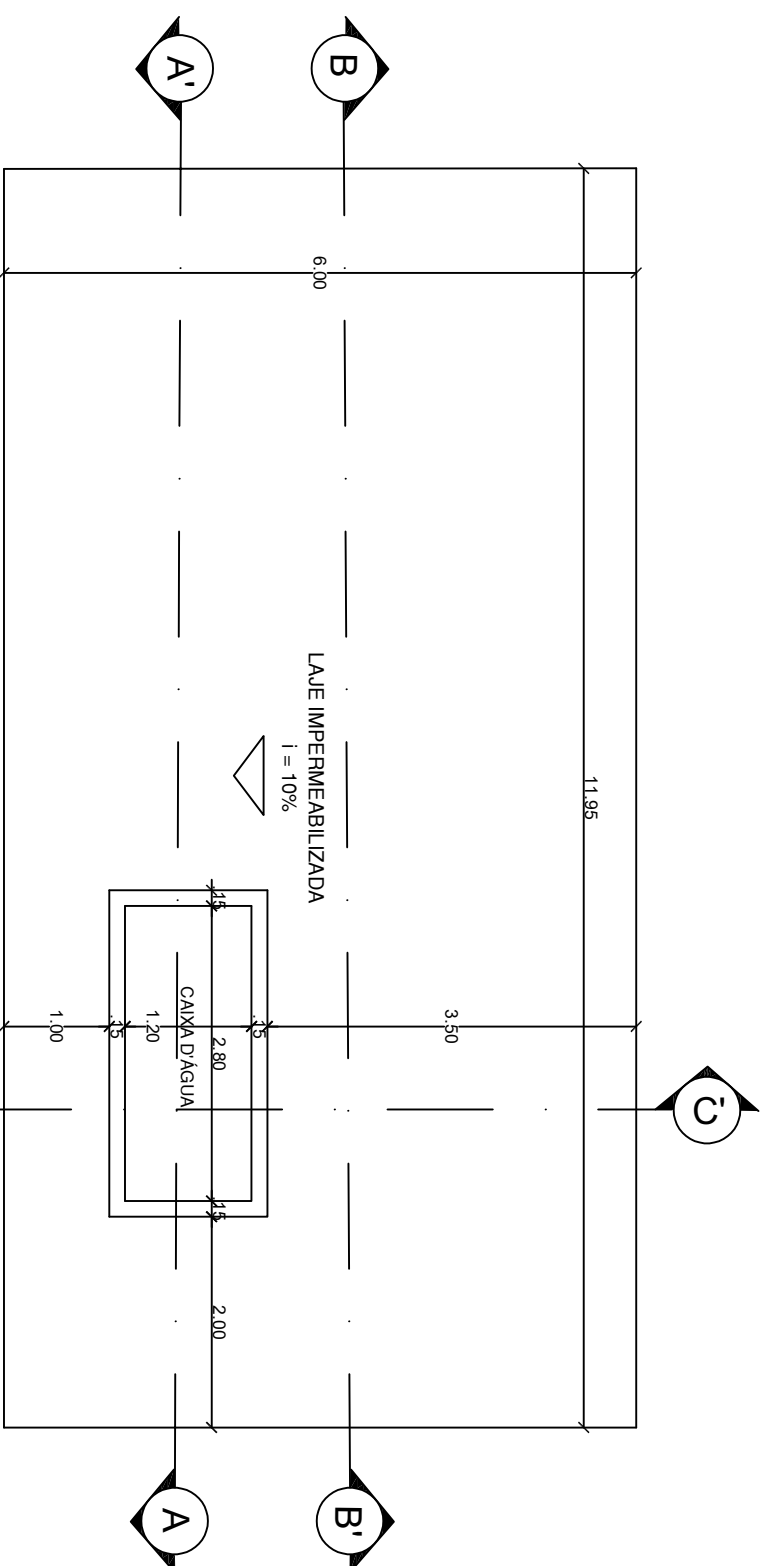

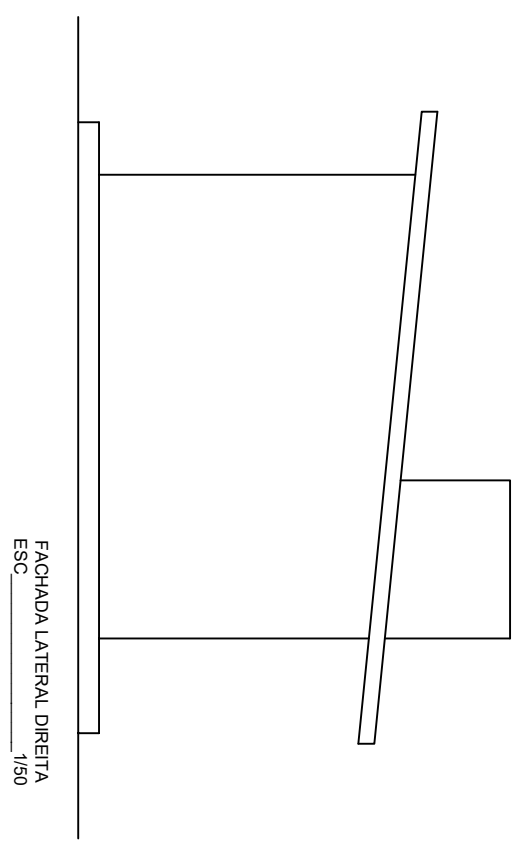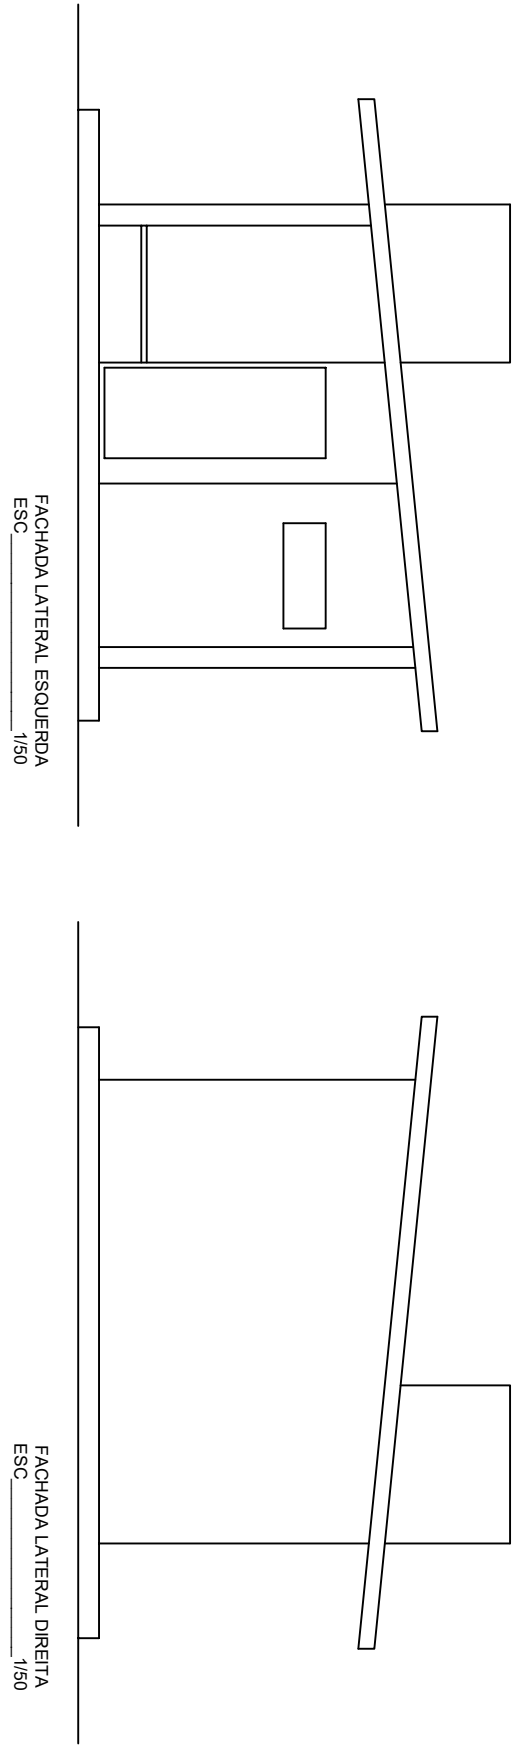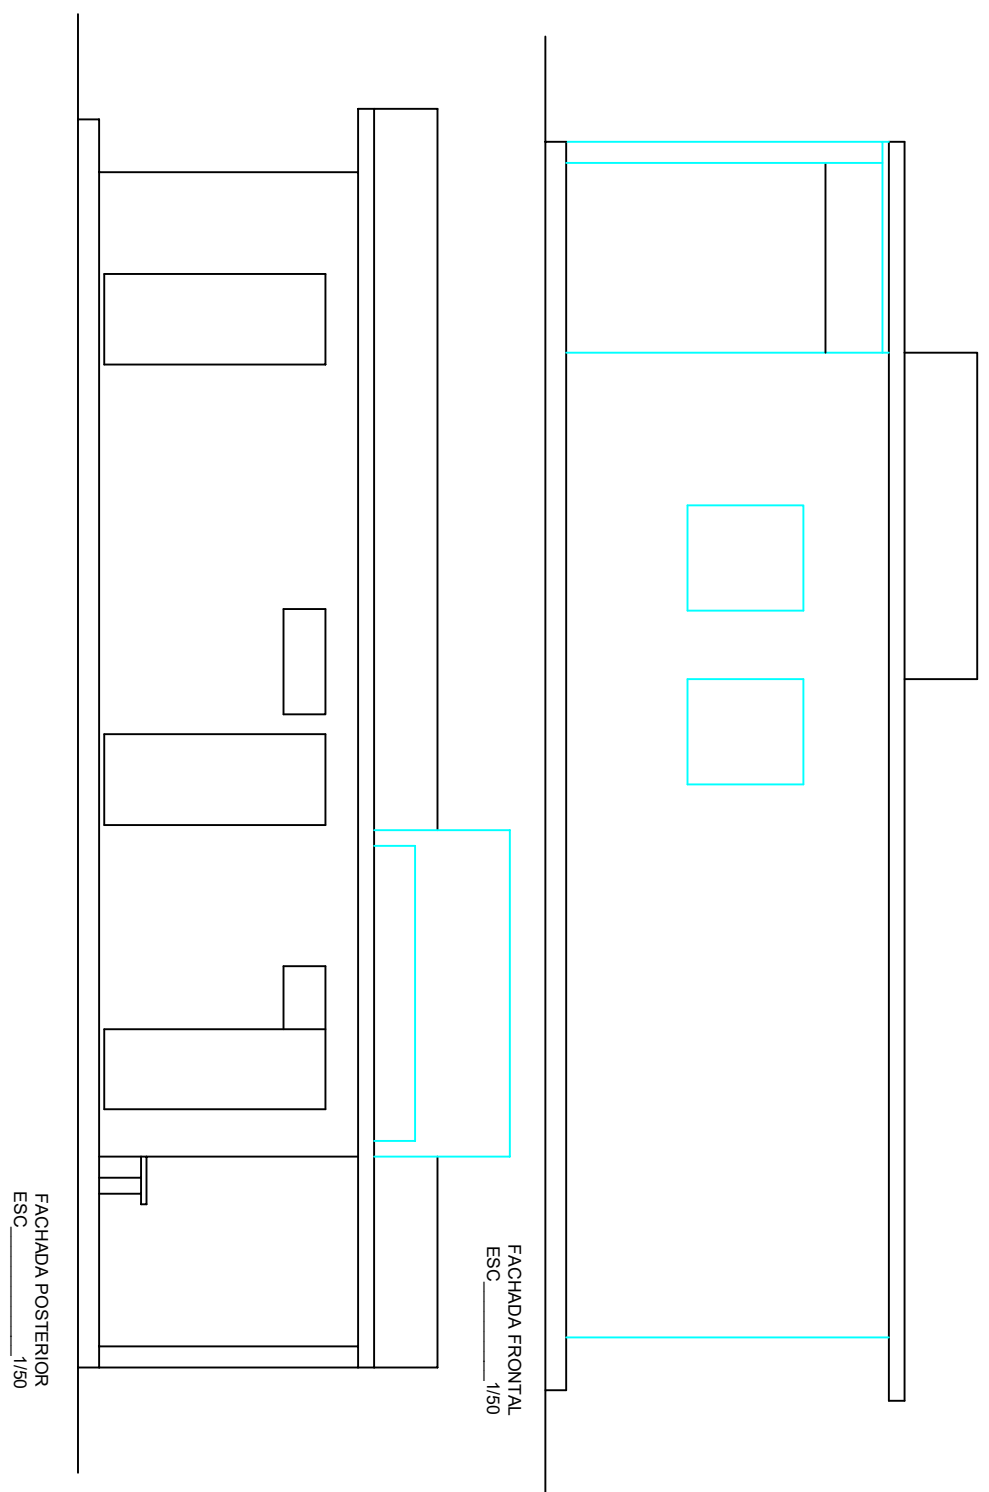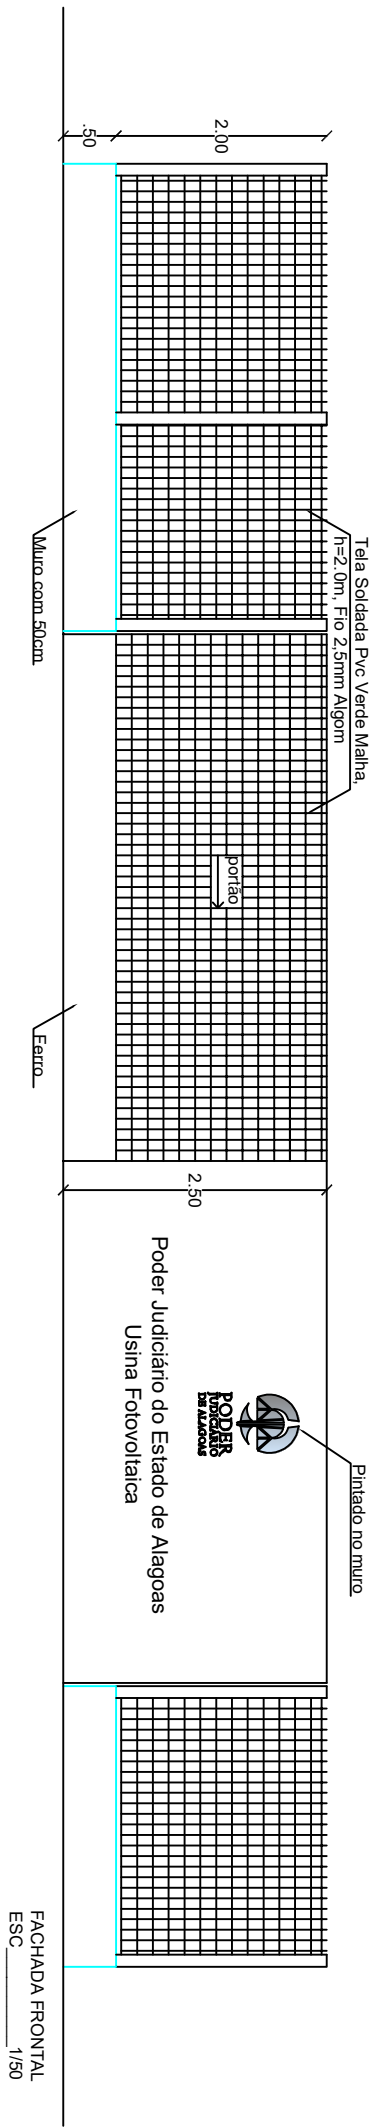

FACHADA POSTERIOR
ESC 1/50

Arquitetas:

USINA FOTOVOLTAICA
FACHADAS

CLÁUDIA LOPES LISBOA SOUZA
CAU A 87073-0
JULIANA DE OLIVEIRA PIMENTEL
CAU A 37335-4
SOFIA CAMPOS CHRISTOPoulos
CAU A 79652-0

Obs 1 .: conferir cotas no local

DATA:
JULHO / 2023

ESCALA
1/75
PRANCHA
04/06



USINA FOTOVOLTAICA PLANTA DE LAYOUT E CORTES

Arquitectura:

CLÁUDIA LOPES LISBOA SOUZA
CAU A 87073-0

JULIANA DE OLIVEIRA PIMENTEL
CAU A 37335-4

SOFIA CAMPOS CHRISTOPOULOS
CAU A 73652-0



Obs 1.: conferir cotas no local


DATA:
JULHO / 2023

ESCALA 1/75	PRANCHA 03/06
----------------	------------------



PODER,
JUDICIÁRIO
DE ALAGOAS

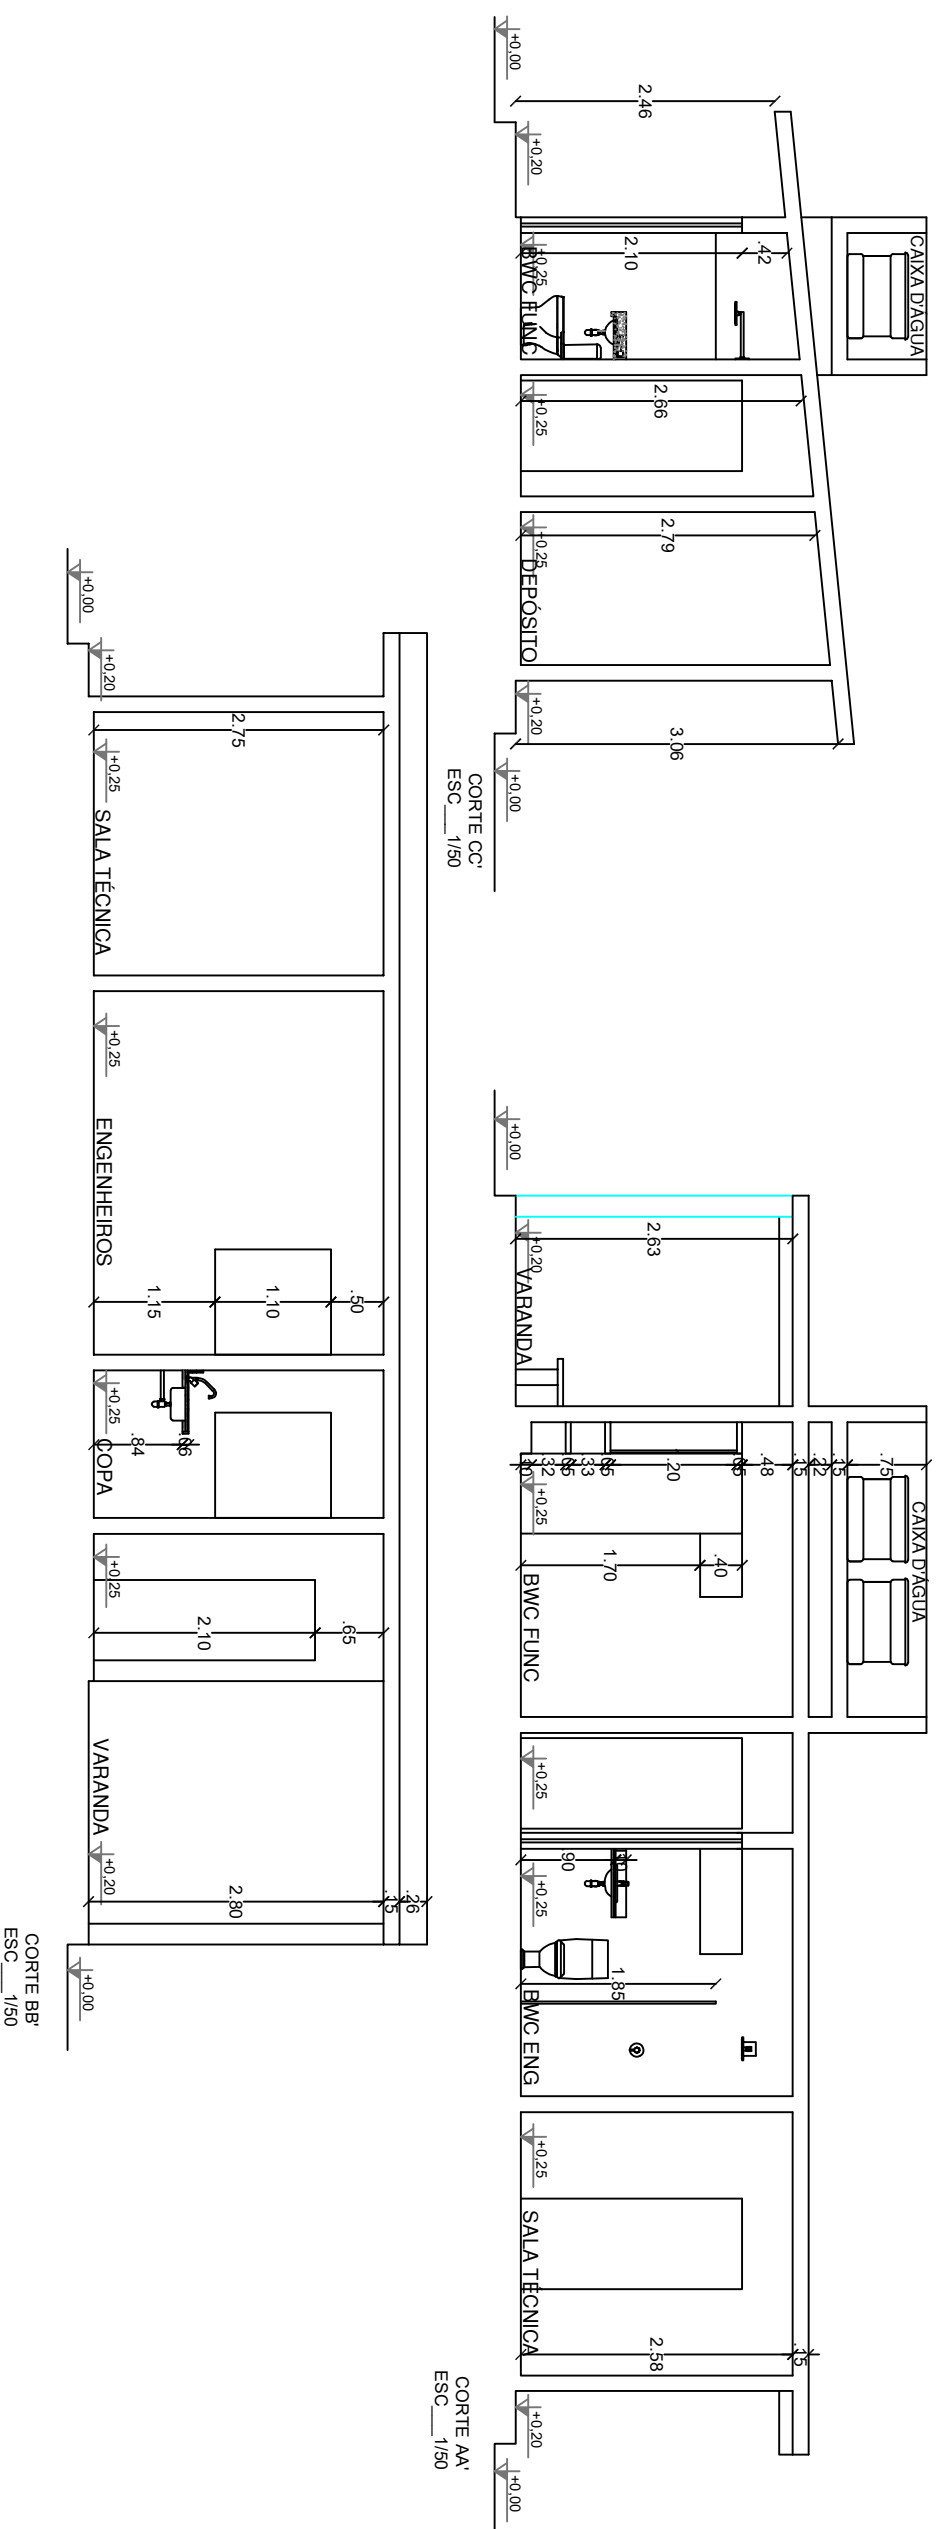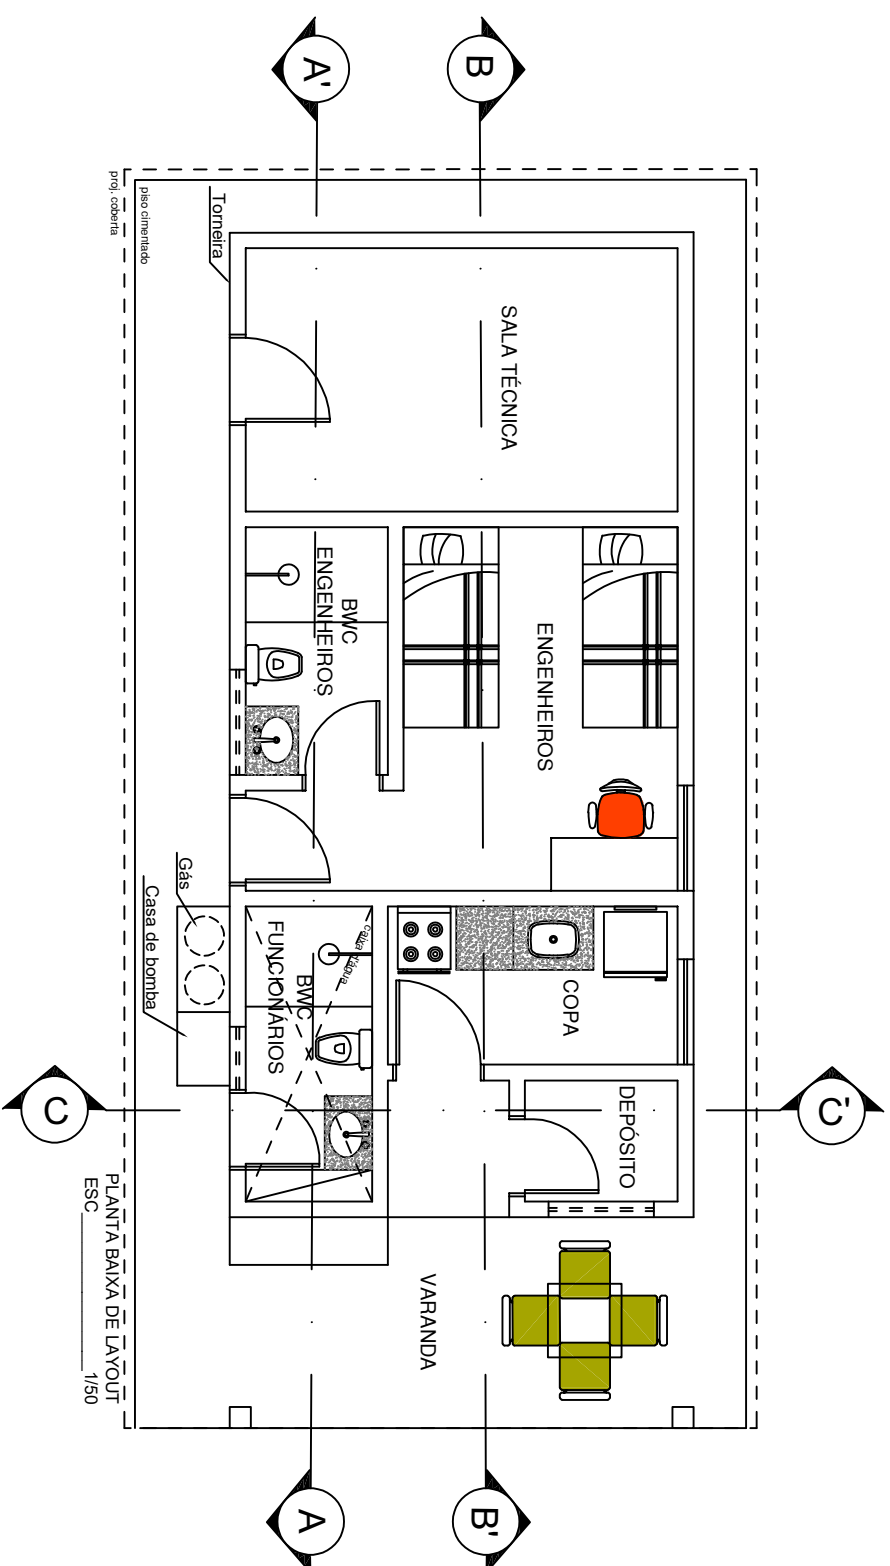

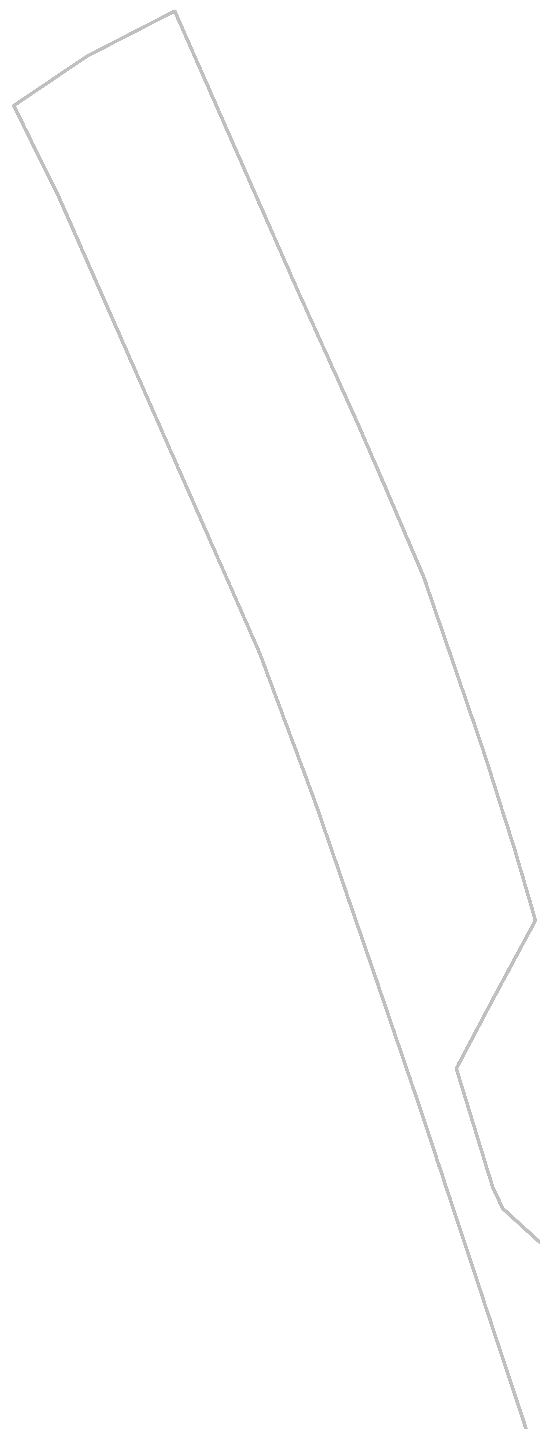

USINA FOTOVOLTAICA LOCAÇÃO E COBERTA

Arquitectura:

CLAUDIA LOPES LISBOA SOUZA
CAU A 87073-0


JULIANA DE OLIVEIRA PIMENTEL
CAU A 37335-4

SOFIA CAMPOS CHRISTOPOULOS
CAU A 73652-0


Obs 1.: conferir cotas no local

DATA:
JULHO / 2023

ESCALA 1/100	PRANCHA 01/06
-----------------	------------------

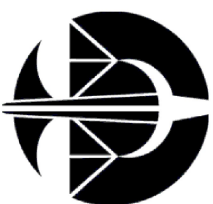

PODER,
JUDICIÁRIO
DE ALAGOAS

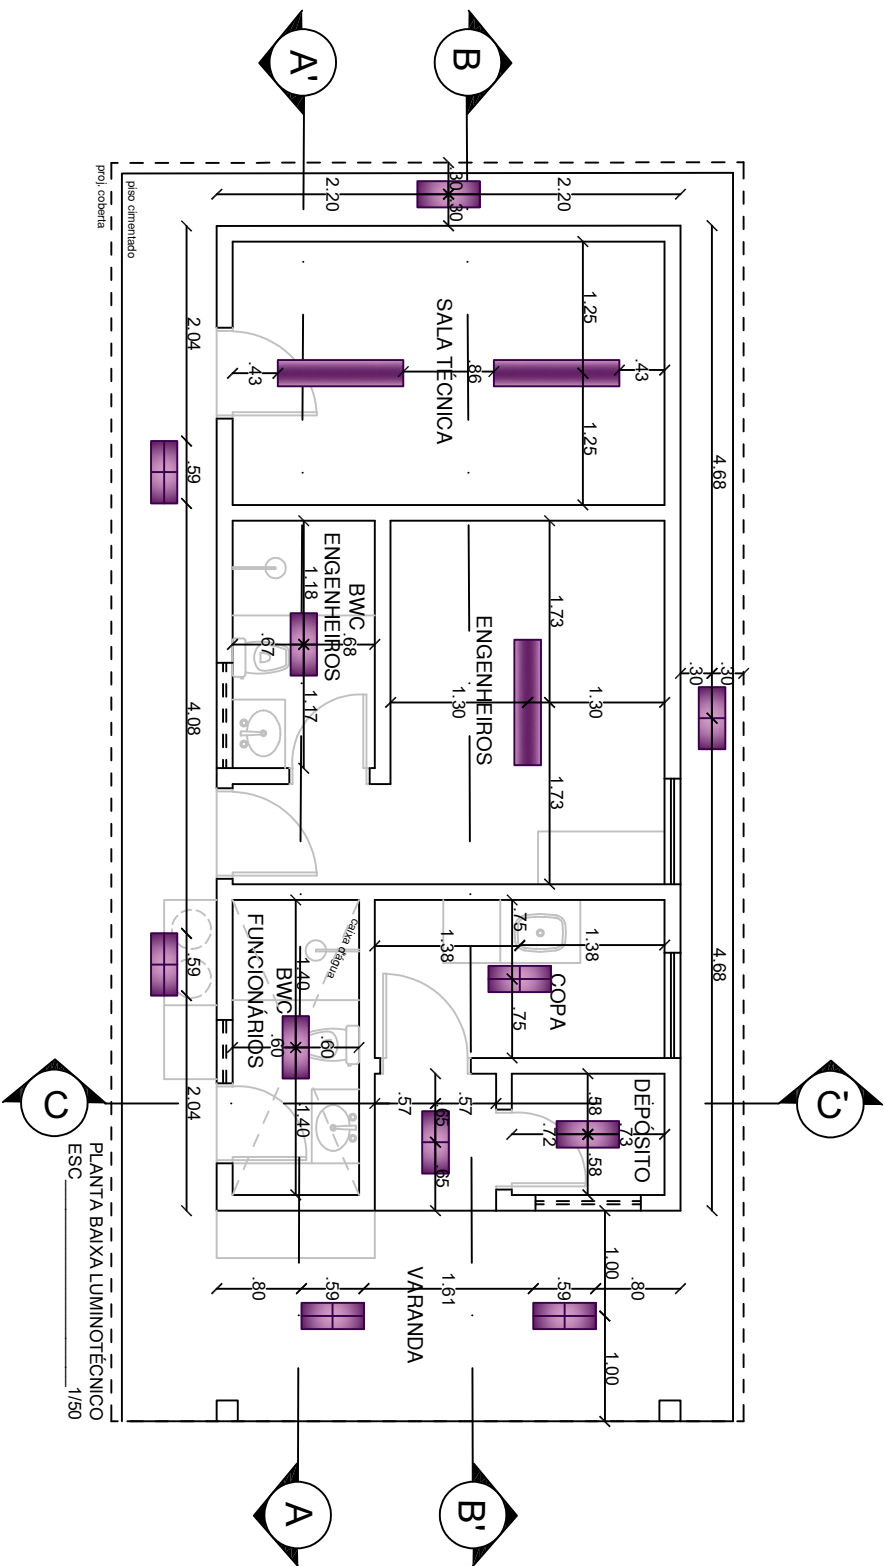

legenda das Luminárias

Símbolo	Qt	Marca de Referência e Código de fábrica	Descrição	Fonte luminosa	Fluxo Luminoso	IRC	Eficácia	temp. de cor	Medidas		
									Comp.		
	03	Lumicenter (marca como referência). EAA02-S3500850	Luminária LED de sobrepor com corpo em chapa de aço, acabamento em tinta pó poliester na cor branca, com aletas parabólicas e refletores em alumínio alto brilho e difusor translúcido.	LED integrado com potência de 37W	3400lm	>80	92lm/W	5000K	1,19m	0,25m	
	11	Lumicenter (marca como referência). EAA01-S1750850	Luminária LED de sobrepor com corpo em chapa de aço, acabamento em tinta pó poliester na cor branca, com aletas parabólicas e refletores em alumínio alto brilho e difusor translúcido.	LED integrado com potência de 19W	1700lm	>80	89lm/W	5000K	0,59m	0,25m	

USINA FOTOVOLTAICA PONTOS LUMINOTÉCNICOS


Arquitetas:

CLÁUDIA LOPES LISBOA SOUZA
CAU A 87073-0
JULIANA DE OLIVEIRA PIMENTEL
CAU A 37335-4
SOFIA CAMPOS CHRISTOPOULOS
CAU A 73652-0

Obs 1 .: conferir cotas no local

DATA:
JULHO / 2023

ESCALA
1/75
PRANCHA
05/06

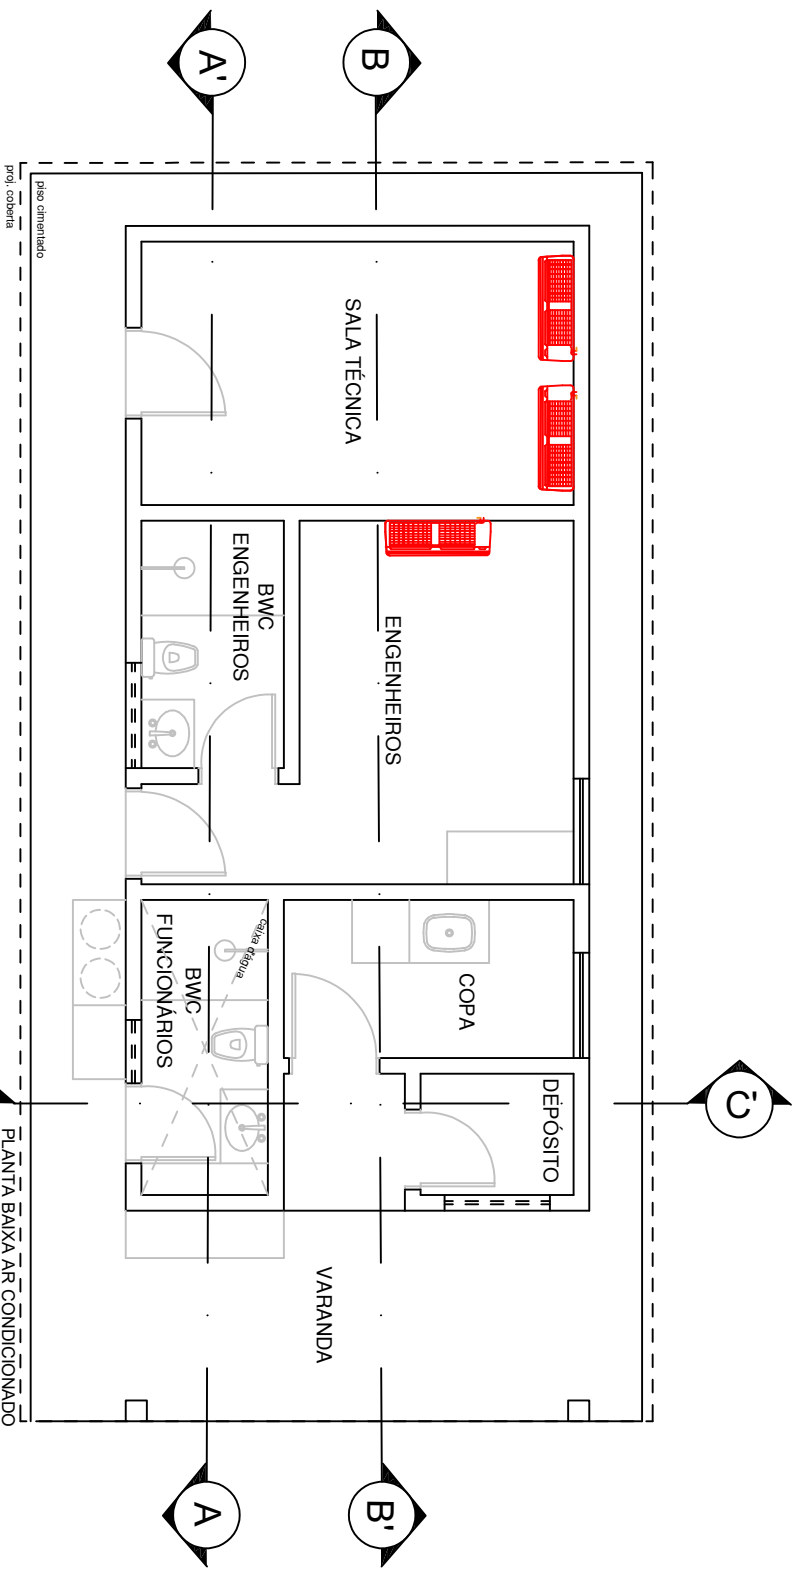

USINA FOTOVOLTAICA
PONTOS DE AR CONDICIONADO

Arquitetas:

CLAUDIA LOPES LISBOA SOUZA
CAU A 87073-0
JULIANA DE OLIVEIRA PIMENTEL
CAU A 37335-4
SOFIA CAMPOS CHRISTOPoulos
CAU A 79652-0

Obs 1 .: conferir cotas no local

DATA:	ESCALA
JULHO / 2023	1/75
	PRANCHA
	06/06

