


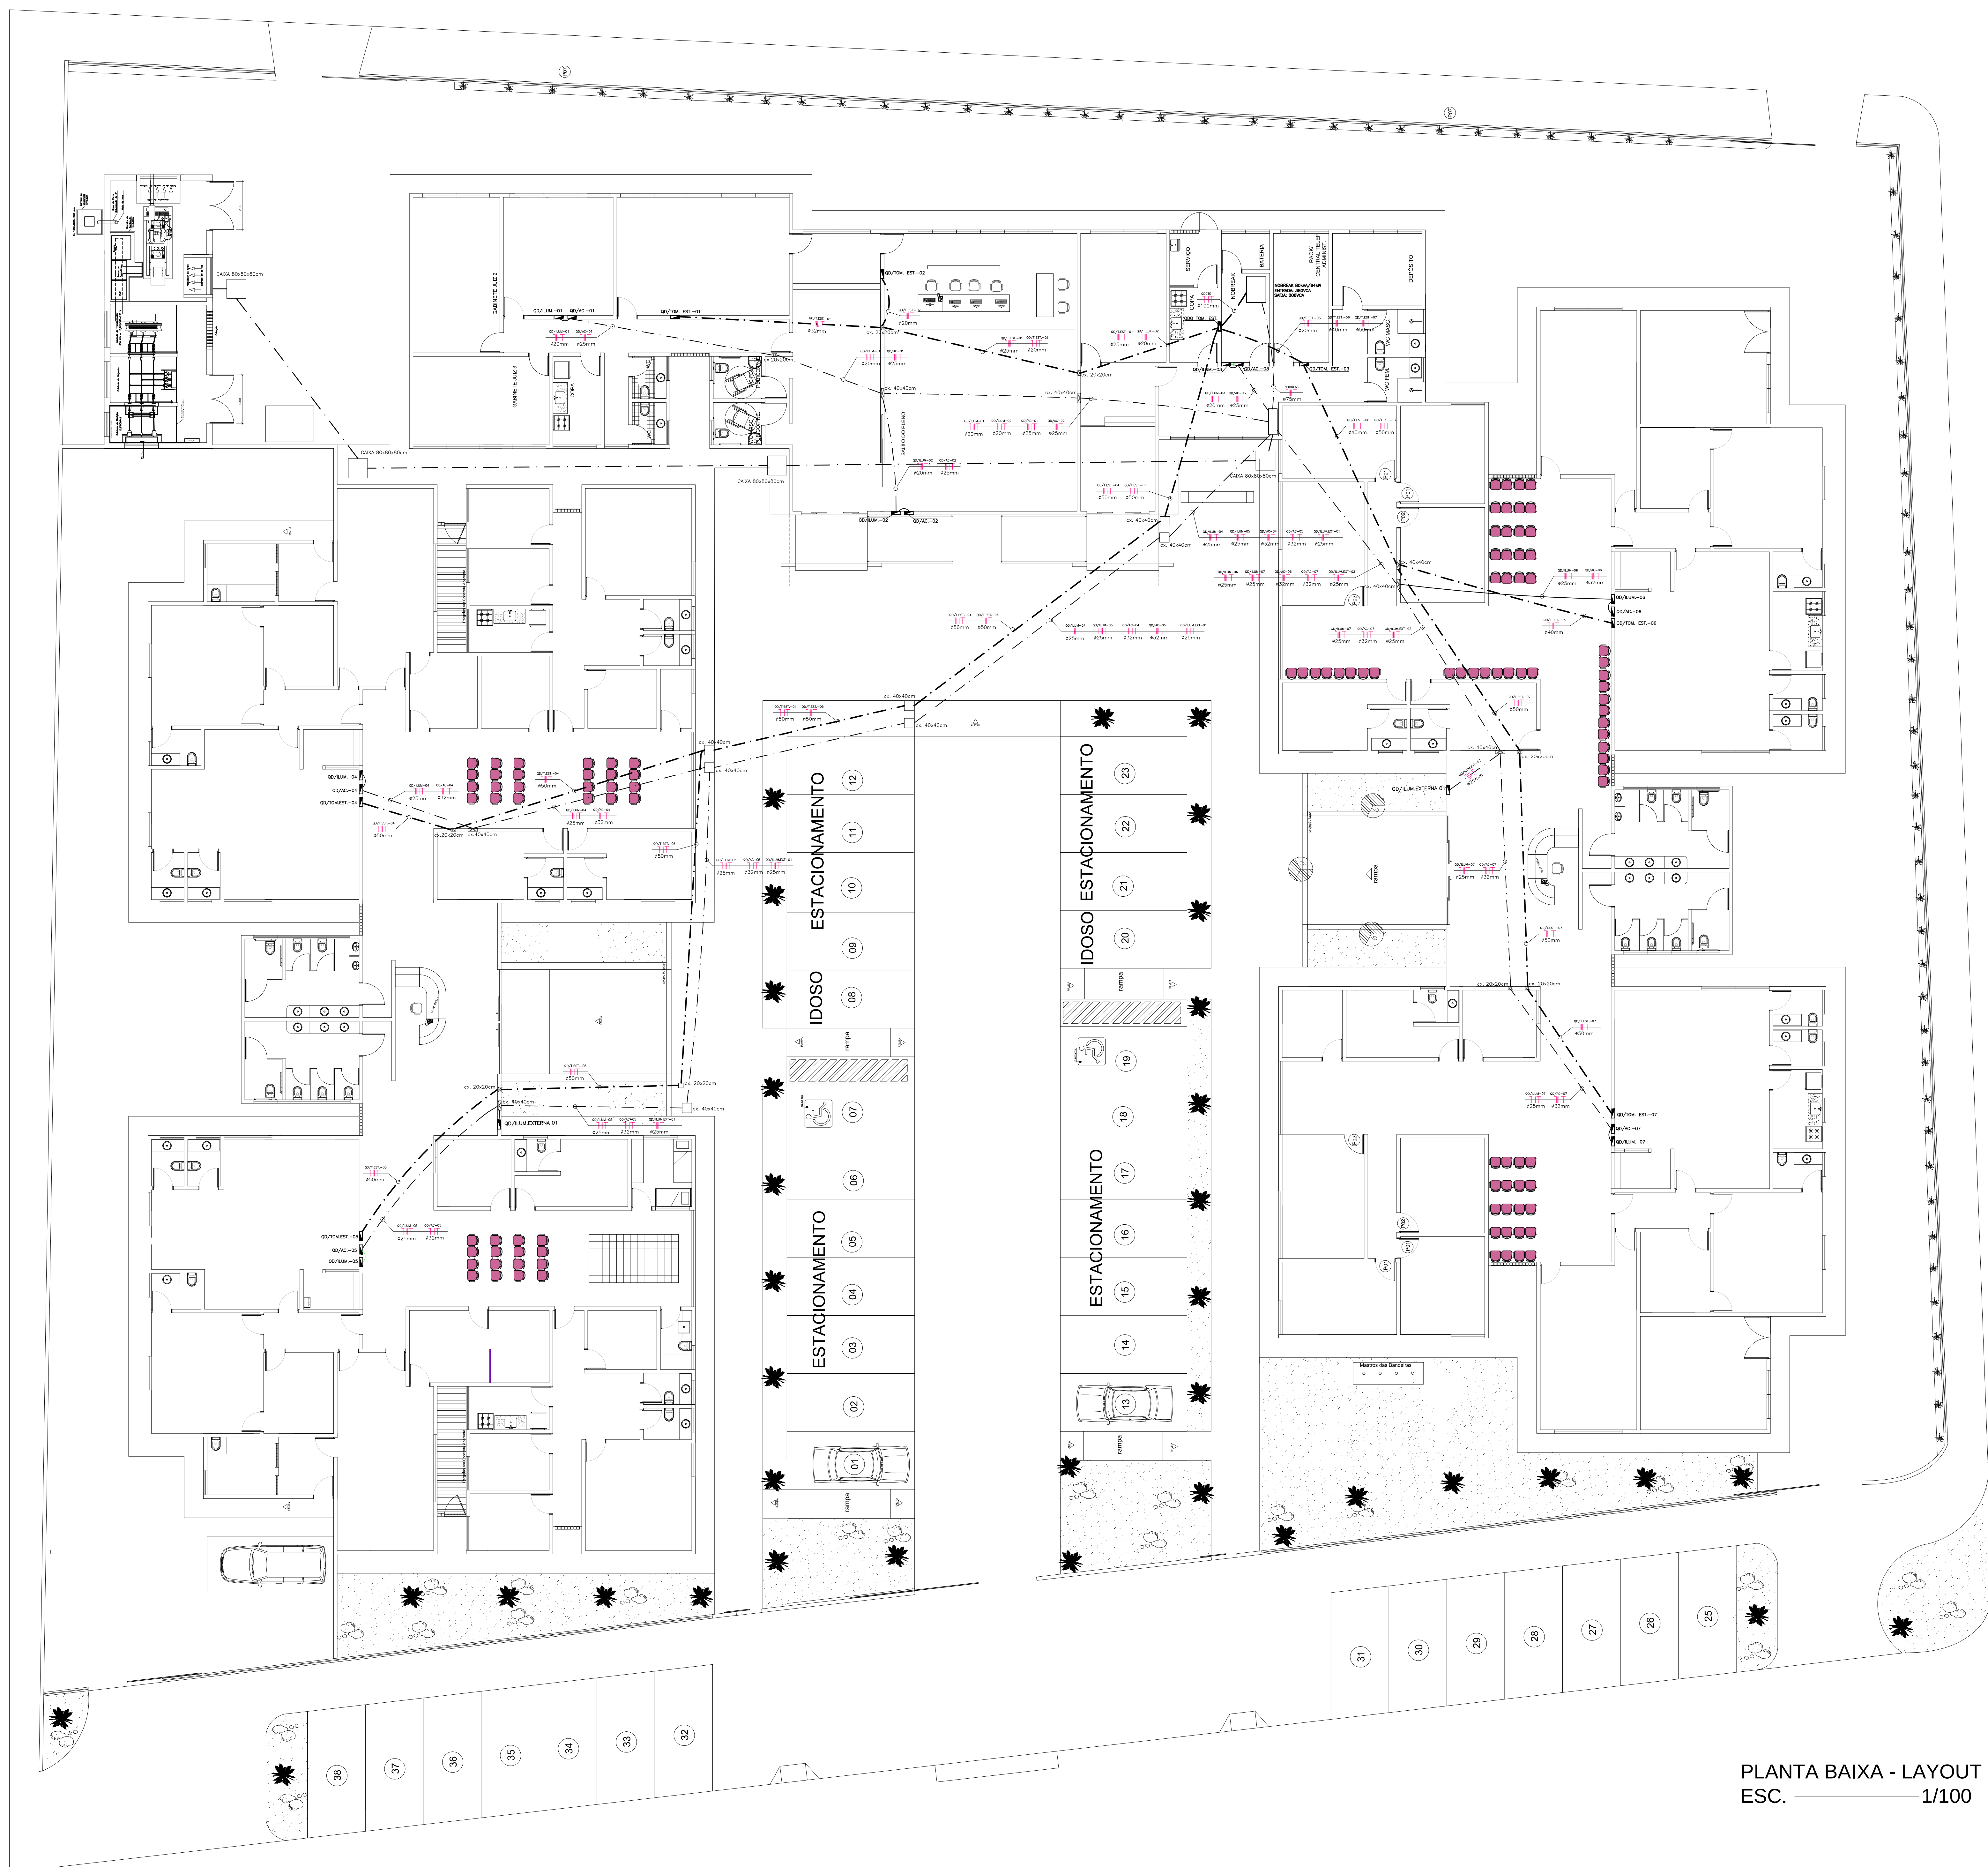

PLANTA BAIXA - LAYOUT
ESC. ————— 1/100

NOTAS

- [illegible]

LEGENDAS

	CAIXA OCTOGONAL 4x4" NO TETO
	PONTO DE ILUMINAÇÃO FLUORESCENTE NO TETO
	PONTO DE ILUMINAÇÃO NA PAREDE (ARANDELA) - 2,20m DO PISO
	TOMADA ALTA P/ EMERGÊNCIA - 2,20m DO PISO
	TOMADA ALTA P/ TV - 2,20m DO PISO
	TOMADA BAIXA 2P+T - 0,30m DO PISO
	TOMADA MÉDIA 2P+T - 1,30m DO PISO
	INTERRUPTOR SIMPLES - 1,30m DO PISO
	INTERRUPTOR DUPLA SEÇÃO - 1,30m DO PISO
	INTERRUPTOR TRÍPLA SEÇÃO - 1,30m DO PISO
	INTERRUPTOR THREE-WAY (PARALELO) - 1,30m DO PISO
	QUADRO DE DISTRIBUIÇÃO DE 12, 18 E 24 UNIDADES
	CAIXA DE PASSAGEM NO TETO
	CAIXA DE PASSAGEM NO PISO
	CAIXA DE PASSAGEM NA PAREDE, H = 0,30m
	ELETRODUTO NO TETO
	ELETRODUTO NA PAREDE
	ELETRODUTO NO PISO
	CONDUTORES FASE, NEUTRO, TERRA E RETORNO

ESPAÇO PARA O CREA.	ESPAÇO PARA O CREA.										
ESPAÇO PARA IMGT.	<table border="1" style="width: 100%; border-collapse: collapse;"> <tr> <th colspan="2" style="text-align: left; padding: 5px;">ESPAÇO PARA CÁLCULO DE ÁREA</th> </tr> <tr> <td style="width: 60%; padding: 5px;">TERRENO</td> <td style="text-align: right; padding: 5px;">5.514,70 m²</td> </tr> <tr> <td style="padding: 5px;">CONSTRUÇÃO</td> <td style="text-align: right; padding: 5px;">1.080,72 m²</td> </tr> <tr> <td style="padding: 5px;">PAVIMENTAÇÃO</td> <td style="text-align: right; padding: 5px;">2.985,00 m²</td> </tr> <tr> <td style="padding: 5px;">COBERTA</td> <td style="text-align: right; padding: 5px;">3.337,97 m²</td> </tr> </table>	ESPAÇO PARA CÁLCULO DE ÁREA		TERRENO	5.514,70 m²	CONSTRUÇÃO	1.080,72 m²	PAVIMENTAÇÃO	2.985,00 m²	COBERTA	3.337,97 m²
ESPAÇO PARA CÁLCULO DE ÁREA											
TERRENO	5.514,70 m²										
CONSTRUÇÃO	1.080,72 m²										
PAVIMENTAÇÃO	2.985,00 m²										
COBERTA	3.337,97 m²										
ESPAÇO PARA APROVAÇÃO IMCUI.											
PROPRIETÁRIO: FUNLURIS - FUNDO ESPECIAL DE MODERNIZAÇÃO DO PODER JUDICIÁRIO											
RESPONSÁVEL TÉCNICO:											
PROJETO: GEORGE MAGNO TENÓRIO PEIXOTO - CREA/GO 02041517-2											
 P. I. L. A. R. A. NOME DO EMPREENDIMENTO PROJETO ELÉTRICO JUIZADOS DA COMARCA DE ARAPIRACA ENDEREÇO DO EMPREENDIMENTO: SITUAÇÃO NA RUA SAMARITANA, Nº 150 ARAPIRACA - AL.											
DESSENHO: CLAYTON ROCHA VASCONCELOS ITALO OSWALD DOS SANTOS											
CLIENTE:											
 PODER JUDICIÁRIO DE ALAGOAS											
IDENTIFICAÇÃO DO PROJETO	Nº DA TABELA:										
PLANTA BAIXA - ALIMENTAÇÃO E DISTRIBUIÇÃO	05/11										
REV 1	ESCALA: 1:100,00										
NOME DO ARQUIVO											
DATA PROJETO: 08/06/2016 POR: ELIOTTEZ DE OLIVEIRA EXPRESSÃO DO AUTOR:											