


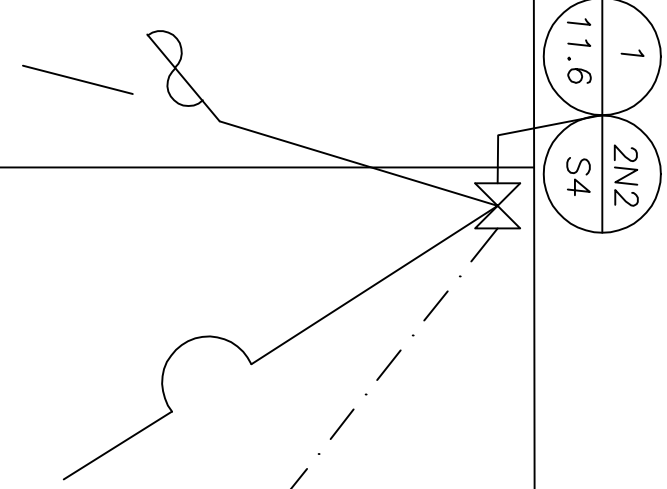

1/100

LEGENDAS

PILAR

NOME DO EMPREENDEDOR:

FÓRUM DA COMARCA DE MARAGOGI

ENDEREÇO DO EMPREENDEDOR:

FÓRUM DA COMARCA DE MARAGOGI,

SITUADO NA RODOVIA AL-101 - NORTE

MARAGOGI - AL

IDENTIFICADOR DO PRODUTO	Nº DA FRANCHISA	
PLANTA BAIXA - ALIMENTAÇÃO DOS QUADROS ELÉTRICOS	EL 05/08	
DATA: REV 0	NOME DO ARQUIVO	ESCALA: 1:100