


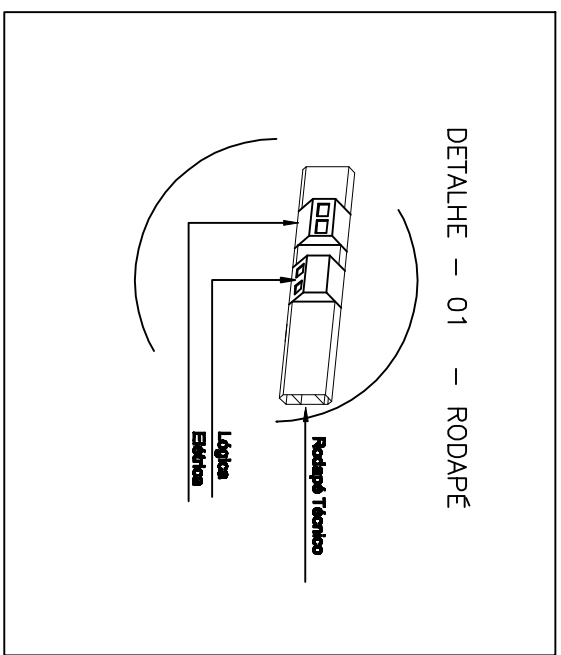

PLANTA BAIXA - TOMADAS ESTABILIZADAS
ESCALA: 1/100

[illegible]

LEGENDAS

	PONTO DE TOMADA ESTABILIZADA SIMPLES NA PAREDE
	PONTO DE TOMADA ESTABILIZADA SIMPLES NA PAREDE - 0,30m DO PISO
	PONTO DE TOMADA ESTABILIZADA SIMPLES NO PISO
	PONTO DE TOMADA ESTABILIZADA DUPLO NO PISO
	PONTO DE TOMADA ESTABILIZADA DUPLO NO TETO
	TOMADA ALTA V/ CARGA DE SEGURANÇA - 2,40m DO PISO
	QUADRO DE DISTRIBUIÇÃO DE 16 E 24 UNIDADES
	CABA DE PASSAGEM NO TETO
	CABA DE PASSAGEM NO PISO
	CABA DE PASSAGEM NA PAREDE, H = 0,30m
	ELETRÓDUTO NO TETO
	ELETRÓDUTO NA PAREDE
	ELETRÓDUTO NO PISO
	CONDUTORES FASE, NEUTRO, TERRA E RETORNO
	RODAPÉ TÉCNICO

EMPREGO PARA O CENSO:	EMPREGO PARA O CENSO:
EMPREGO PARA O CENSO:	EMPREGO PARA O CENSO:

PROPRIETARIO: FURNITEUR - FINECO SERRAVALLE DE MODERNOLOGIA DO POVO DO ADOLESCENTE
REPRESENTANTE TECNICO: FURNITEUR - FINECO SERRAVALLE DE MODERNOLOGIA DO POVO DO ADOLESCENTE
PROJETO DE ARQUITETURA: FURNITEUR - FINECO SERRAVALLE DE MODERNOLOGIA DO POVO DO ADOLESCENTE

PROJETO ELÉTRICO

PILAR
TOMÉ DO EMPENHAMENTO
FORUM DA COMARCA DE RIO LARGO
INSTRUMENTO DE EMPENHAMENTO
RODOVIA AL-210, TABULEIRO DO PINITO
RIO LARGO - AL.

[illegible]